


業務名：渡名喜村配水管路布設替工事実施設計業務委託

位置：渡名喜村渡名喜地区内

令和 6年度工事

位置図

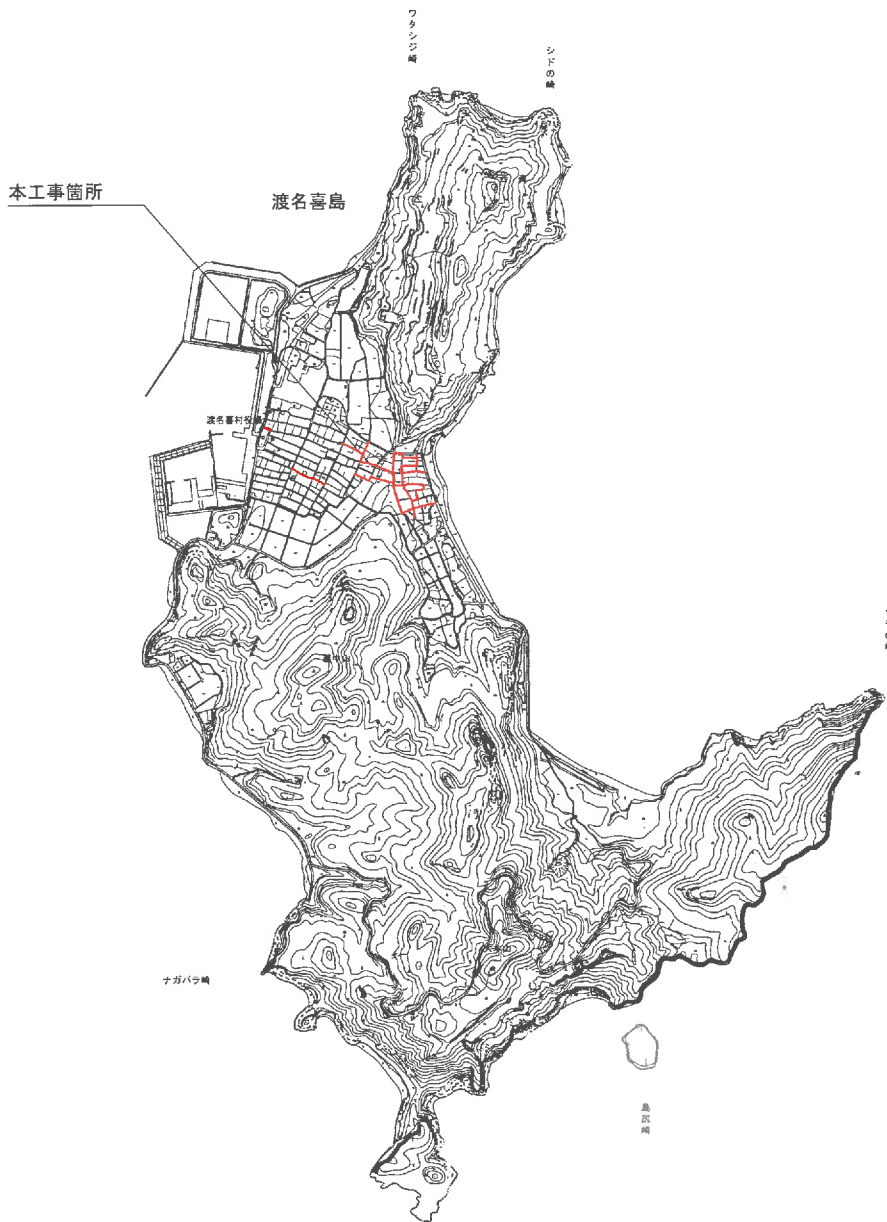


図面目録

図面番号	図面説明	図面番号	図面説明
77 葉中 1	平面図縦断面図(1号線A)	77 葉中 41	横断面図(1号線B)
77 葉中 2	平面図縦断面図(1号線B)	77 葉中 42	横断面図(1号線A)
77 葉中 3	平面図縦断面図(1号線C)	77 葉中 43	横断面図(1号線C)
77 葉中 4	平面図縦断面図(13号線B 1/2)	77 葉中 44	横断面図(13号線B)
77 葉中 5	平面図縦断面図(13号線B 2/2)	77 葉中 45	横断面図(14号線)
77 葉中 6	平面図縦断面図(14号線)	77 葉中 46	横断面図(17号線A)
77 葉中 7	平面図縦断面図(17号線A)	77 葉中 47	横断面図(19号線)
77 葉中 8	平面図縦断面図(19号線)	77 葉中 48	横断面図(20号線A)
77 葉中 9	平面図縦断面図(20号線A)	77 葉中 49	横断面図(20号線B)
77 葉中 10	平面図縦断面図(20号線B)	77 葉中 50	横断面図(21号線)
77 葉中 11	平面図縦断面図(21号線)	77 葉中 51	横断面図(23号線)
77 葉中 12	平面図縦断面図(23号線)	77 葉中 52	横断面図(24号線)
77 葉中 13	平面図縦断面図(24号線)	77 葉中 53	横断面図(25号線)
77 葉中 14	平面図縦断面図(25号線)	77 葉中 54	横断面図(27A号線)
77 葉中 15	平面図縦断面図(27A号線)	77 葉中 55	横断面図(29号線)
77 葉中 16	平面図縦断面図(29号線)	77 葉中 56	横断面図(30号線)
77 葉中 17	平面図縦断面図(30号線)	77 葉中 57	横断面図(D路線)
77 葉中 18	平面図縦断面図(E路線)	77 葉中 58	横断面図(E路線)
77 葉中 19	平面図縦断面図(F路線)	77 葉中 59	横断面図(F路線)
77 葉中 20	配管詳細図(1号線A)	77 葉中 60	仮設配管図(1号線A)
77 葉中 21	配管詳細図(1号線B)	77 葉中 61	仮設配管図(1号線B)
77 葉中 22	配管詳細図(1号線C)	77 葉中 62	仮設配管図(1号線C)
77 葉中 23	配管詳細図(13号線B 1/2)	77 葉中 63	仮設配管図(13号線B 1/2)
77 葉中 24	配管詳細図(13号線B 2/2)	77 葉中 64	仮設配管図(13号線B 2/2)
77 葉中 25	配管詳細図(14号線)	77 葉中 65	仮設配管図(14号線)
77 葉中 26	配管詳細図(17号線A)	77 葉中 66	仮設配管図(19号線)
77 葉中 27	配管詳細図(19号線)	77 葉中 67	仮設配管図(20号線B)
77 葉中 28	配管詳細図(20号線A)	77 葉中 68	仮設配管図(21号線)
77 葉中 29	配管詳細図(20号線B)	77 葉中 69	仮設配管図(23号線)
77 葉中 30	配管詳細図(21号線)	77 葉中 70	仮設配管図(24号線)
77 葉中 31	配管詳細図(23号線)	77 葉中 71	仮設配管図(25号線・E路線)
77 葉中 32	配管詳細図(24号線)	77 葉中 72	仮設配管図(29号線)
77 葉中 33	配管詳細図(25号線)	77 葉中 73	仮設配管図(30号線)
77 葉中 34	配管詳細図(27A号線)	77 葉中 74	仮設配管図(D路線)
77 葉中 35	配管詳細図(29号線)	77 葉中 75	仮設配管図(F路線)
77 葉中 36	配管詳細図(30号線)	77 葉中 76	弁室・給水標準図
77 葉中 37	配管詳細図(D路線)	77 葉中 77	土工標準図
77 葉中 38	配管詳細図(E路線)		
77 葉中 39	配管詳細図(F路線)		
77 葉中 40	配管詳細図(F路線)		


配水管縦断面図(1号線A)

V=1:100
H=1:250

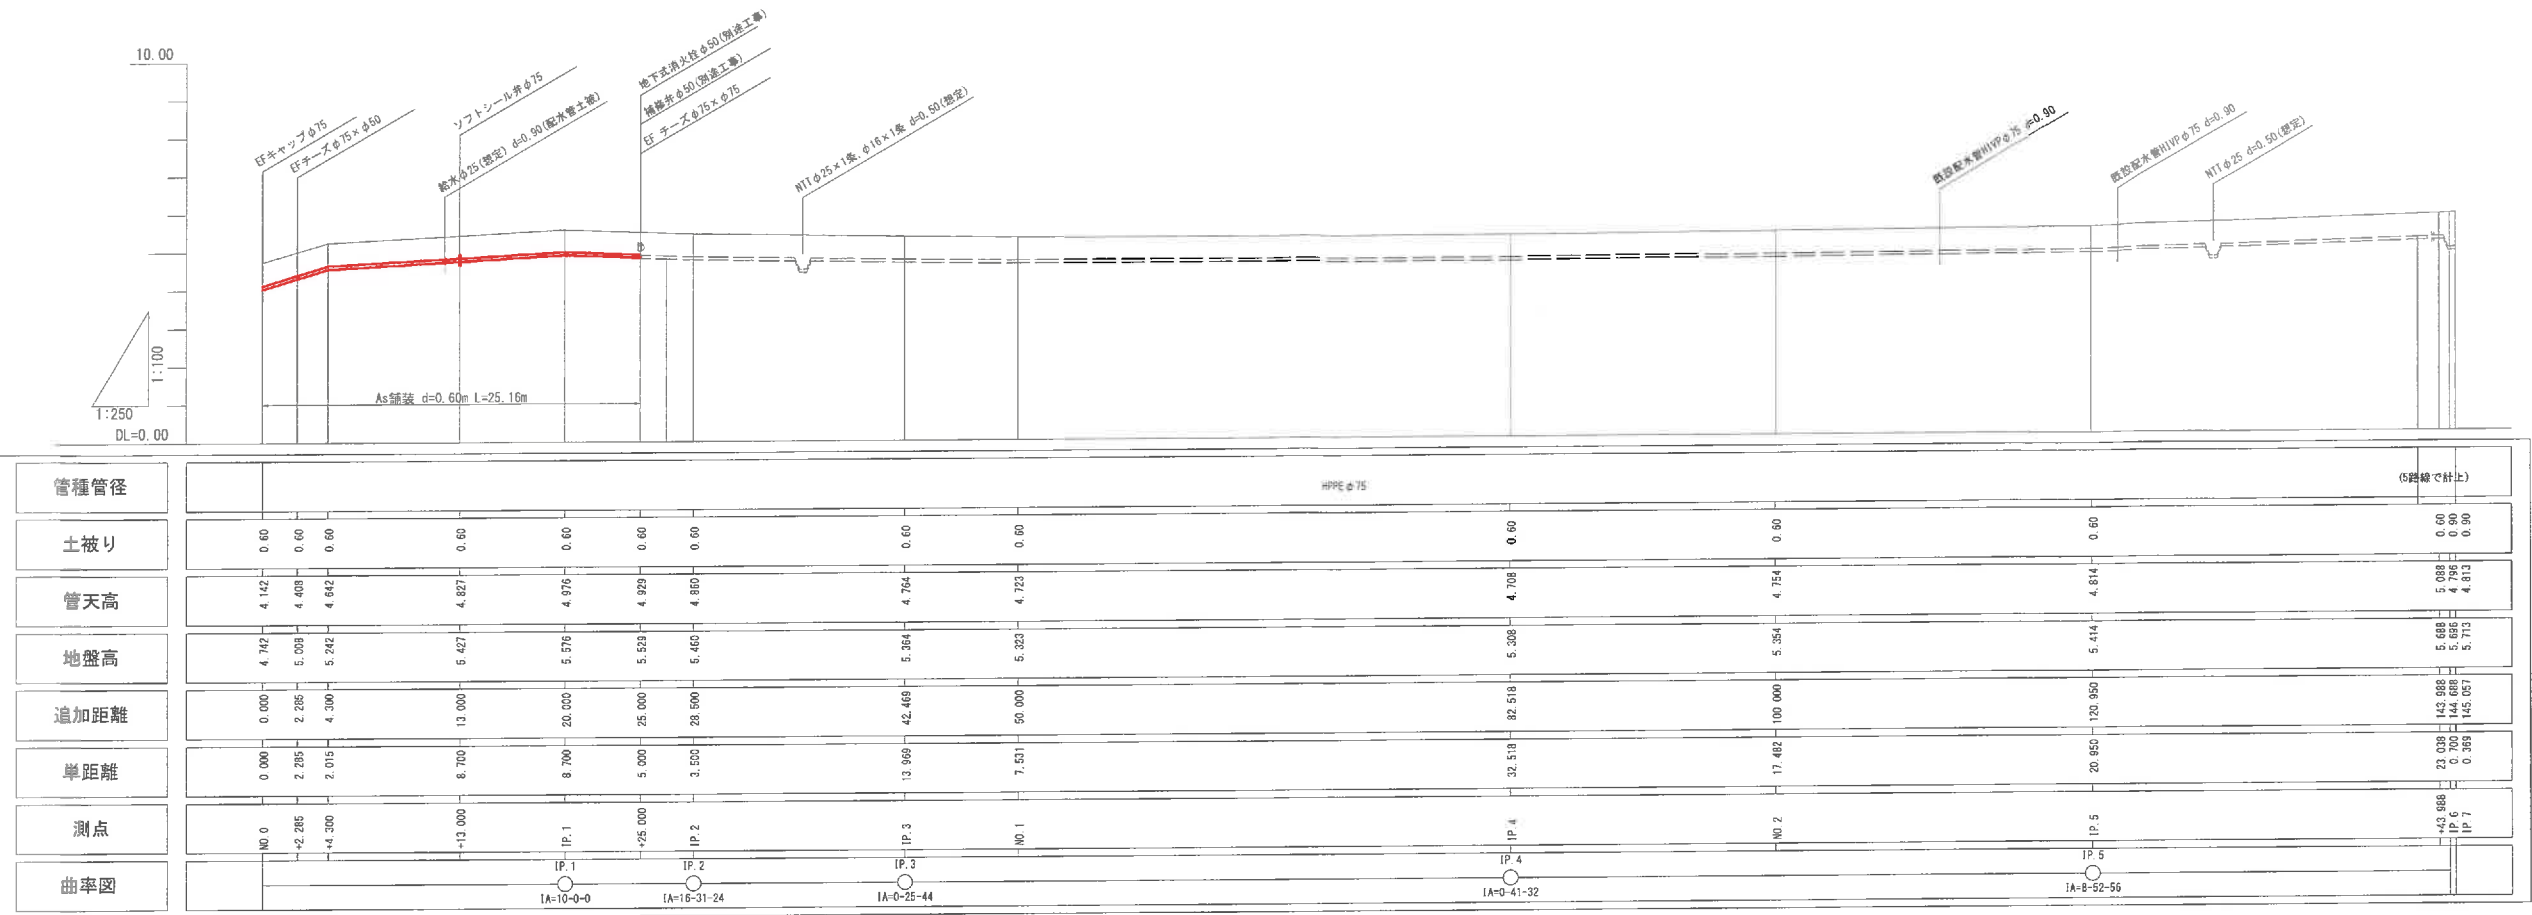

配水管平面図(1号線A)

S=1:250

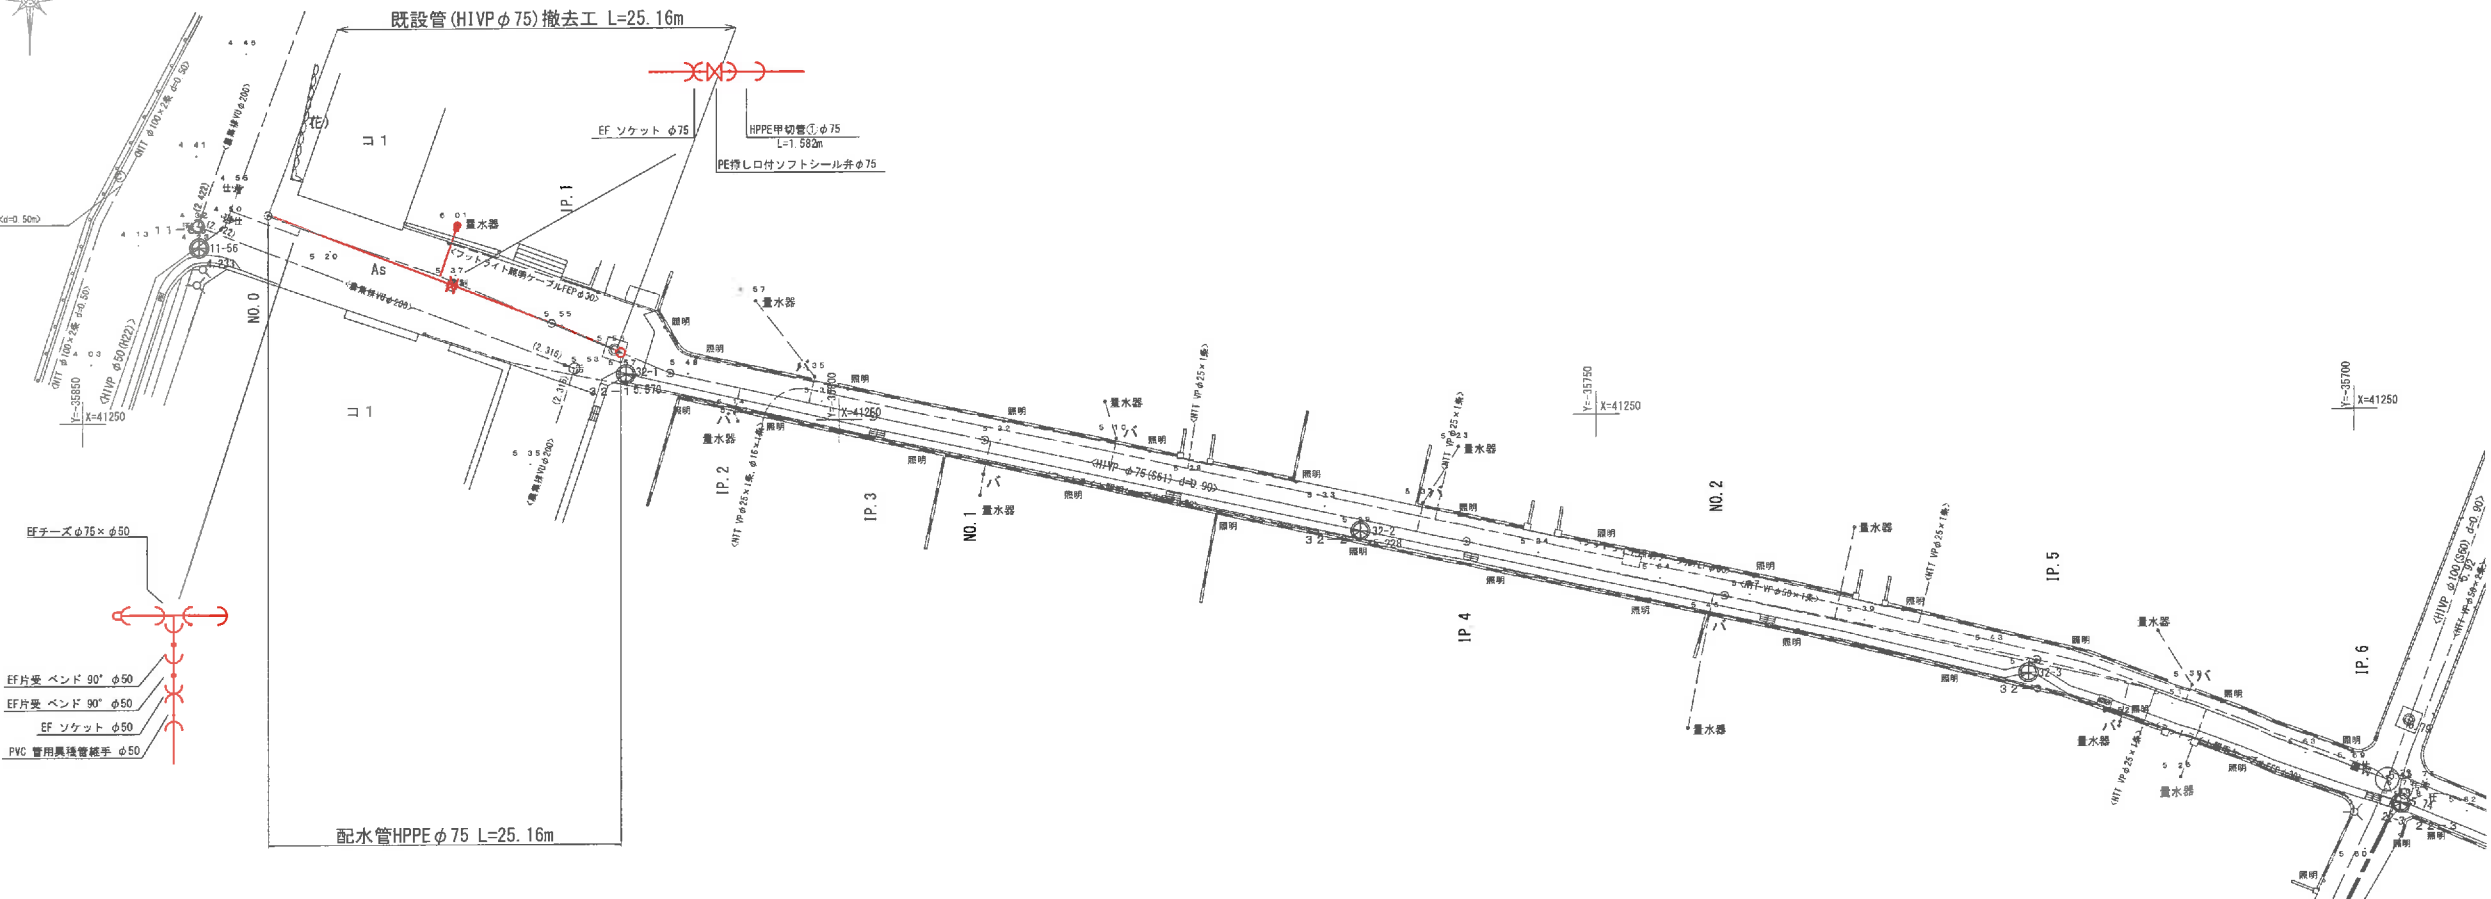


位置図



浪名喜村配水管路				
布設管工事実施設計業務委託				
位 置	浪名喜村浪名喜地区内			
図 種	平面図縦断面図(1号線A)			
縮 尺	図 示			
図面番号	77 葉 中 1			
村 長	副 村 長	担当課長	課 員	
沖縄県浪名喜村				


配水管縦断面図(1号線B)

V=1:100
H=1:250

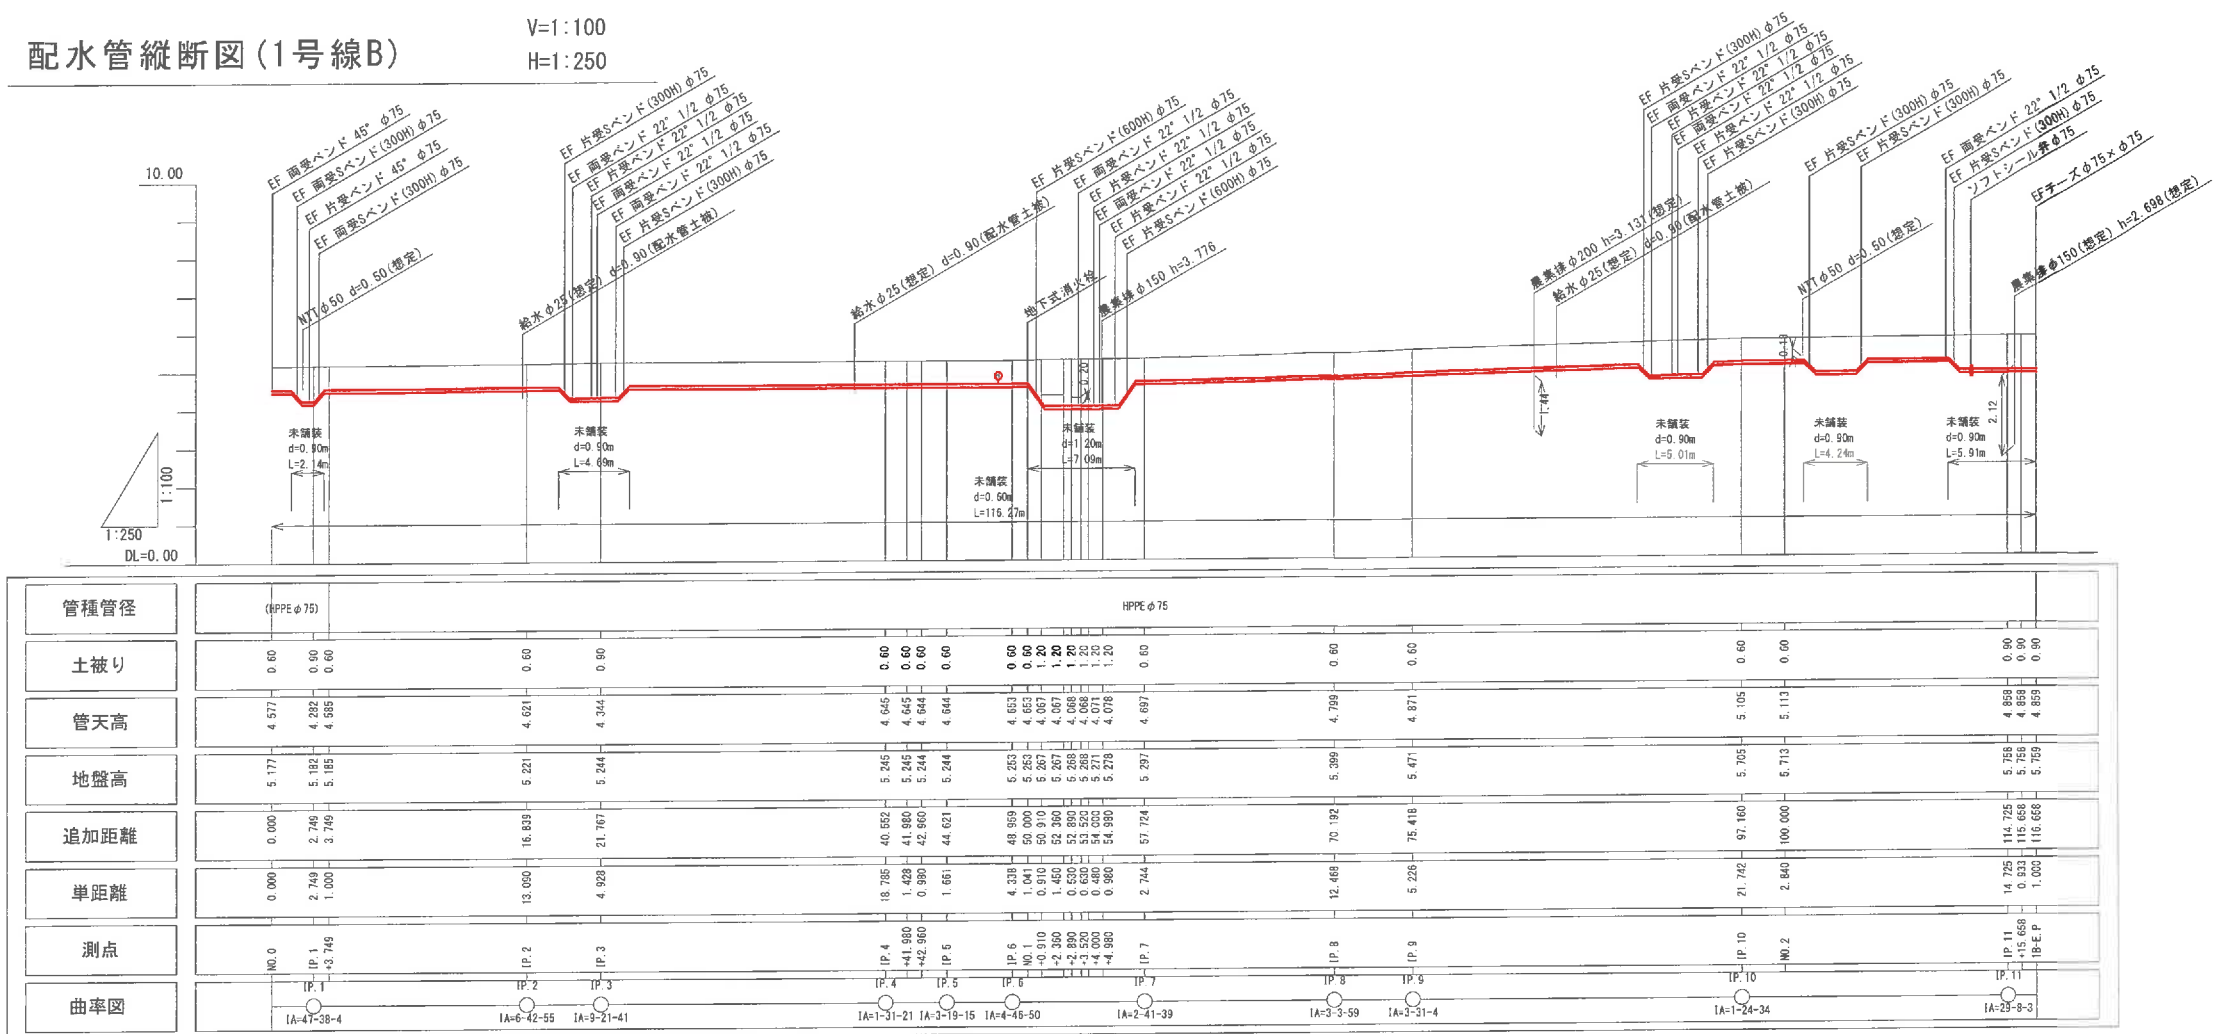

配水管平面図(1号線B)

S=1:250

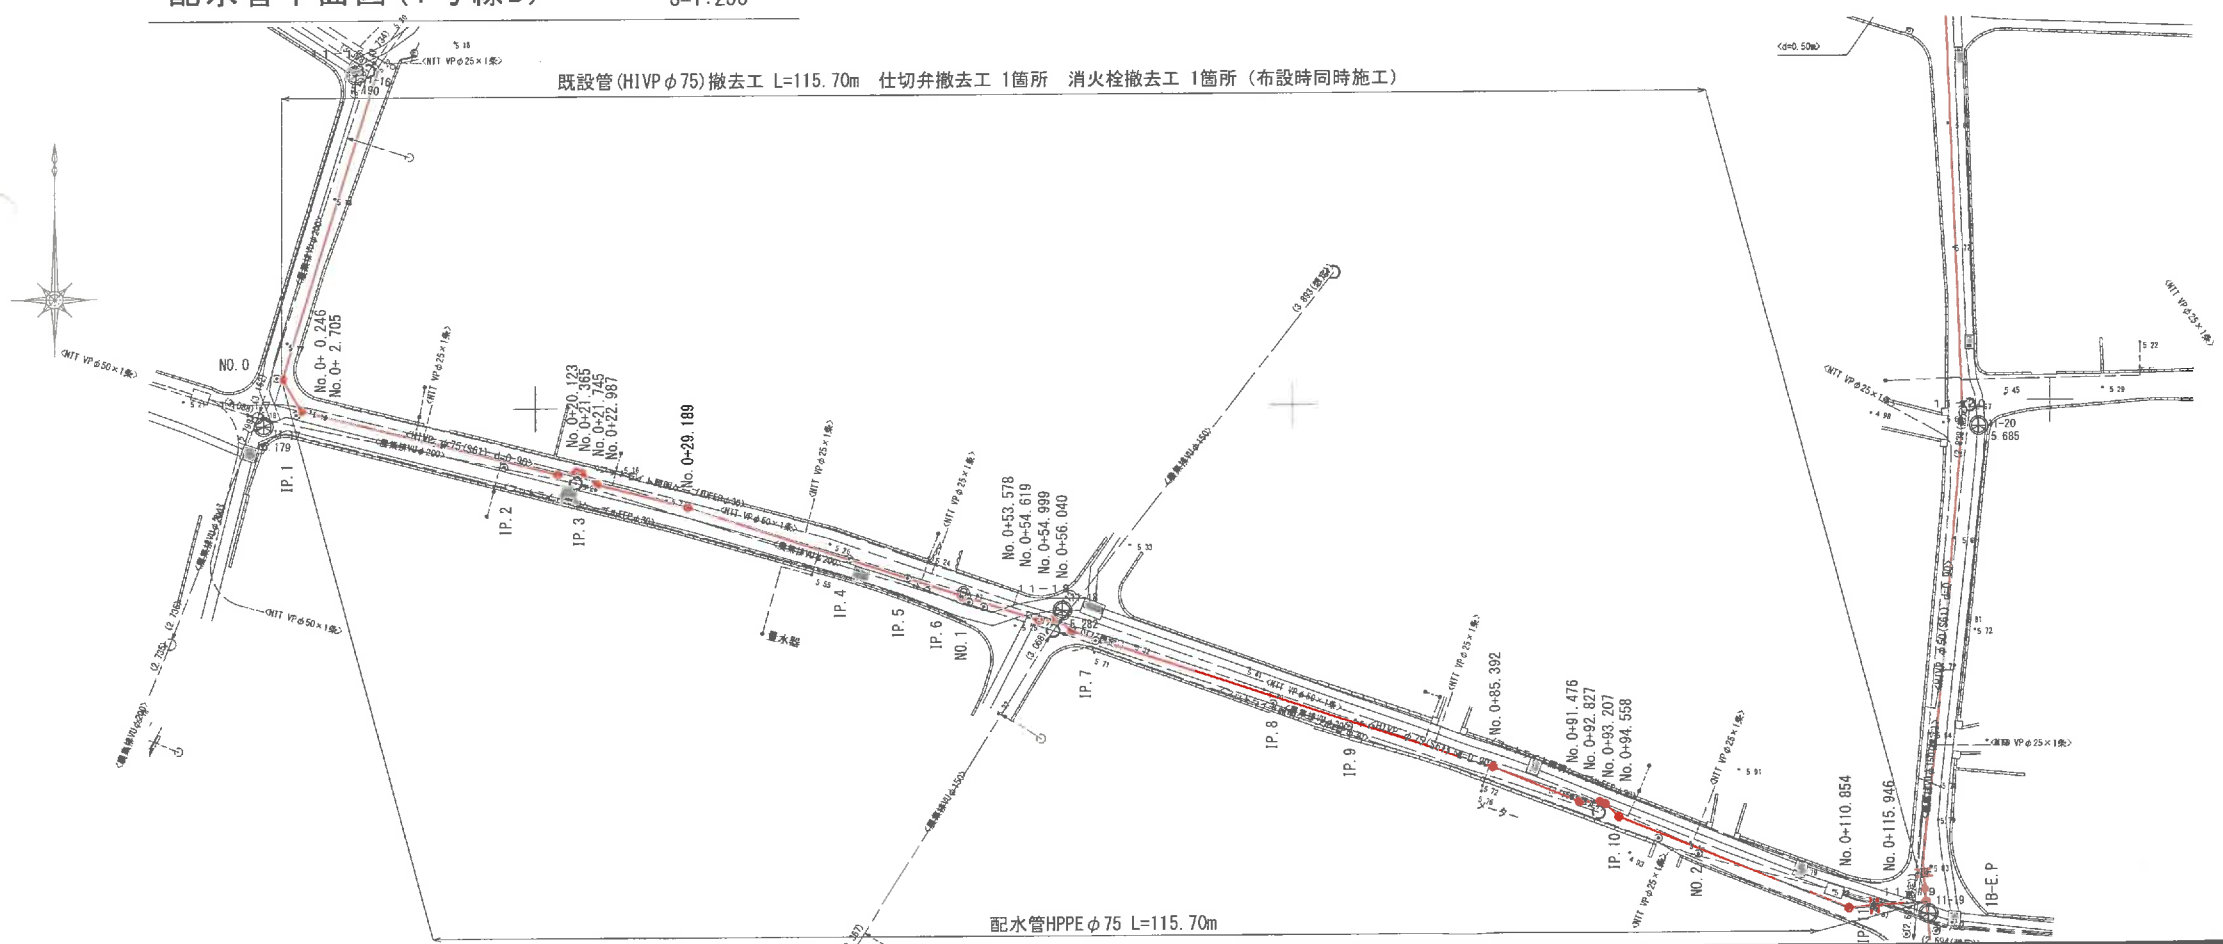

渡名喜村配水管路				
布設替工事実施設計業務委託				
位 置	渡名喜村渡名喜地区内			
図 種	平面図縦断面図(1号線B)			
縮 尺	図 示			
図面番号	77 葉中 2			
村 長		副 村 長	担 当 課 長	課 員
沖 縄 県 渡 名 喜 村				


V=1:100
H=1:250



泣名喜村配水管路						
布設替工事実施設計業務委託						
位 置	泣名喜村泣名喜地区内					
図 種	平面図・縦断面図(1号線C)					
縮 尺	図 示					
図面番号	77 葉中 3					
村		副 村 長		担当課長		課 員
長						
沖 縄 県 泣 名 喜 村						


配水管縦断図(13号線B 1/2)

V=1:100
H=1:250

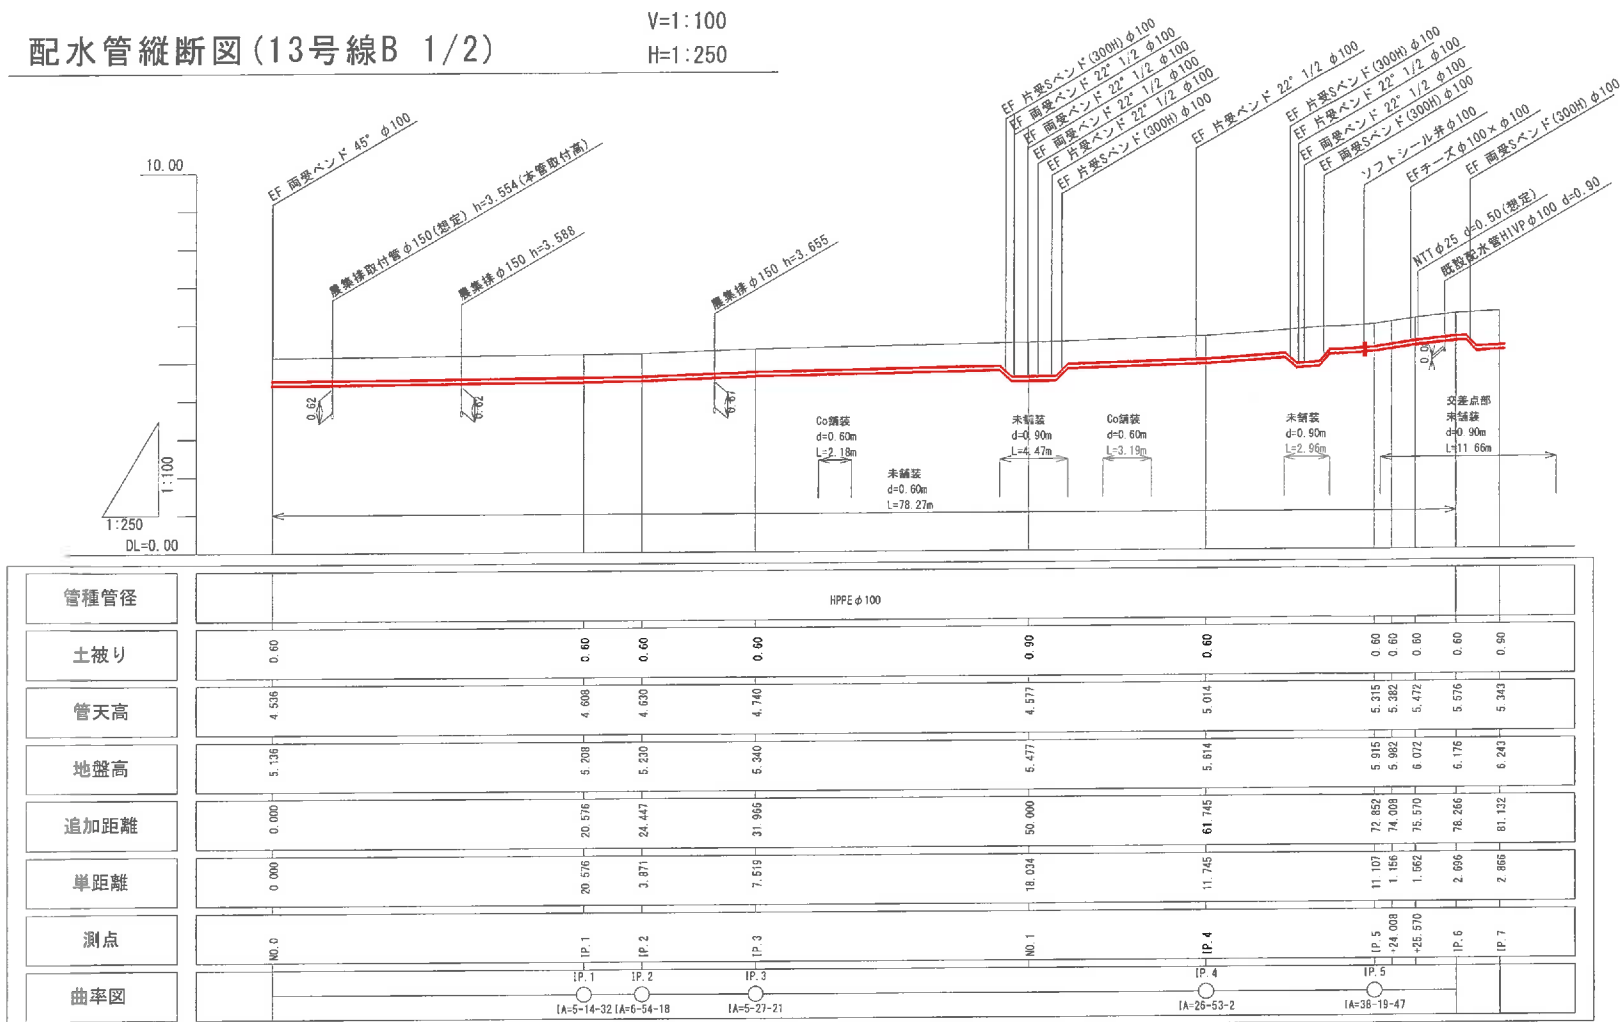

配水管平面図(13号線B 1/2)


S=1:250

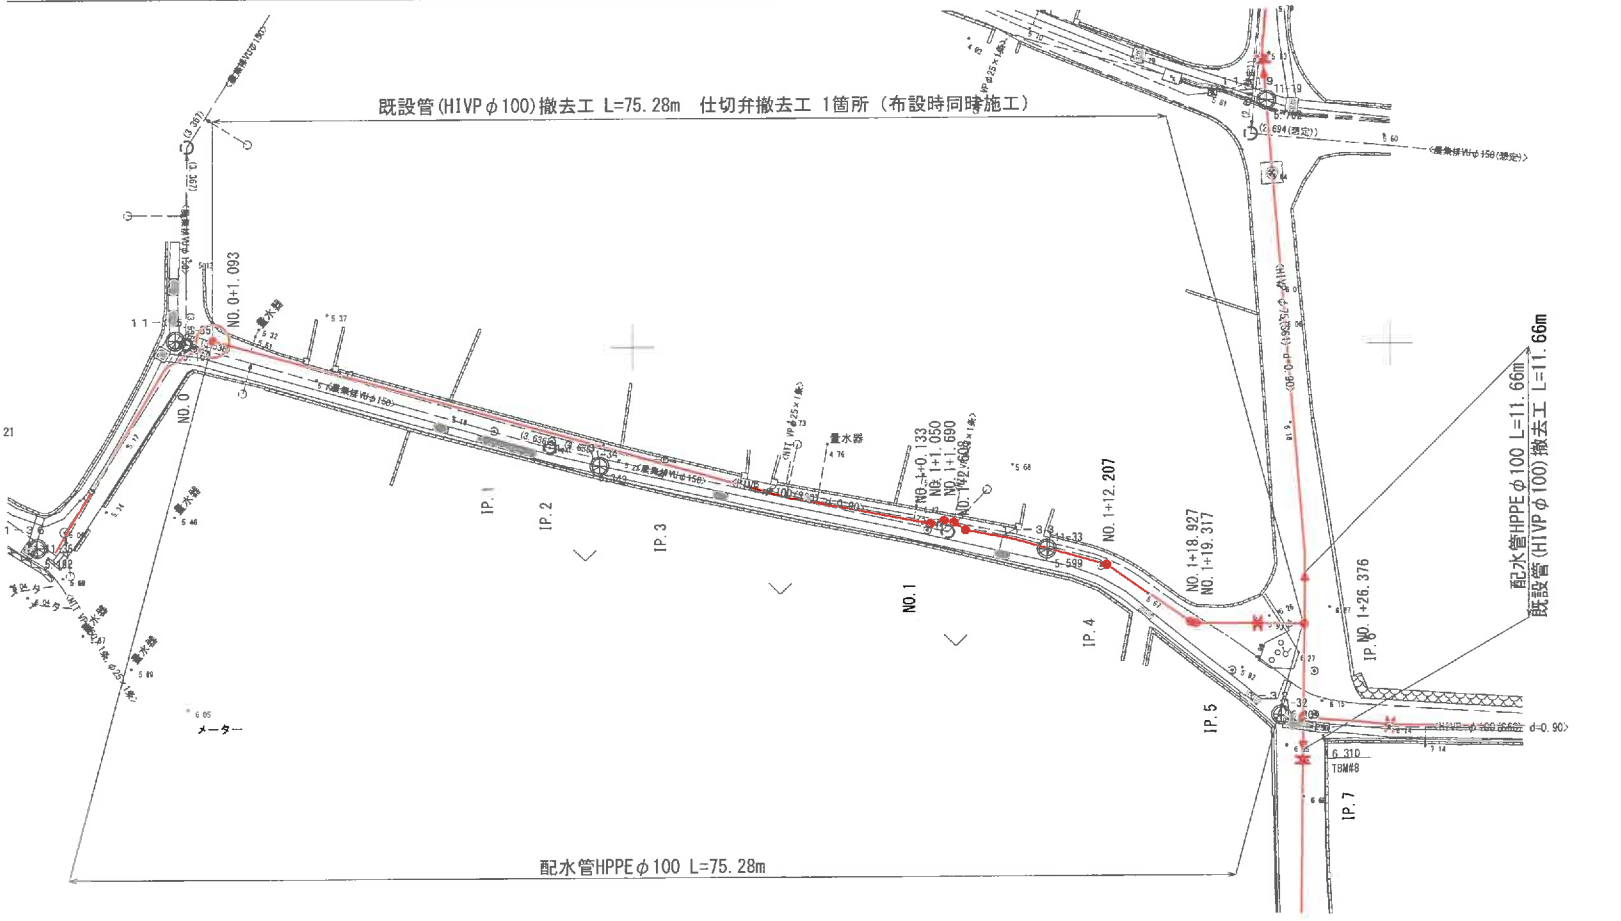

波名喜村配水管路				
布設管工事実施設計業務委託				
位	置	波名喜村波名喜地区内		
図	種	平面図縦断図(13号線B 1/2)		
縮	尺	図 示		
図面番号		77 葉中 4		
村		副		課
長		村		
		担		員
		当		
沖 縄 県 波 名 喜 村				


配水管縦断面図(13号線B 2/2)

V=1:100
H=1:250

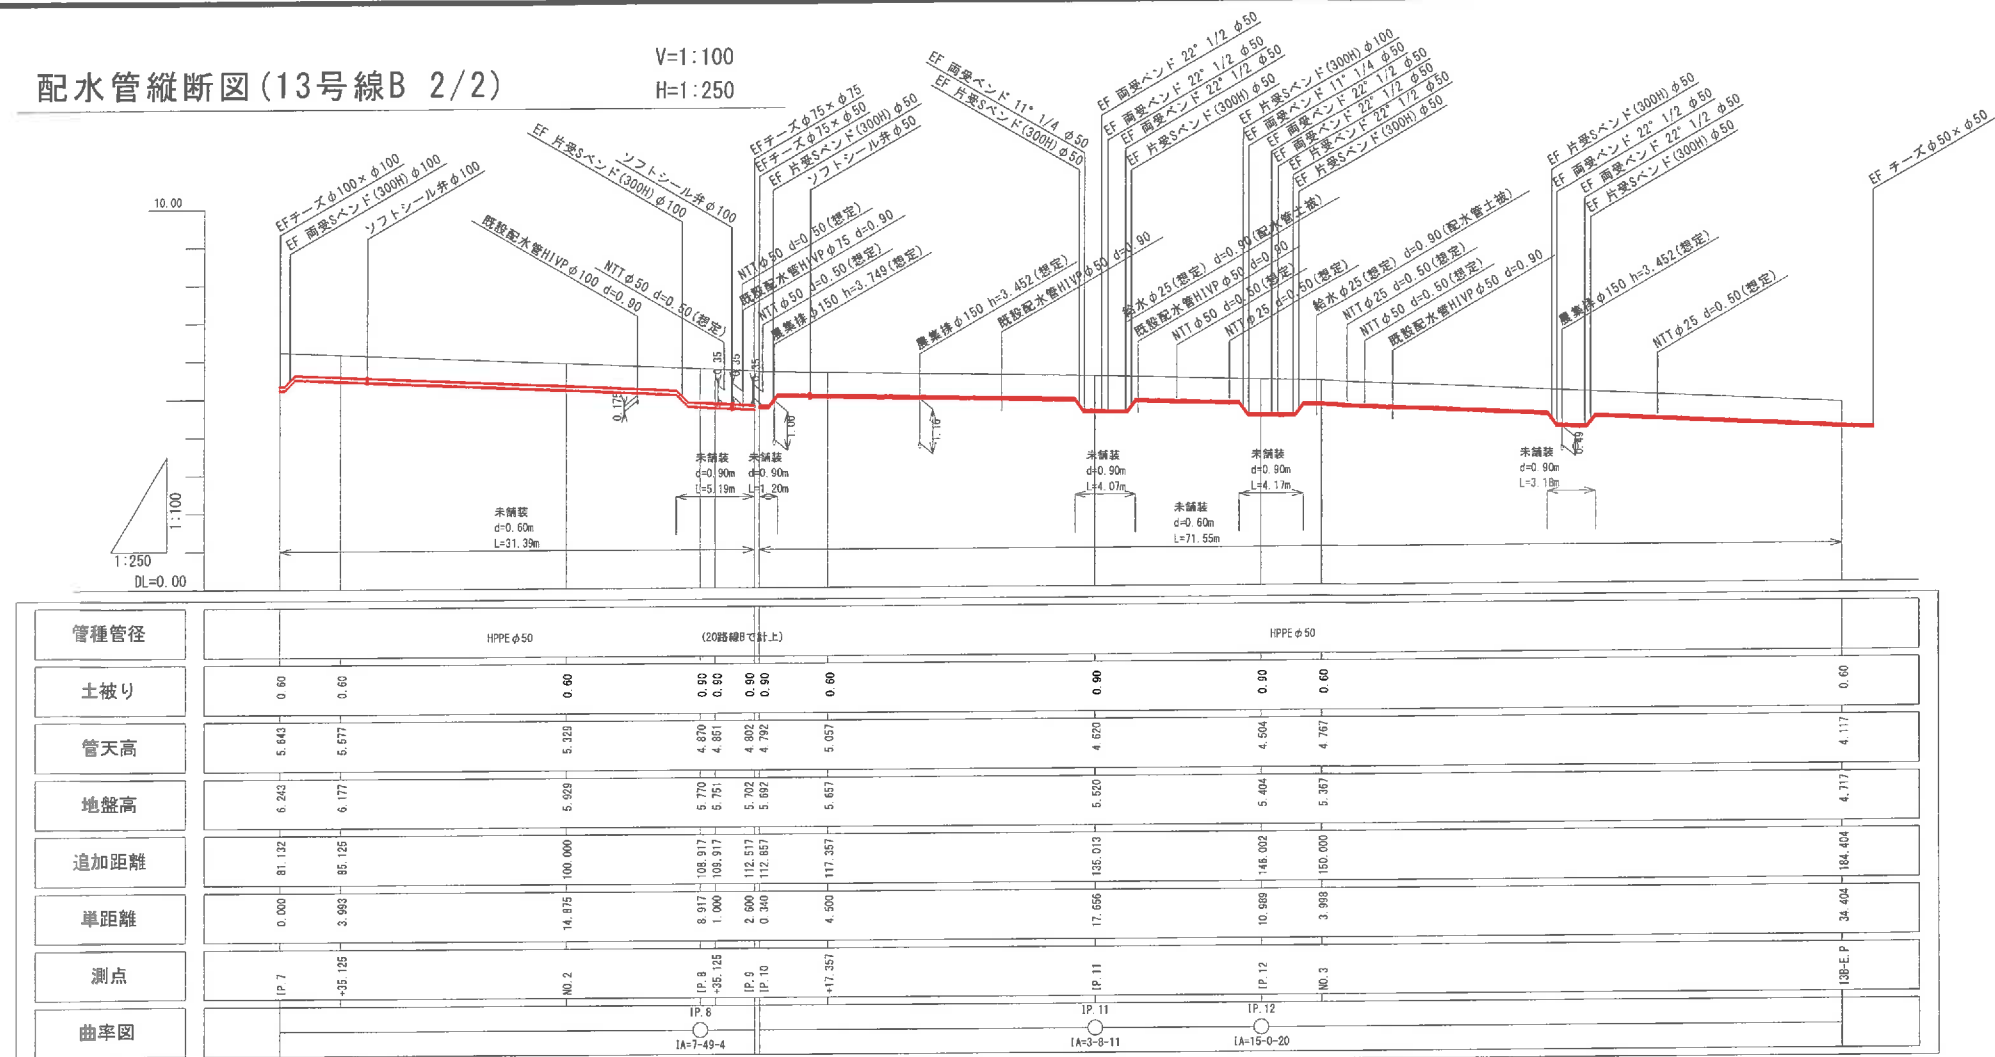

配水管平面図(13号線B 2/2)

H=1:250

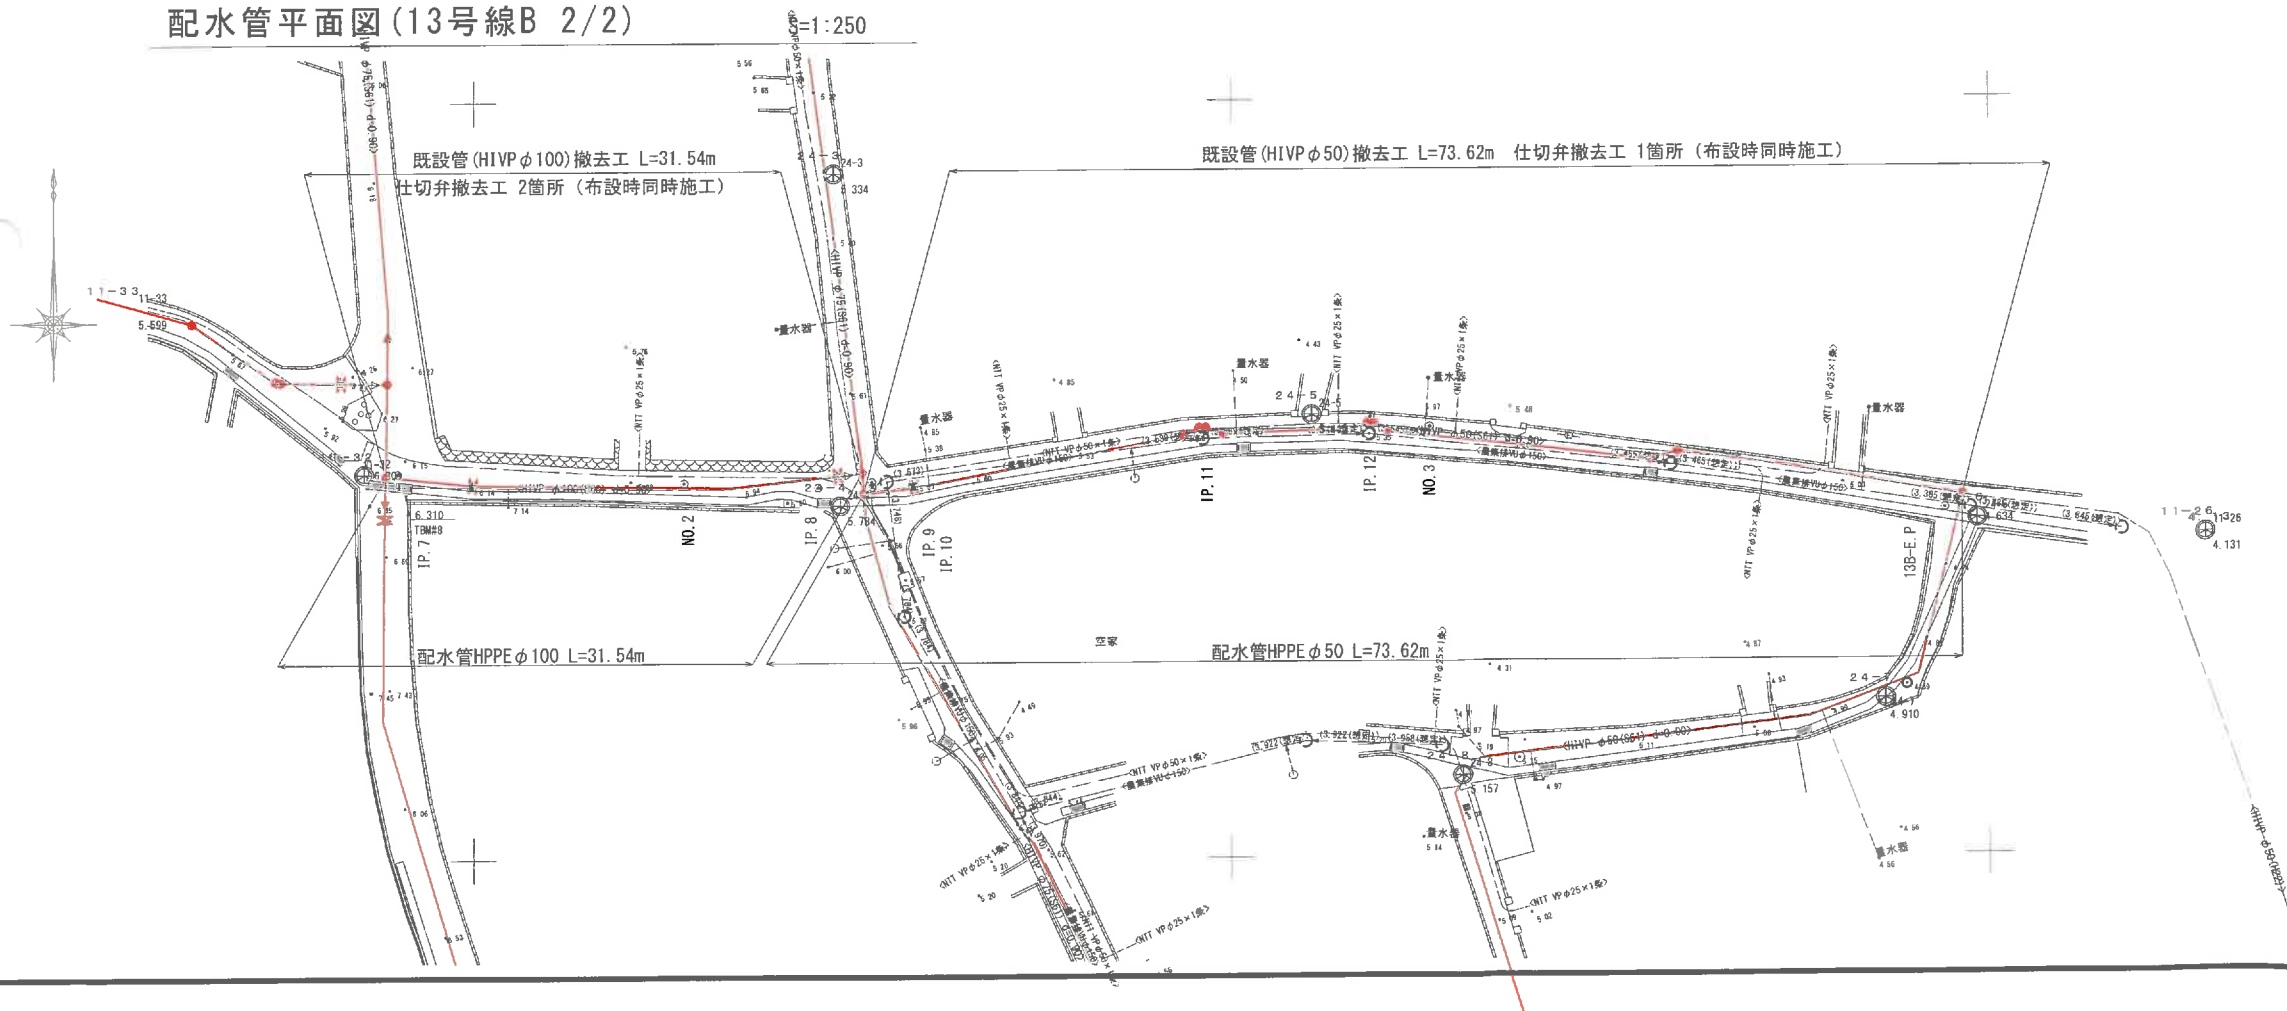


位置図




流名喜村配水管路				
施設工事業設計業務委託				
位 置	流名喜村流名喜地区内			
図 種	平面図縦断面図(13号線B 2/2)			
縮 尺	図 示			
図面番号	77 葉 中 5			
村 長	副 村 長	担 当 課 長	課 員	
沖 縄 県 流 名 喜 村				

配水管縦断図(14号線) V=1:100 H=1:250

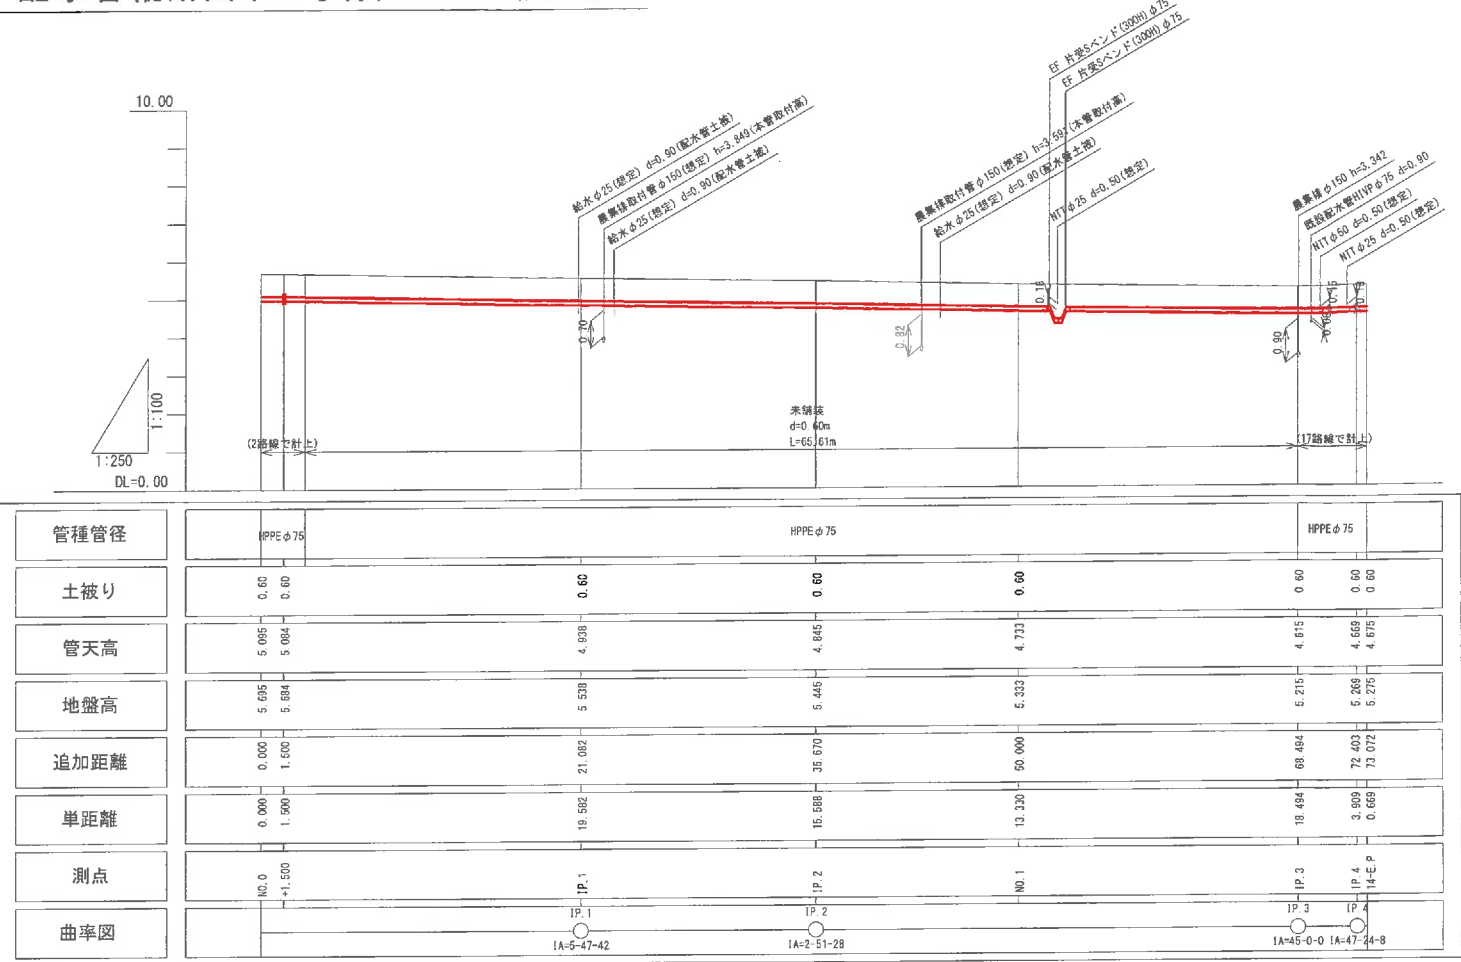


配水管平面図(14号線) S=1:250

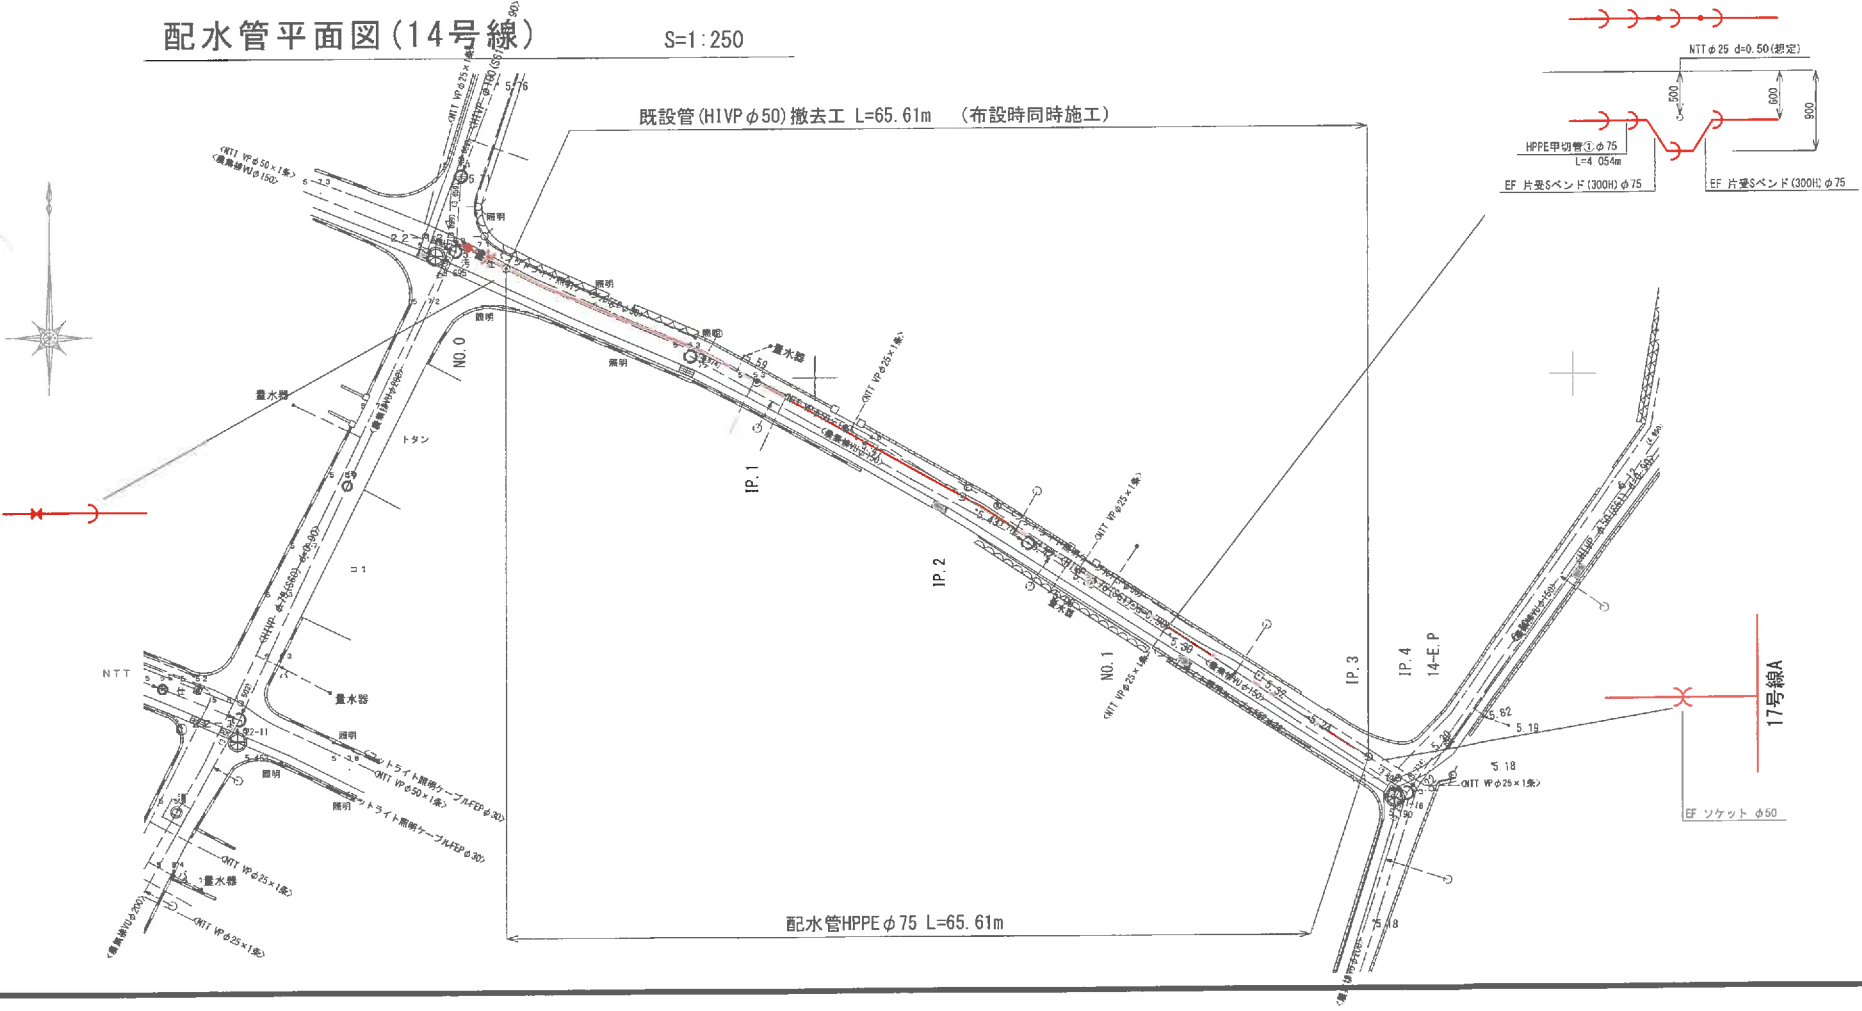


波名喜村配水管路					
布設替工事実施設計業務委託					
位 置	波名喜村波名喜地区内				
図 種	平面図縦断面図(14号線)				
縮 尺	図 示				
図面番号	77 案 中 6				
村 長		副 村 長		担当課長	課 員
沖 縄 県 波 名 喜 村					

V=1:100
H=1:250

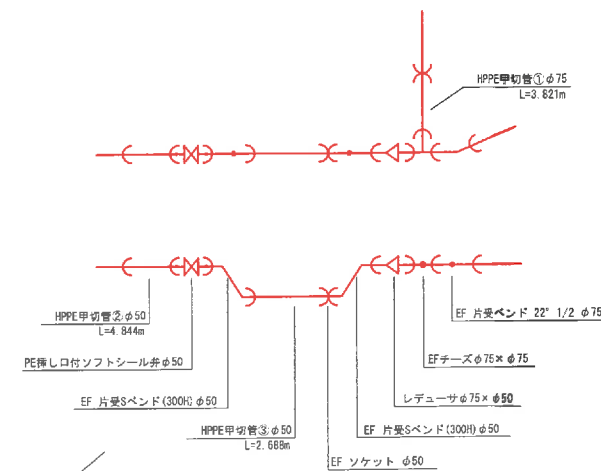


泣名喜村配水管路					
布設管工事実施設計業務委託					
位 置	泣名喜村泣名喜地区内				
図 種	平面図・断面図(17号線A)				
縮 尺	図 示				
図面番号	77 葉中 7				
村 長		副 村 長		担 当 課 長	
					課 員
沖 縄 県 泣 名 喜 村					

 V=1:100
H=1:250





波名喜村配水管路 布設替工事実施設計業務委託						
位 置	波名喜村波名喜地区内					
図 種	平面図・縦断面図 (19号線)					
縮 尺	図 示					
図面番号	77 葉 中 8					
村 長		副 村 長		担当課 長		課 員
沖 縄 県 波 名 喜 村						

配水管縦断面図(20号線A) V=1:100 H=1:250

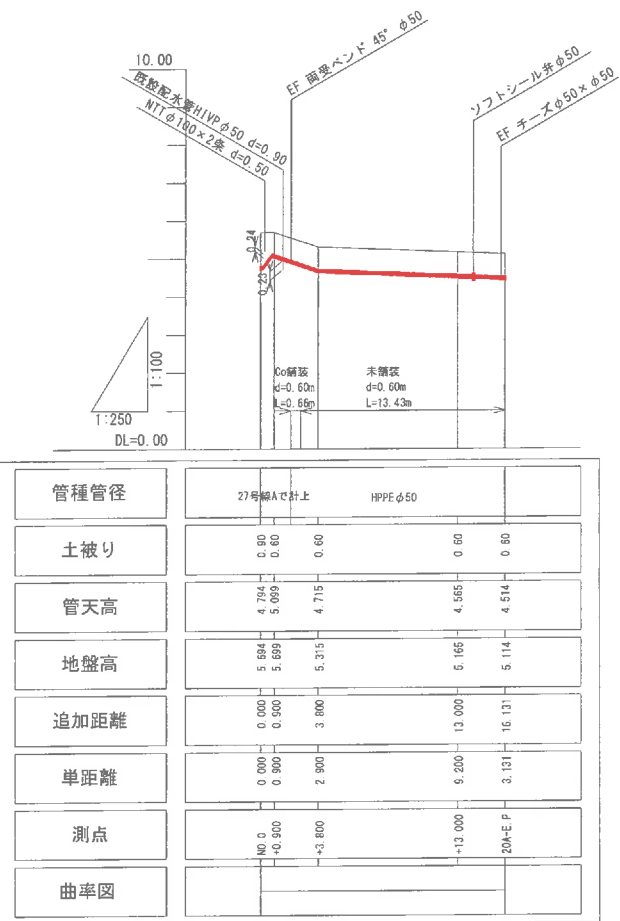


配水管平面図(20号線A) S=1:250

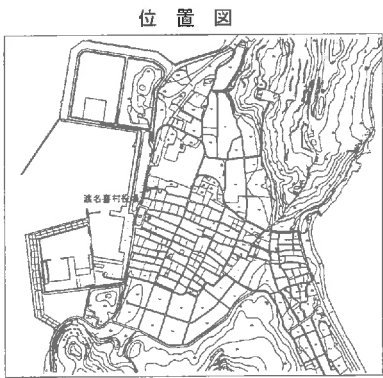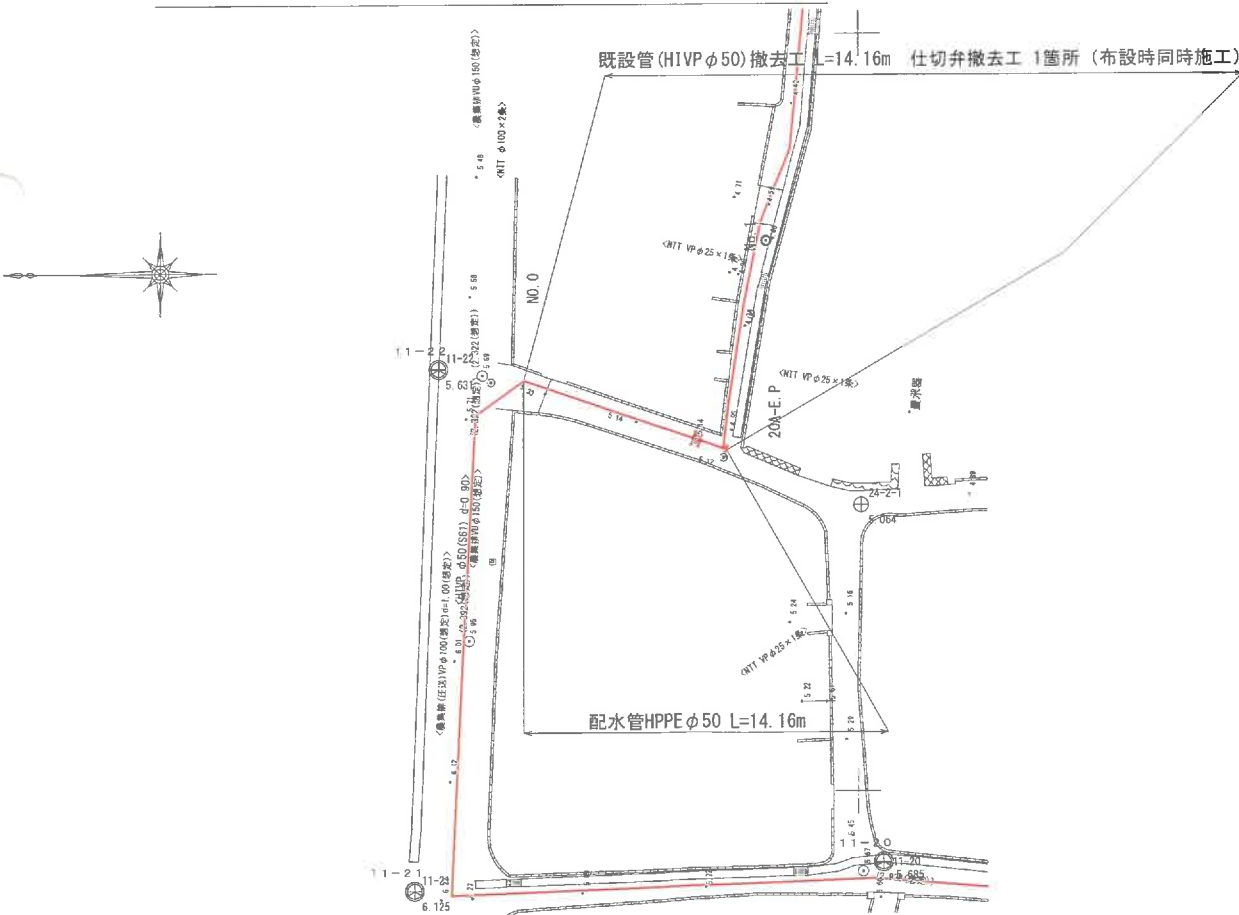

波名喜村配水管路				
布設替工事実施設計業務委託				
位置	波名喜村波名喜地区内			
図種	平面図縦断面図(20号線A)			
縮尺	図示			
図面番号	77 葉中 9			
村長	副村長	担当課長	課員	
沖縄県波名喜村				


配水管縦断面図(20号線B)

V=1:100
H=1:250

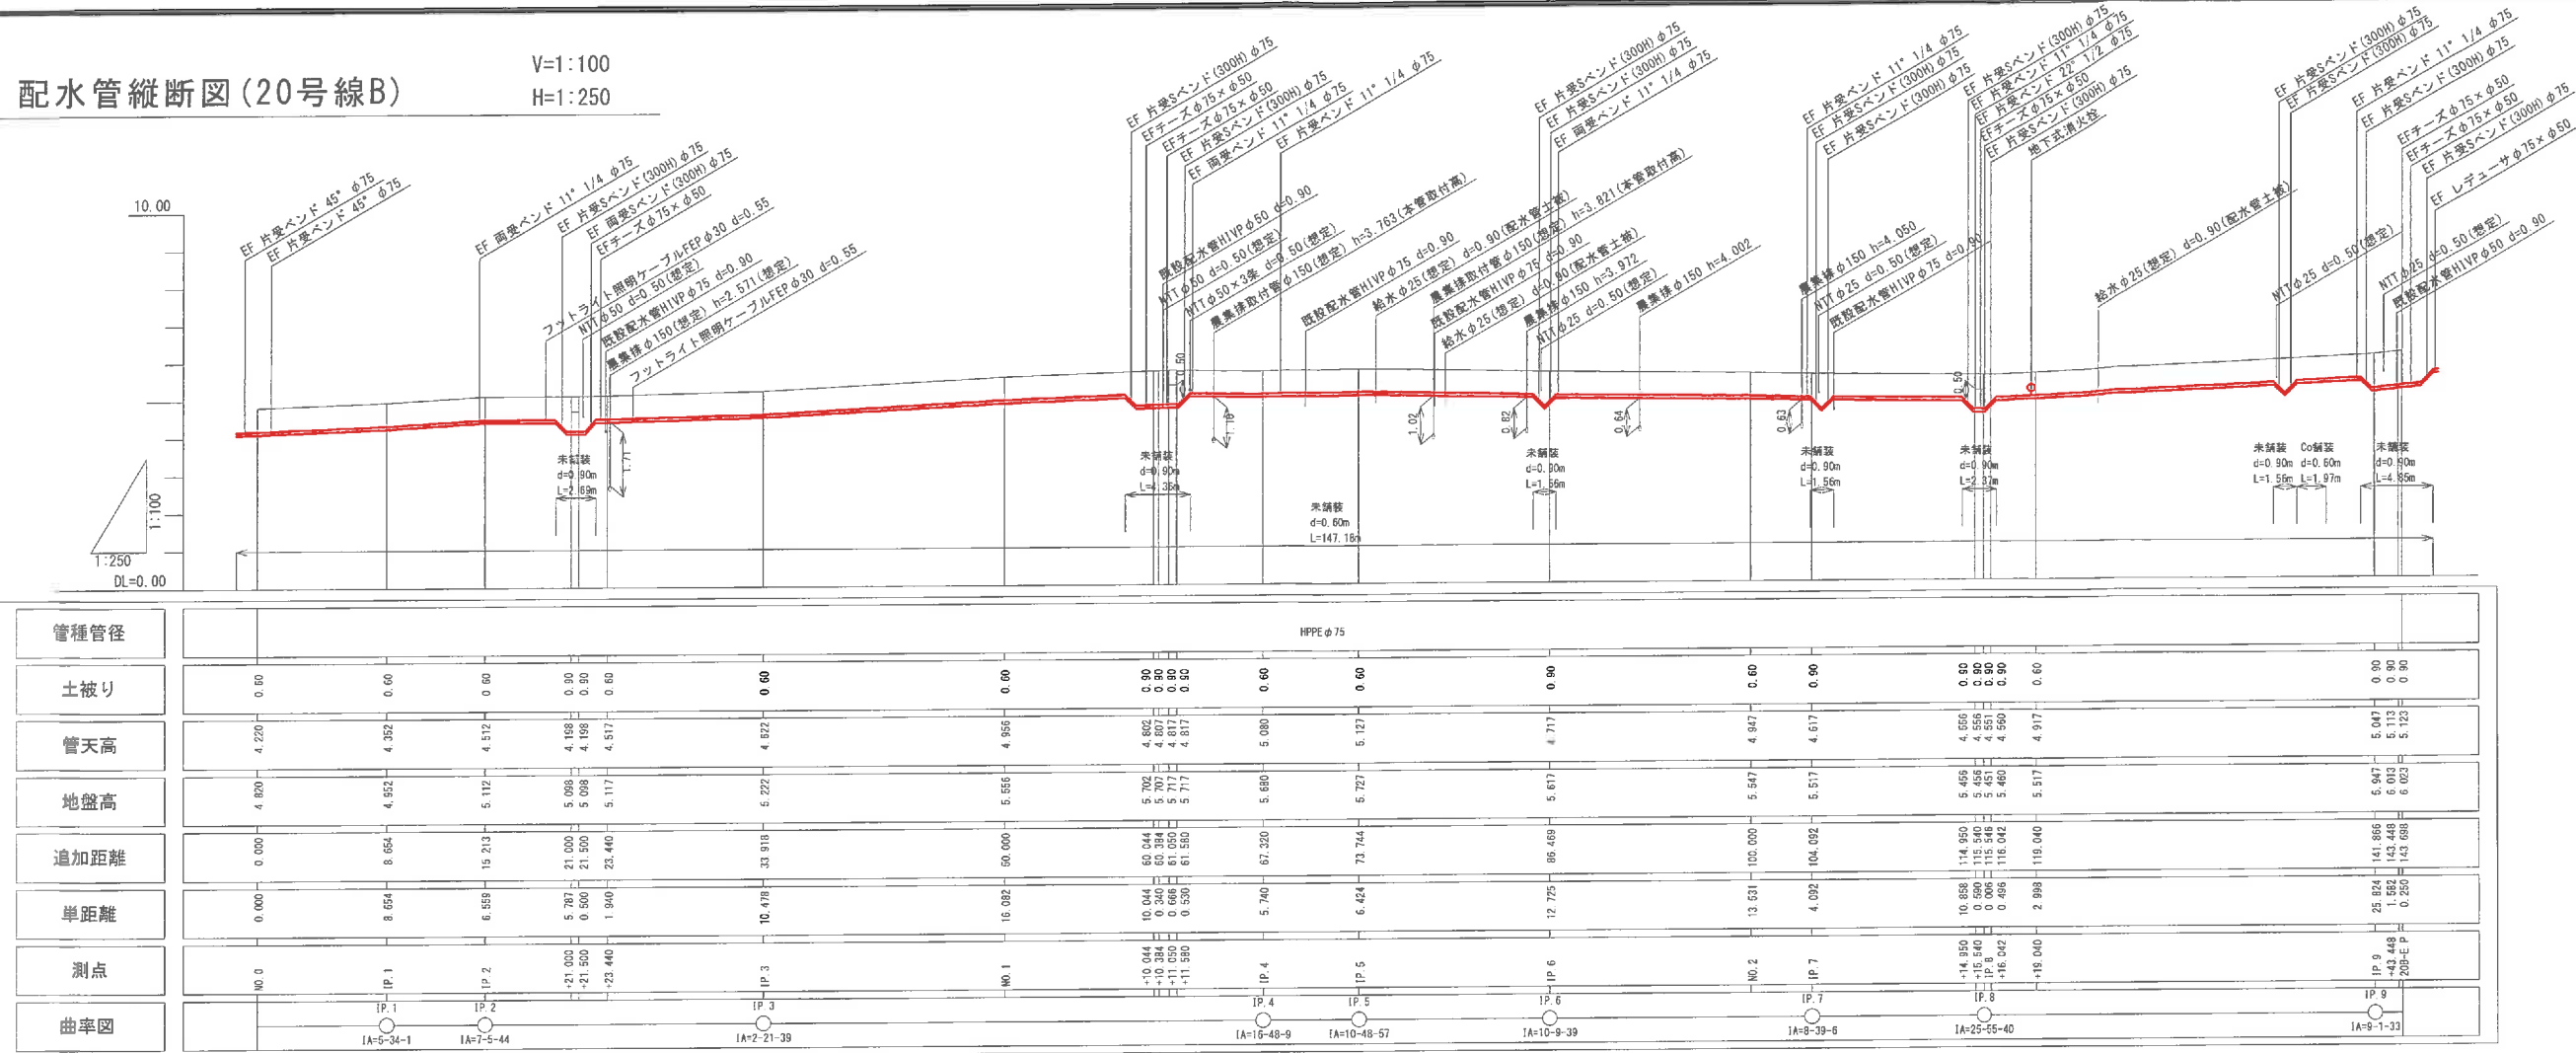


配水管平面図(20号線B)

S=1:250

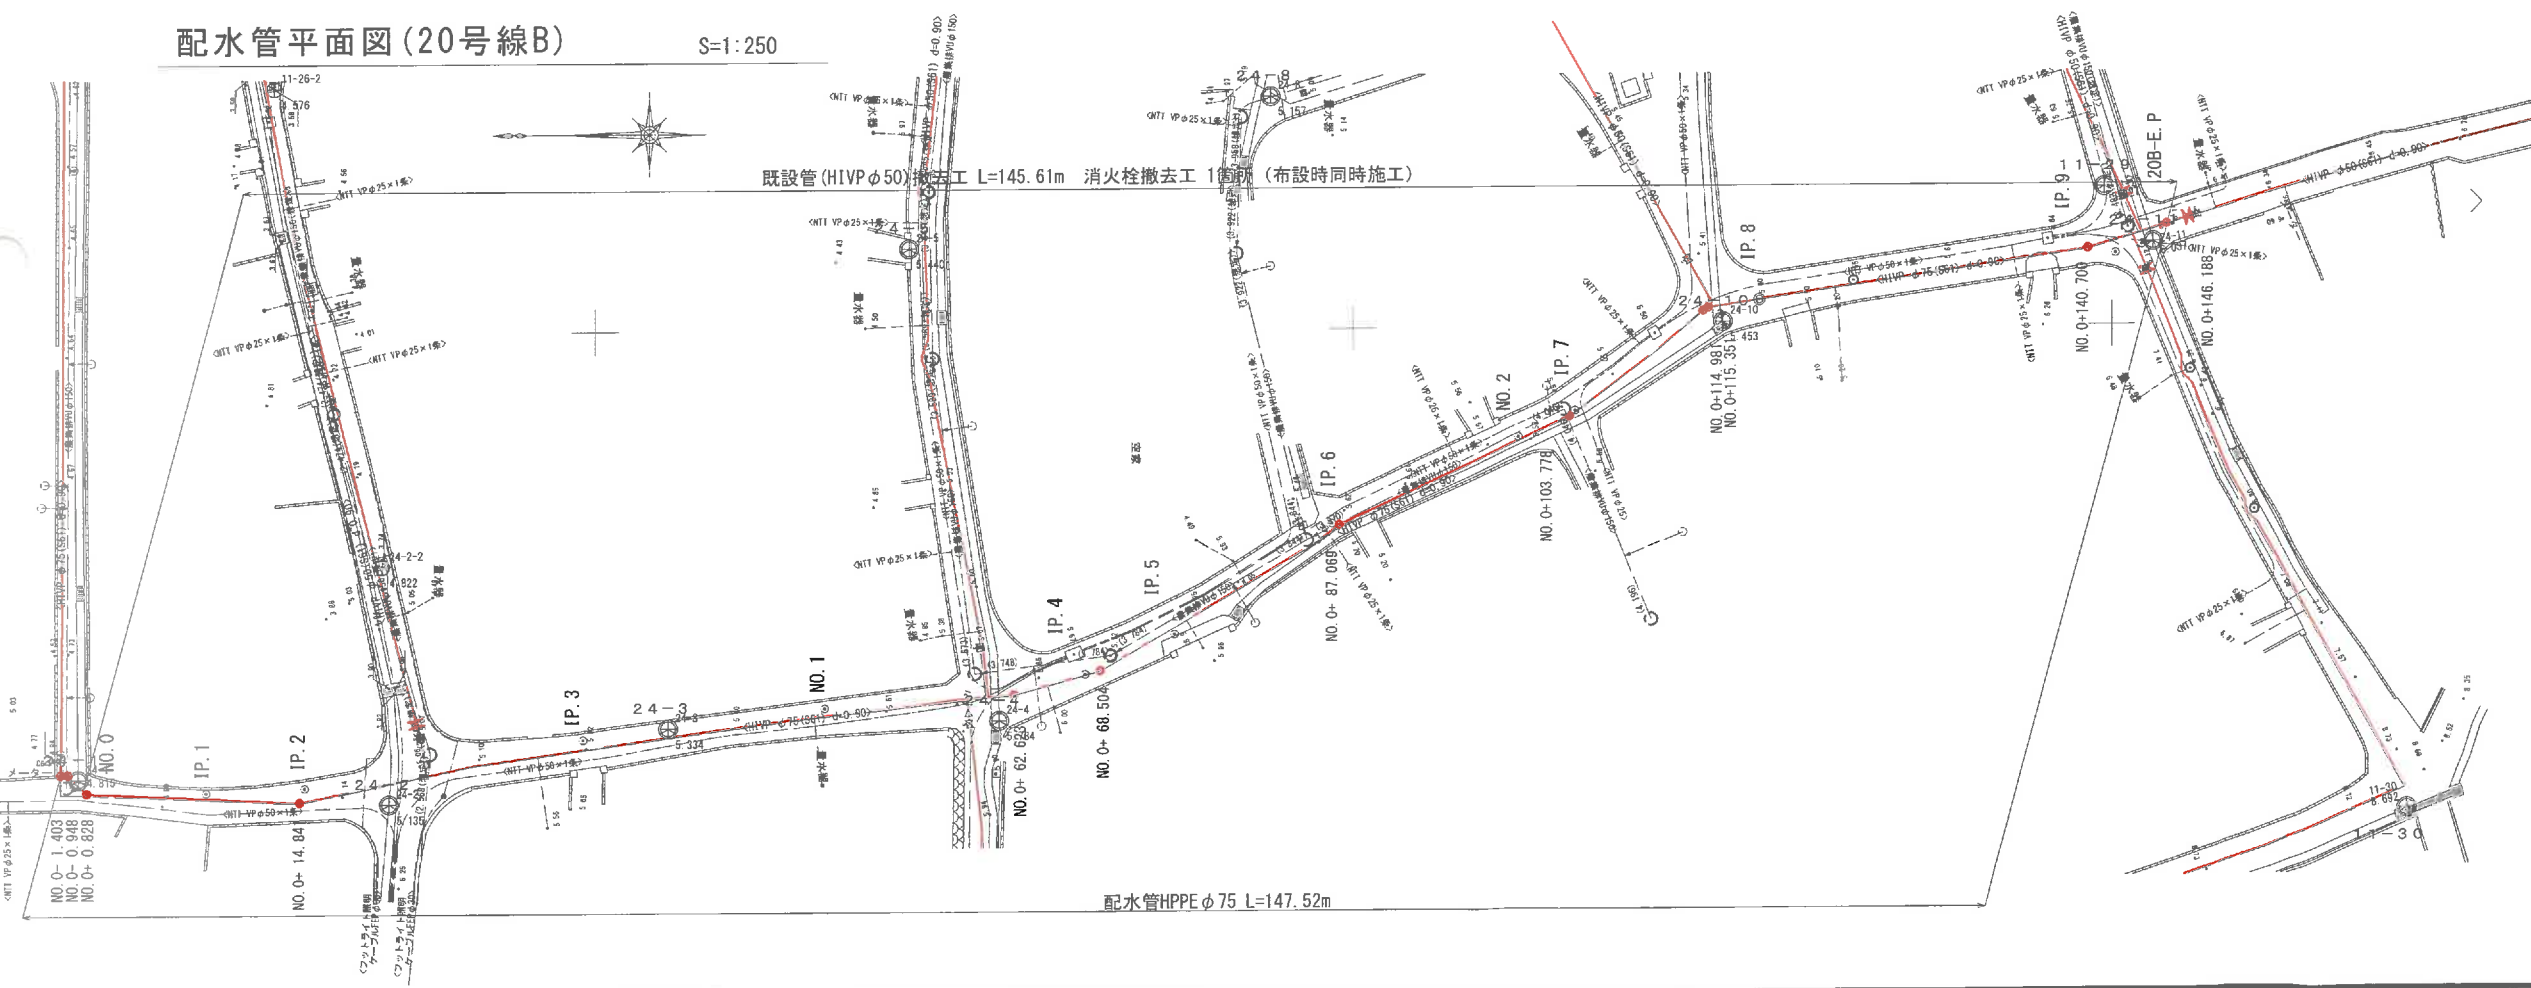

彦名喜村配水管路	
布設管工事実施設計業務委託	
位 置	彦名喜村彦名地区内
図 種	平面図縦断面図(20号線B)
縮 尺	図 示
図面番号	77 葉中 10
村 長	副 村 長
担 当 課 長	課 員
沖 縄 県 彦 名 喜 村	

V=1:100
H=1:250

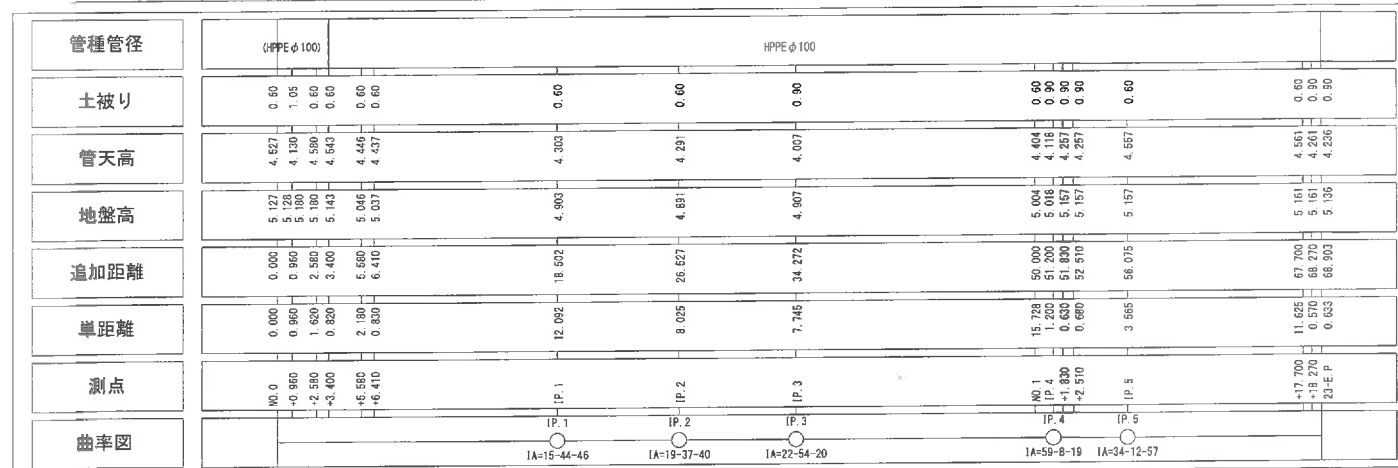


S=1:250



波名喜村配水管路						
布設替工事実施設計業務委託						
位 置	波名喜村 波名喜地区内					
図 種	平面図縦断面図 (23号線)					
縮 尺	図 示					
図面番号	77 葉 中 12					
村 長		副 村 長		担当課長		課 員
沖 縄 県 波 名 喜 村						

配水管縦断面図(24号線) V=1:100
H=1:250

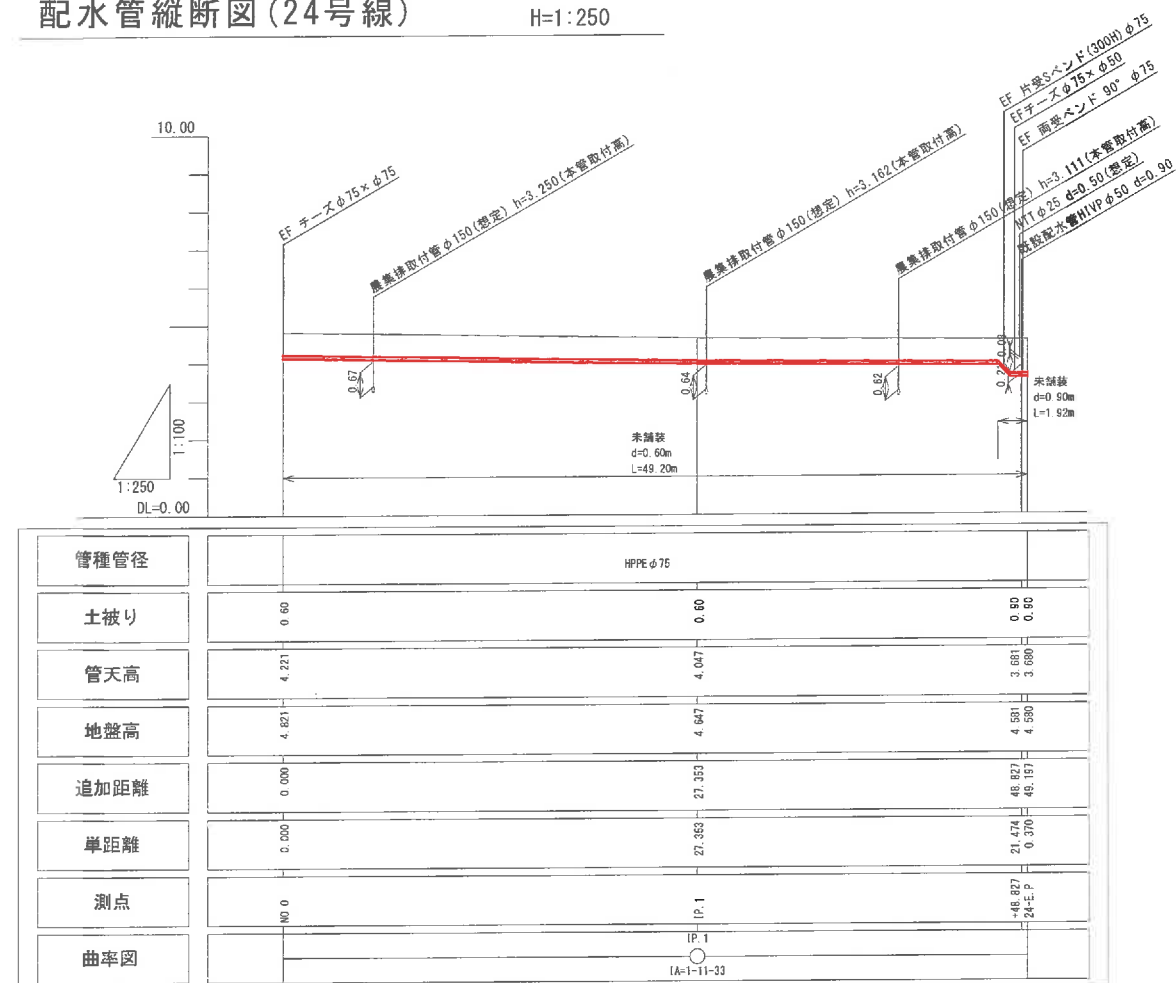

配水管平面図(24号線) S=1:250




位置図




浪名喜村配水管路				
布設替工事実施設計業務委託				
位	置	浪名喜村浪名喜地区内		
図	種	平面図縦断面図(24号線)		
縮	尺	図 示		
図面番号	77 葉 中 13			
村		副		課
長		村	担	
		長	当	員
			課	
沖 縄 県 浪 名 喜 村				

配水管縦断図(25号線) V=1:100
H=1:250

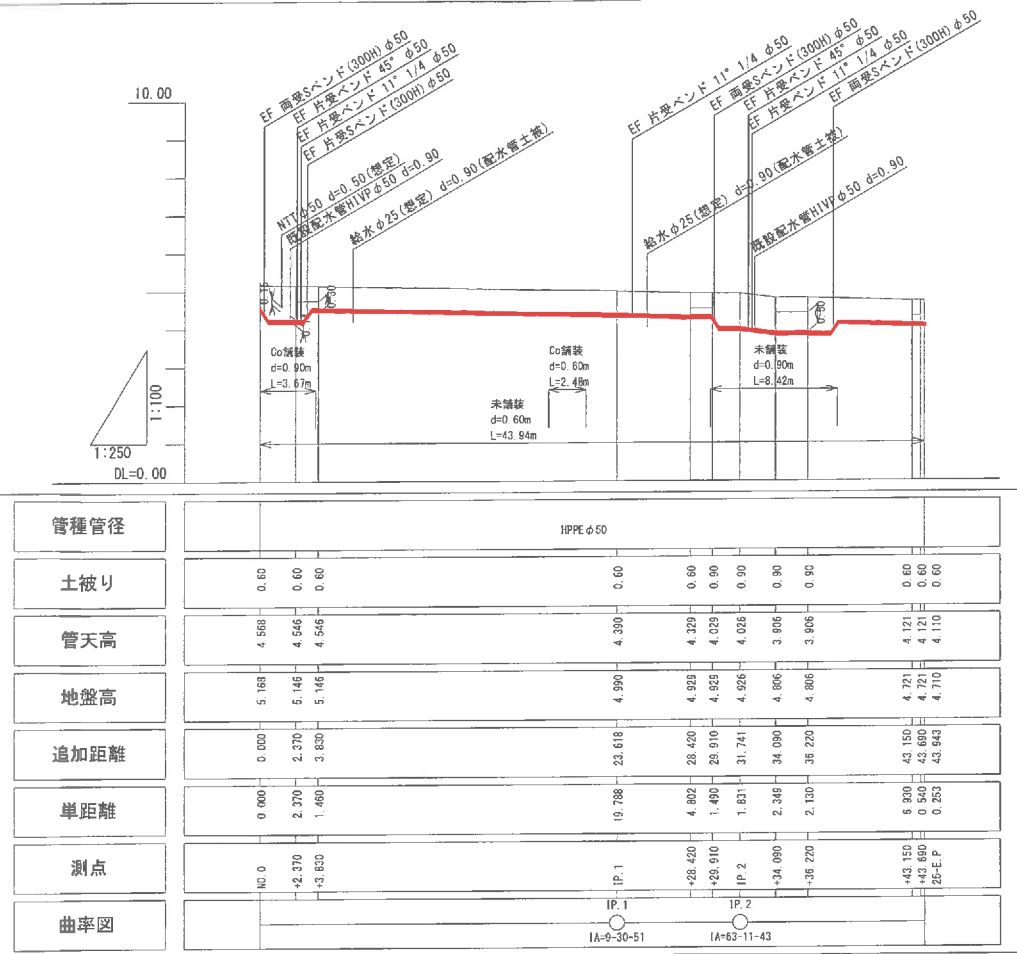


配水管平面図(25号線) S=1:250

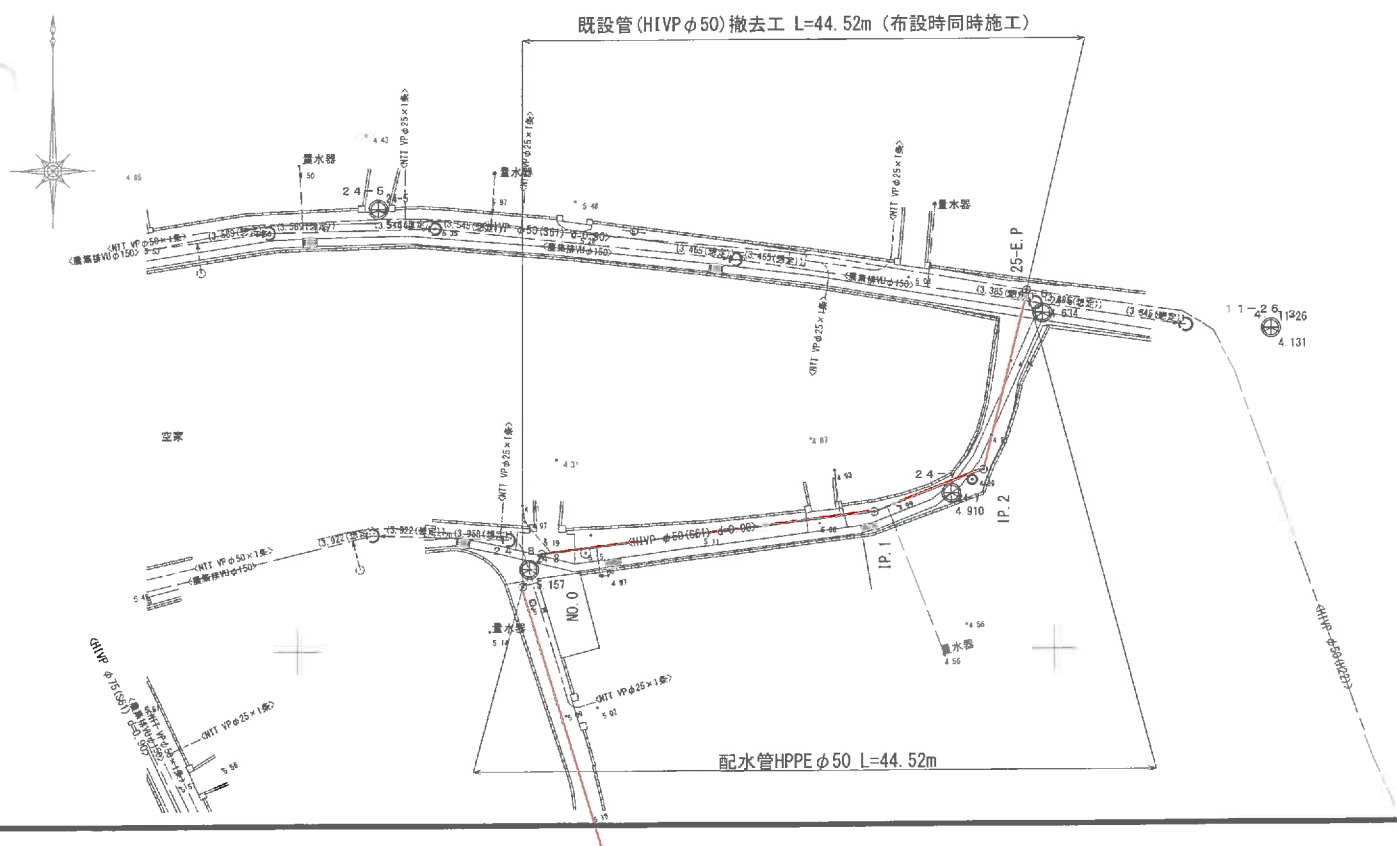

渡名喜村配水管路				
布設替工事実施設計業務委託				
位 置	渡名喜村渡名喜地区内			
図 種	平面図縦断図 (25号線)			
縮 尺	図 示			
図面番号	77 葉中 14			
村 長	副 村 長	担 当 課 長	課 員	
沖 縄 県 渡 名 喜 村				

 
V=1:100
H=1:250



遼名喜村配水管路				
布設替工事実施設計業務委託				
位	置	遼名喜村遼名喜地区内		
図	種	平面図縦断面図(27号線A)		
縮	尺	図 示		
図面番号	77 葉 中 15			
村		副村		課
長		長		員
沖 繩 県 遼 名 喜 村				


配水管縦断図(29号線)

V=1:100
H=1:250

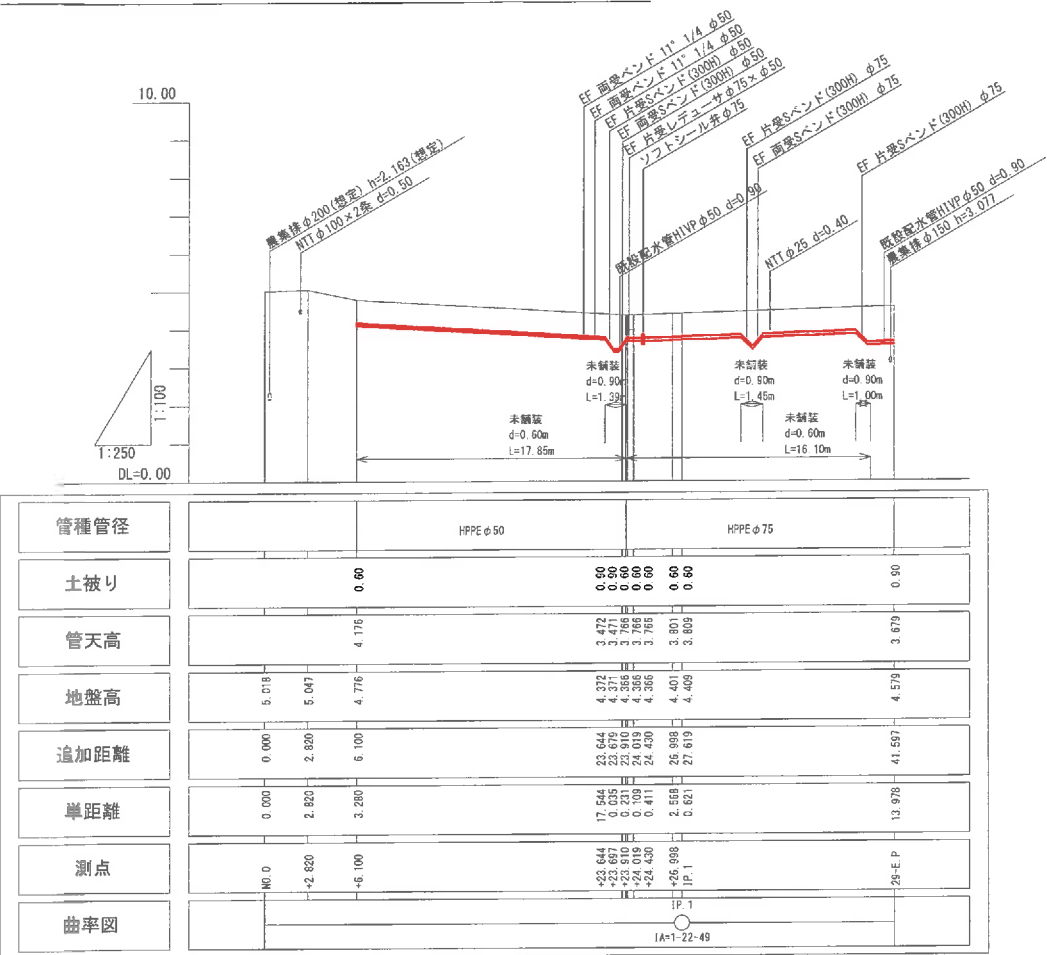


配水管平面図(29号線)

S=1:250


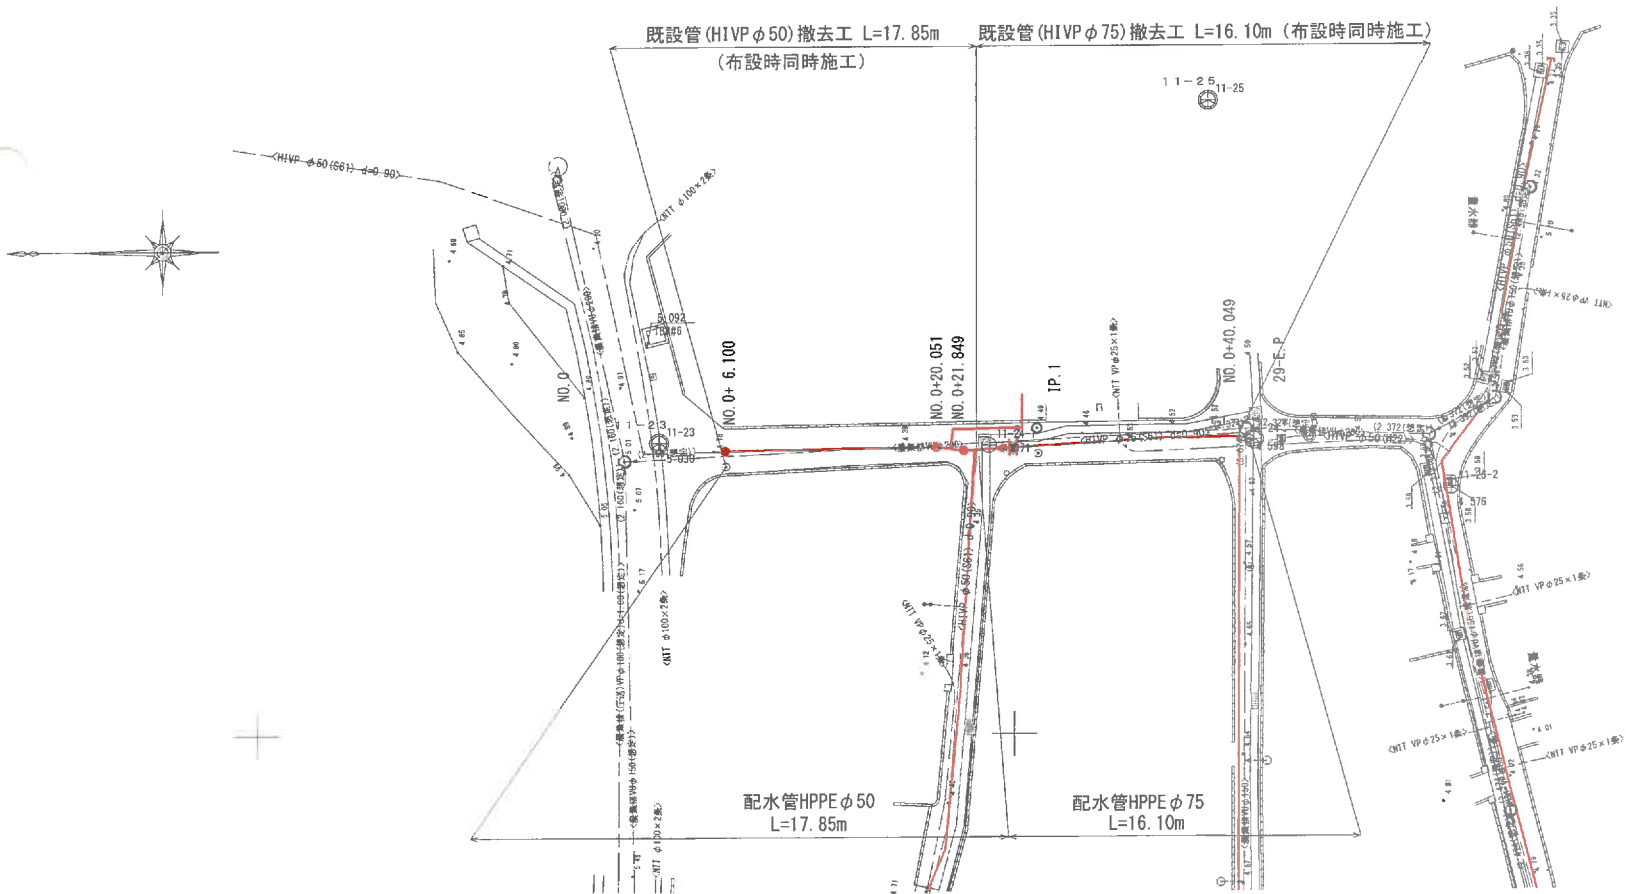


波名喜村配水管路				
布設替工事実施設計業務委託				
位 置	波名喜村波名喜地区内			
図 種	平面図縦断図(29号線)			
縮 尺	図 示			
図面番号	77 葉中 16			
村 長	副 村 長	担 当 課 長	課 員	
沖 縄 県 波 名 喜 村				

配水管縦断面図(30号線) V=1:100
H=1:250

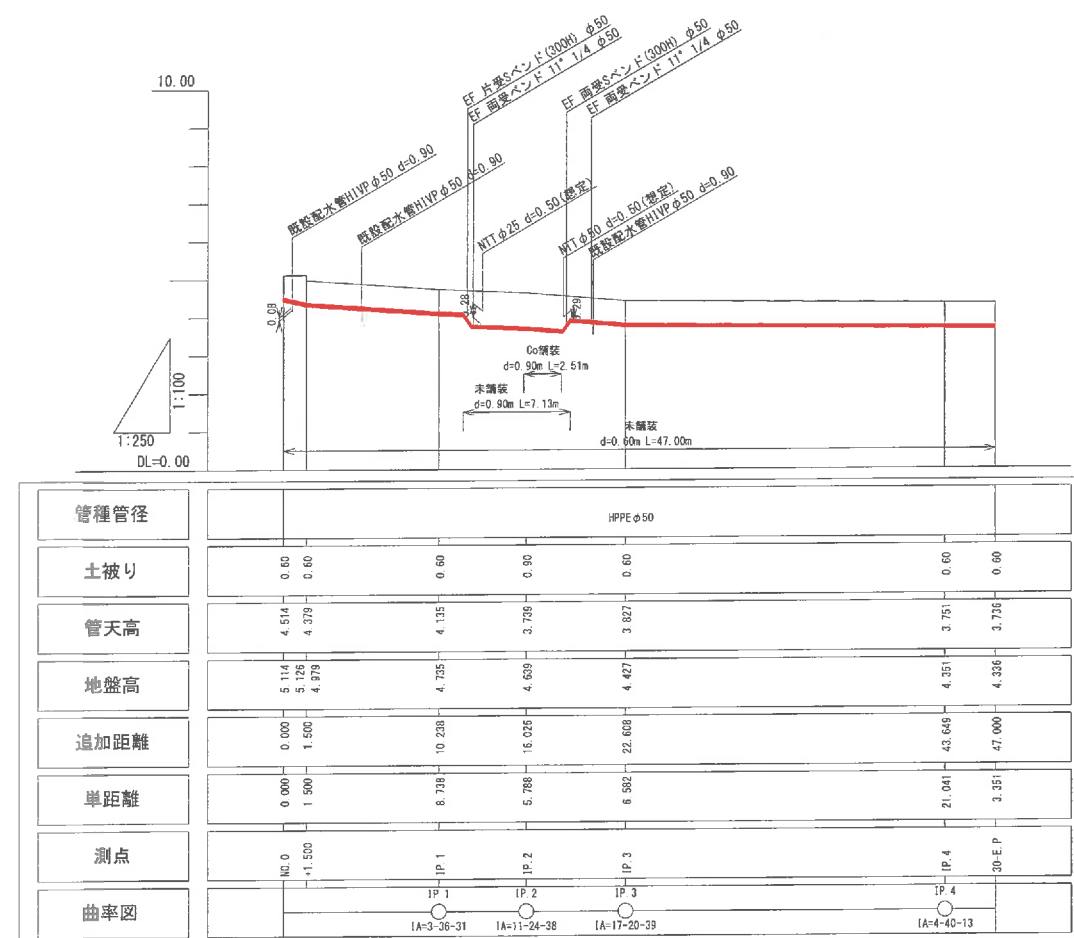


配水管平面図(30号線) S=1:250

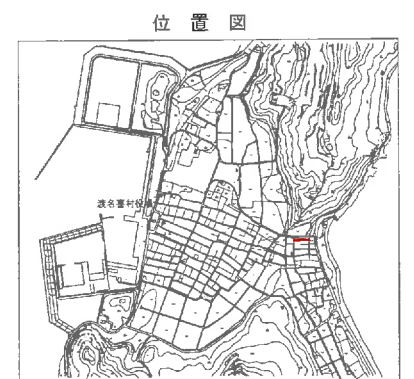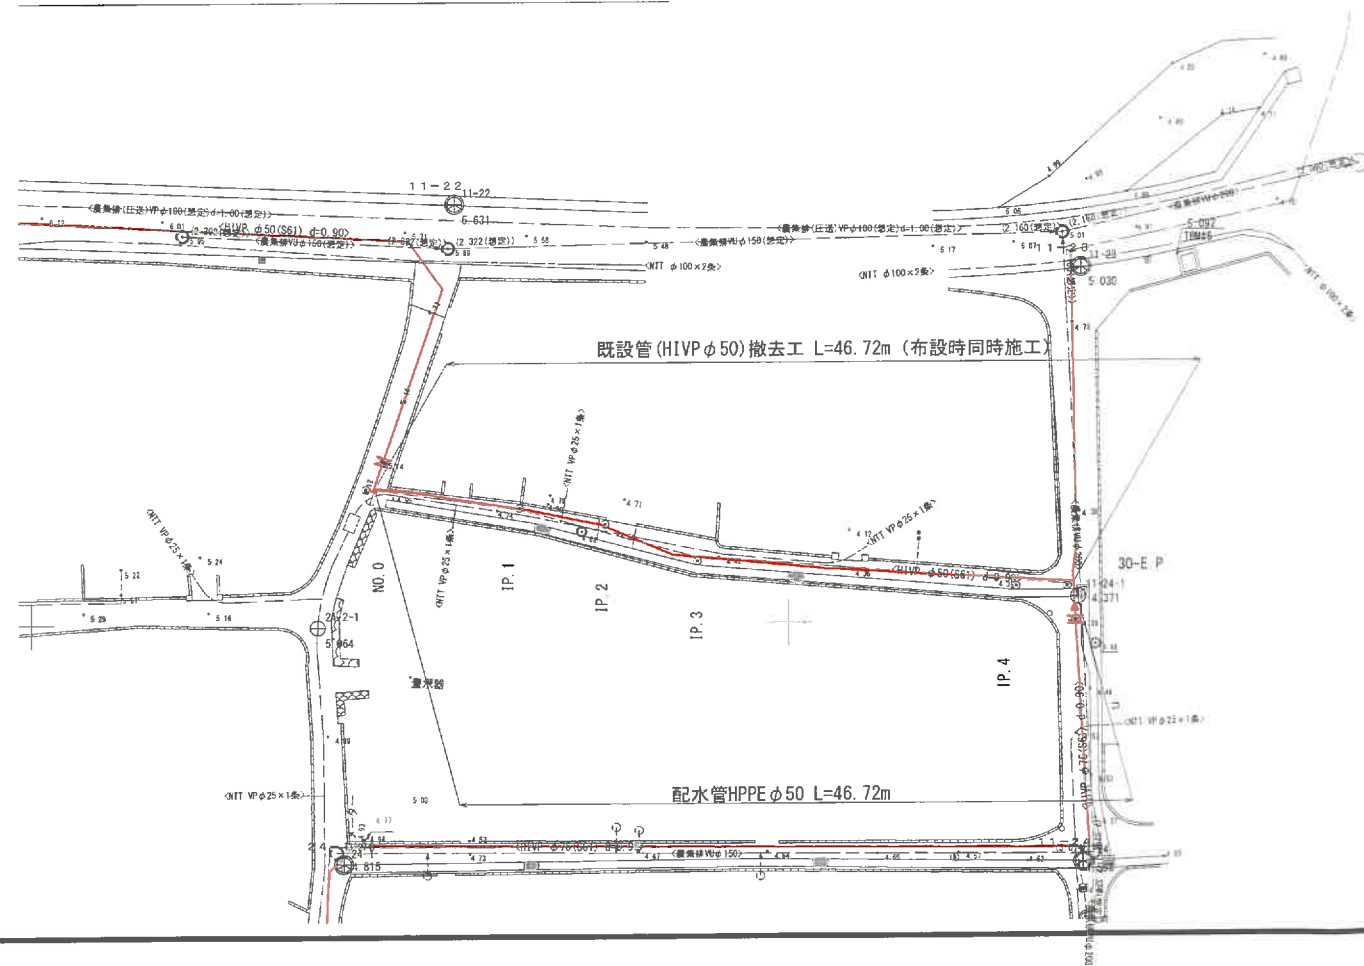


波名喜村配水管 布設替工事実施設計業務委託					
位 置	波名喜村波名喜地区内				
図 種	平面図縦断面図(30号線)				
縮 尺	図 示				
図面番号	77 葉 中 17				
村 長	副 村 長	担 当 課 長	課 員		
沖 縄 県 波 名 喜 村					

配水管縦断面図(D路線)
V=1:100
H=1:250

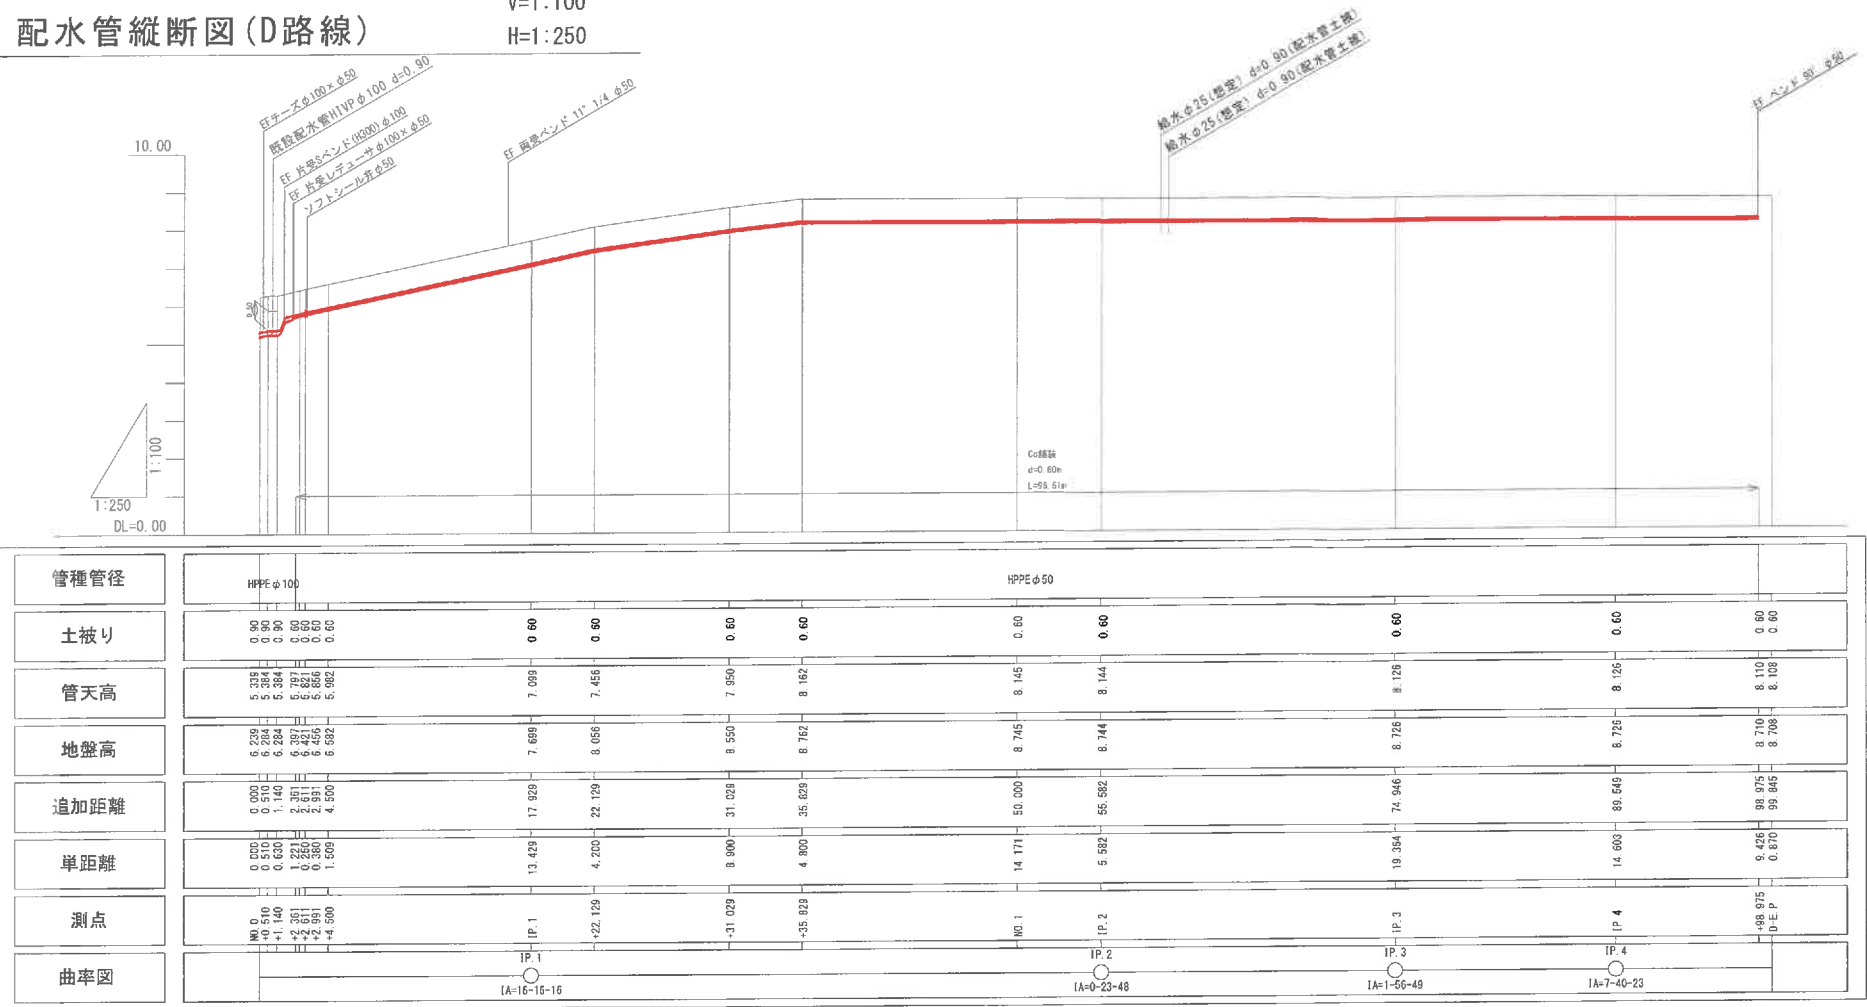


配水管平面図(D路線)
S=1:250

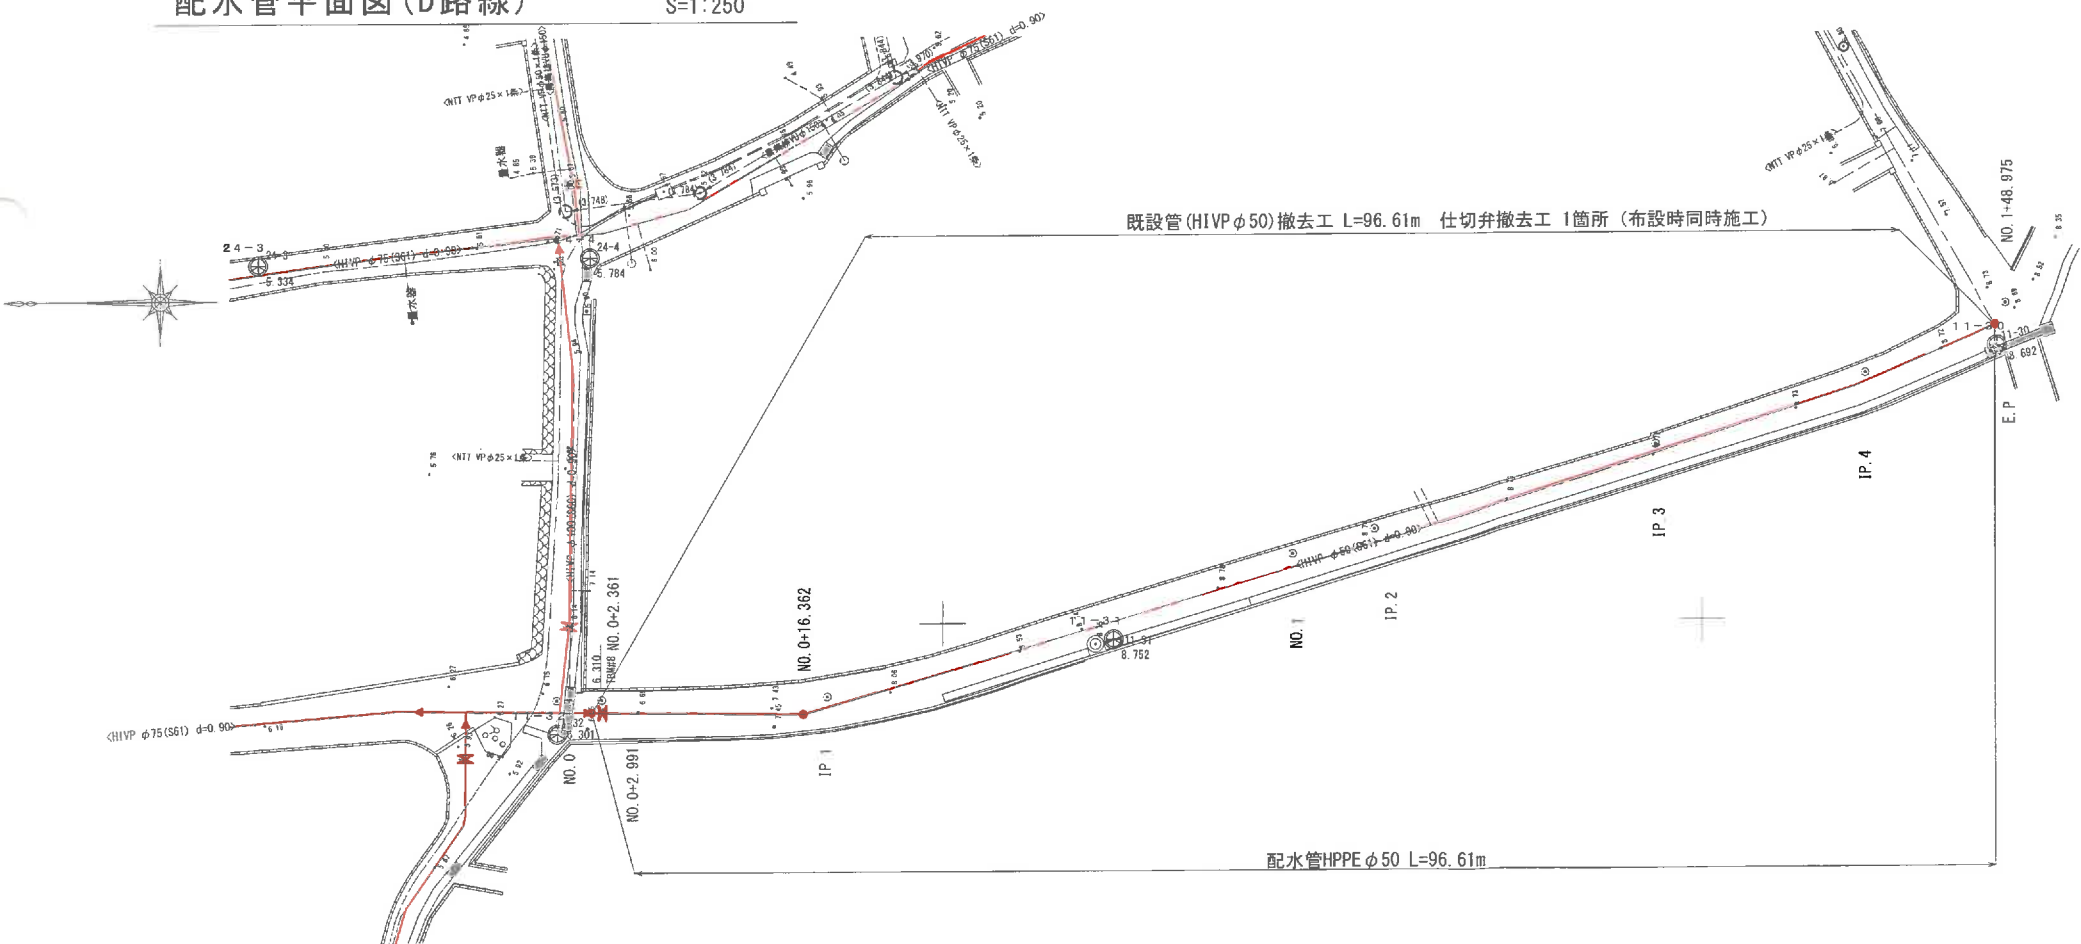

波名喜村配水管路					
布設替工事実施設計業務委託					
位 置	波名喜村波名喜地区内				
図 種	平面図縦断面図(D路線)				
縮 尺	図 示				
図面番号	77 葉中 18				
村 長	副 村 長	担 当 課 長	課 員		
沖 縄 県 波 名 喜 村					

配水管縦断図(E路線) V=1:100 H=1:250

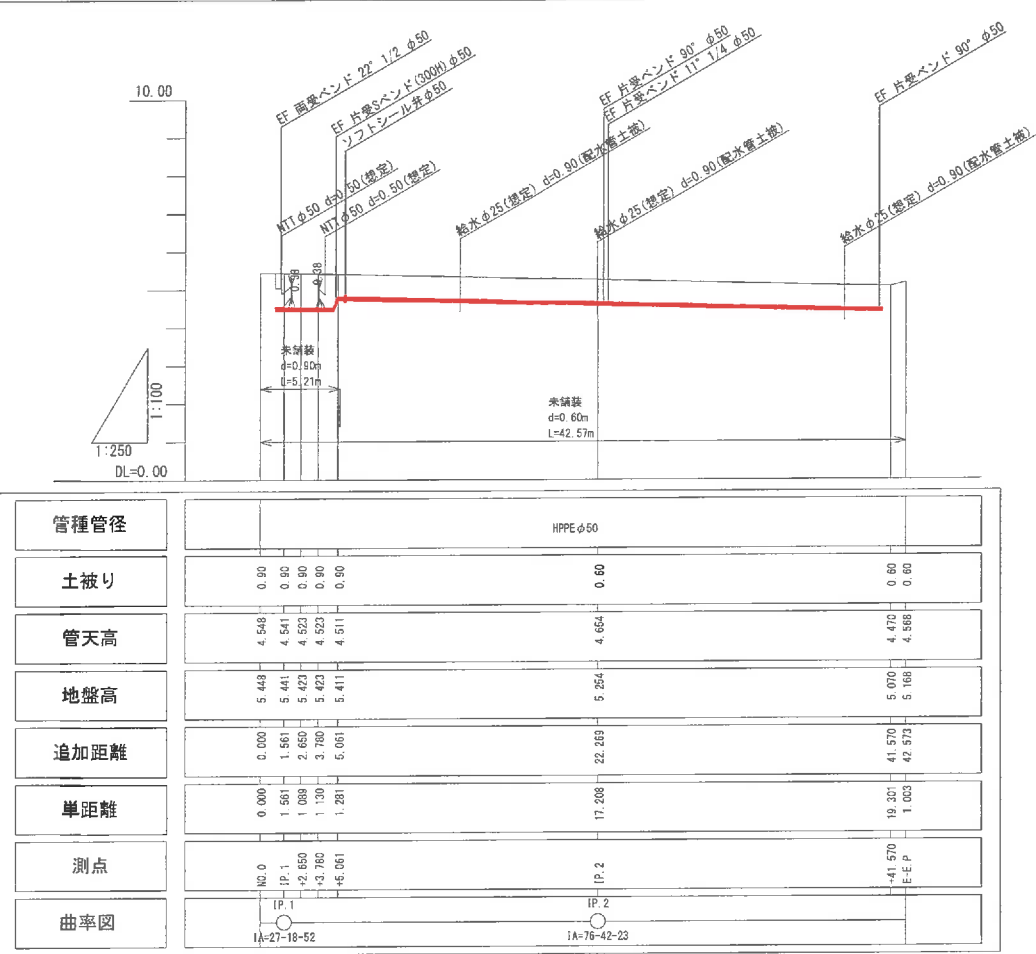


配水管平面図(E路線) S=1:250




波名喜村配水管路 布設工事実施設計業務委託				
位 置	波名喜村波名喜地区内			
図 種	平面図縦断図(E路線)			
縮 尺	図 示			
図面番号	77 案中 19			
村 長	副 村 長	担 当 課 長	課 員	
沖 縄 県 波 名 喜 村				

配水管縦断面図(F路線)
V=1:100
H=1:250

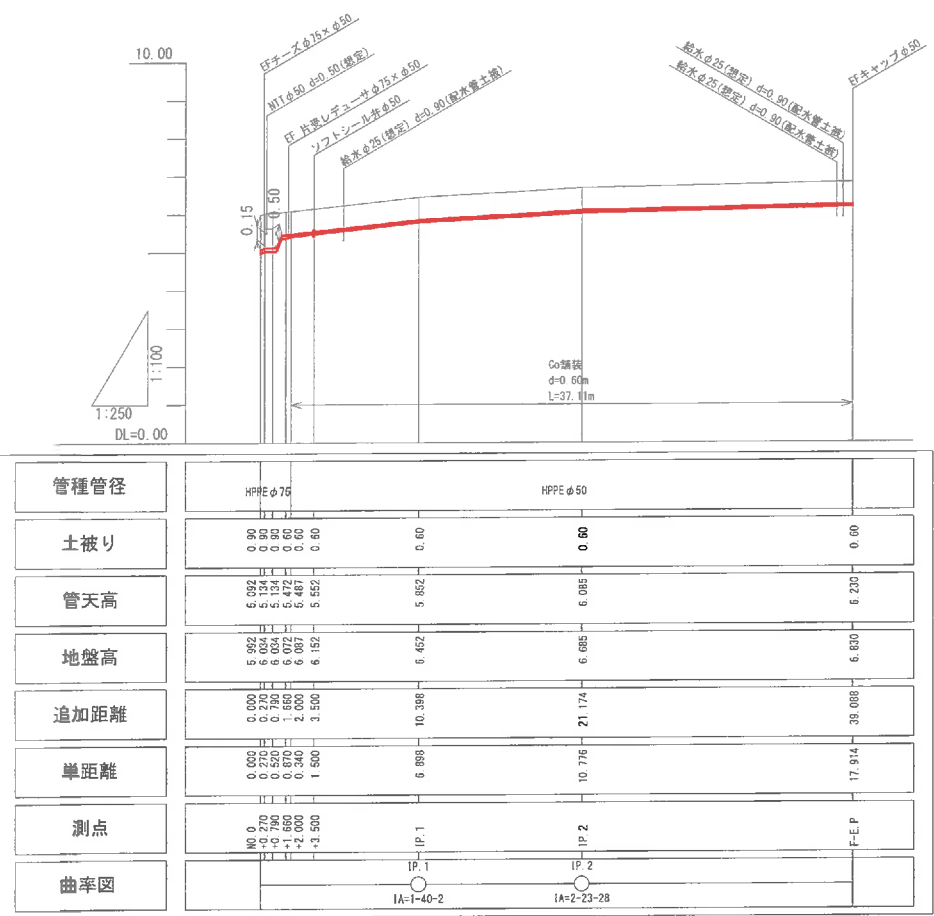

配水管平面図(F路線)
S=1:250

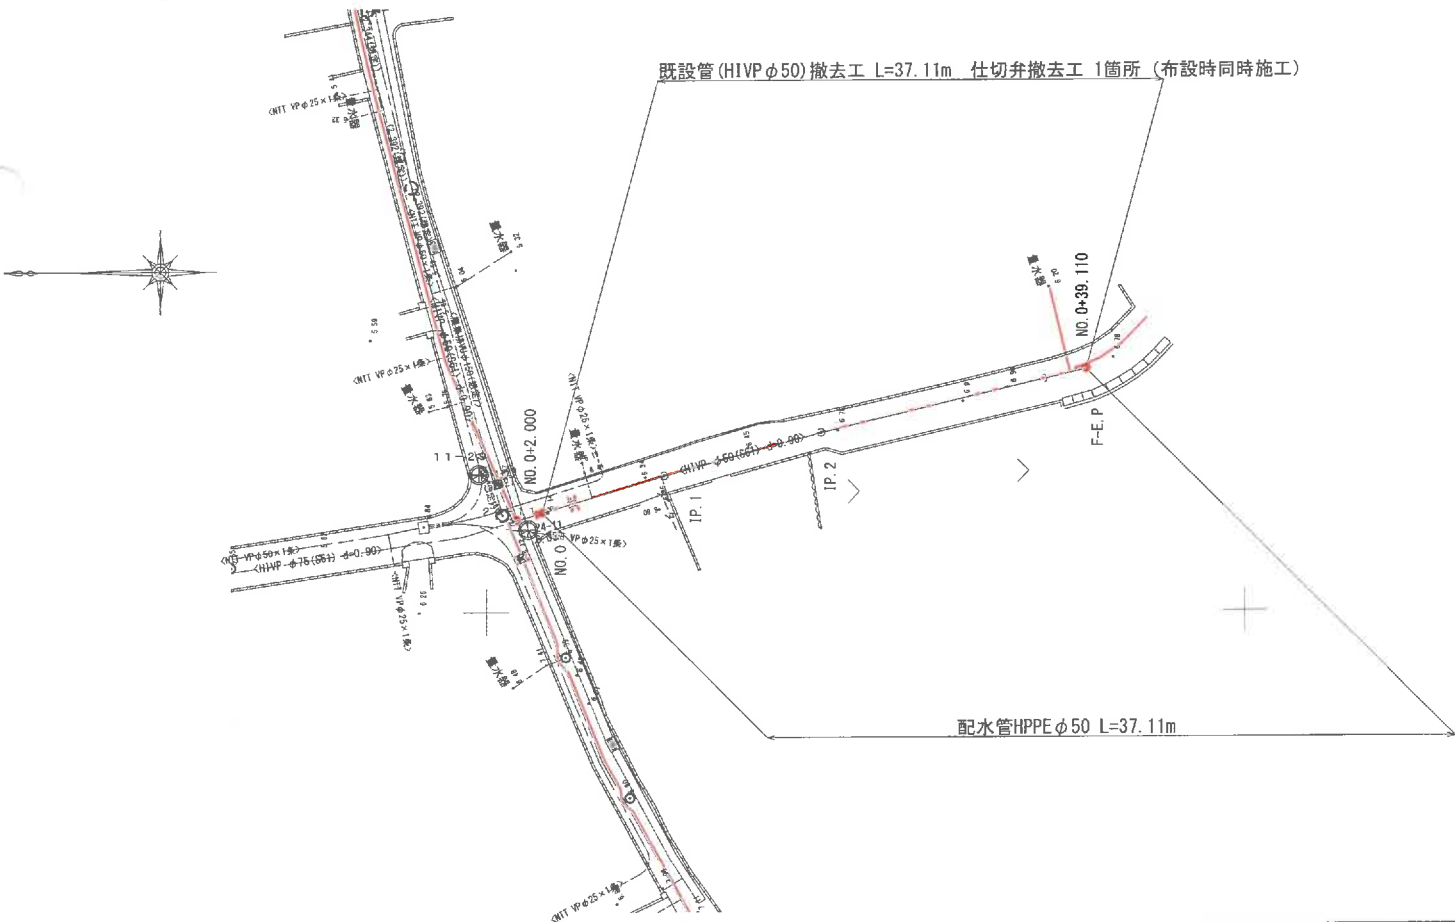

渡名喜村配水管路				
布設替工事実施設計業務委託				
位置	渡名喜村渡名喜地区内			
図種	平面図縦断面図(F路線)			
縮尺	図示			
図面番号	77 葉中 20			
村長	副村長	担当課長	課員	
沖縄県渡名喜村				