



仮設配管図(1号線A)

S=1:250

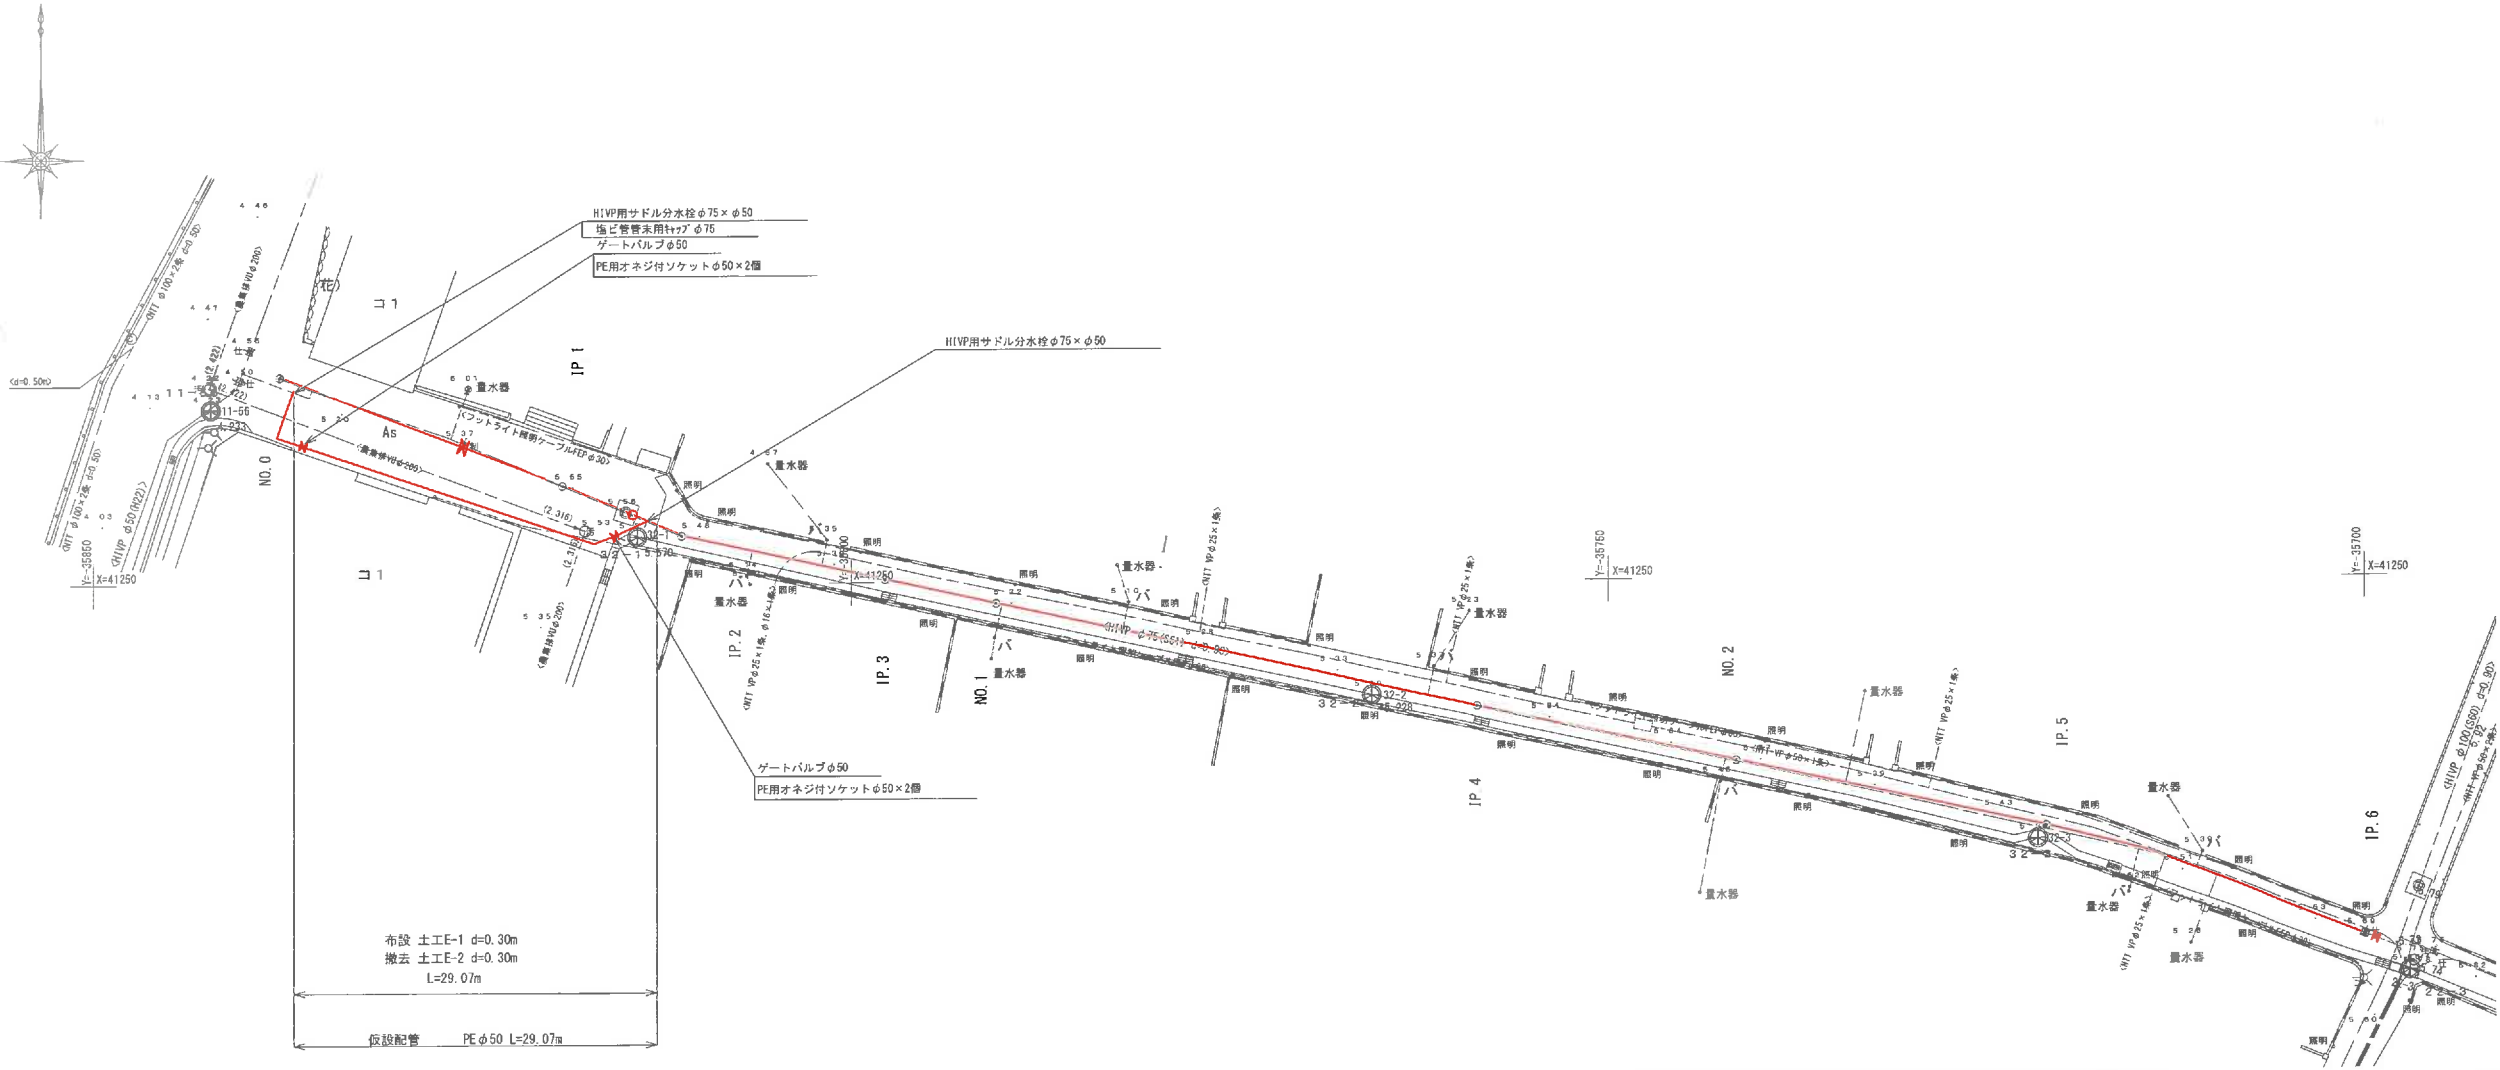

読名喜村配水管路					
布設替工事実施設計業務委託					
位 置	読名喜村読名喜地区内				
図 種	平面図縦断面図(1号線A)				
縮 尺	図 示				
図面番号	77 葉中 60				
村 長	副 村 長		担当課長	課 員	
沖 縄 県 読 名 喜 村					

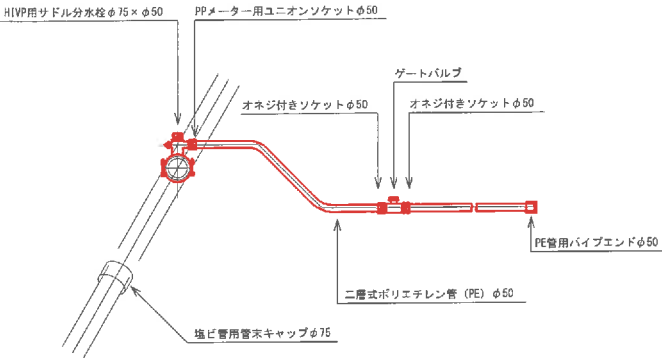

仮設管数量表

給 水 材 料		
名 称	数 量	
HIVP用サドル分水栓φ75×φ50	1	個
PPメーター用ユニオンソケットφ50	1	個
ゲートバルブφ50	1	個
オネジ付きソケットφ50	2	個
二層式ポリエチレン管 (PE) φ50	箇所当り延長	m
PE管用パイプエンドφ50	1	個
塩ビ管用管末キャップφ75	1	個

仮設配管図(1号線B)


S=1:250



位置図



浪名喜村配水管路					
布設管工事実施設計業務委託					
位 置	浪名喜村浪名喜地区内				
図 種	仮設配管図(1号線B)				
縮 尺	図 示				
図面番号	77 業中 61				
村 長	副村長	担当課長	課 員		
沖 縄 県 浪 名 喜 村					

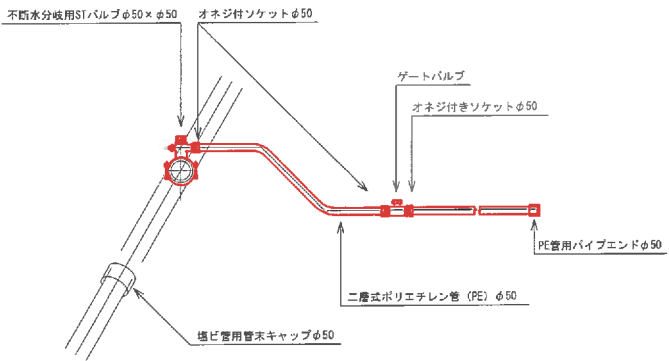


仮設管数量表

給 水 材 料		
名 称	数 量	
不排水分岐用STバルブφ50×φ50	1	個
ゲートバルブφ50	1	個
オネジ付きソケットφ50	3	個
二層式ポリエチレン管 (PE) φ50	箇所当り延長	m
PE管用パイプエンドφ50	1	個
塩ビ管用管末キャップφ50	1	個

仮設配管図 (1号線C)


S=1:250

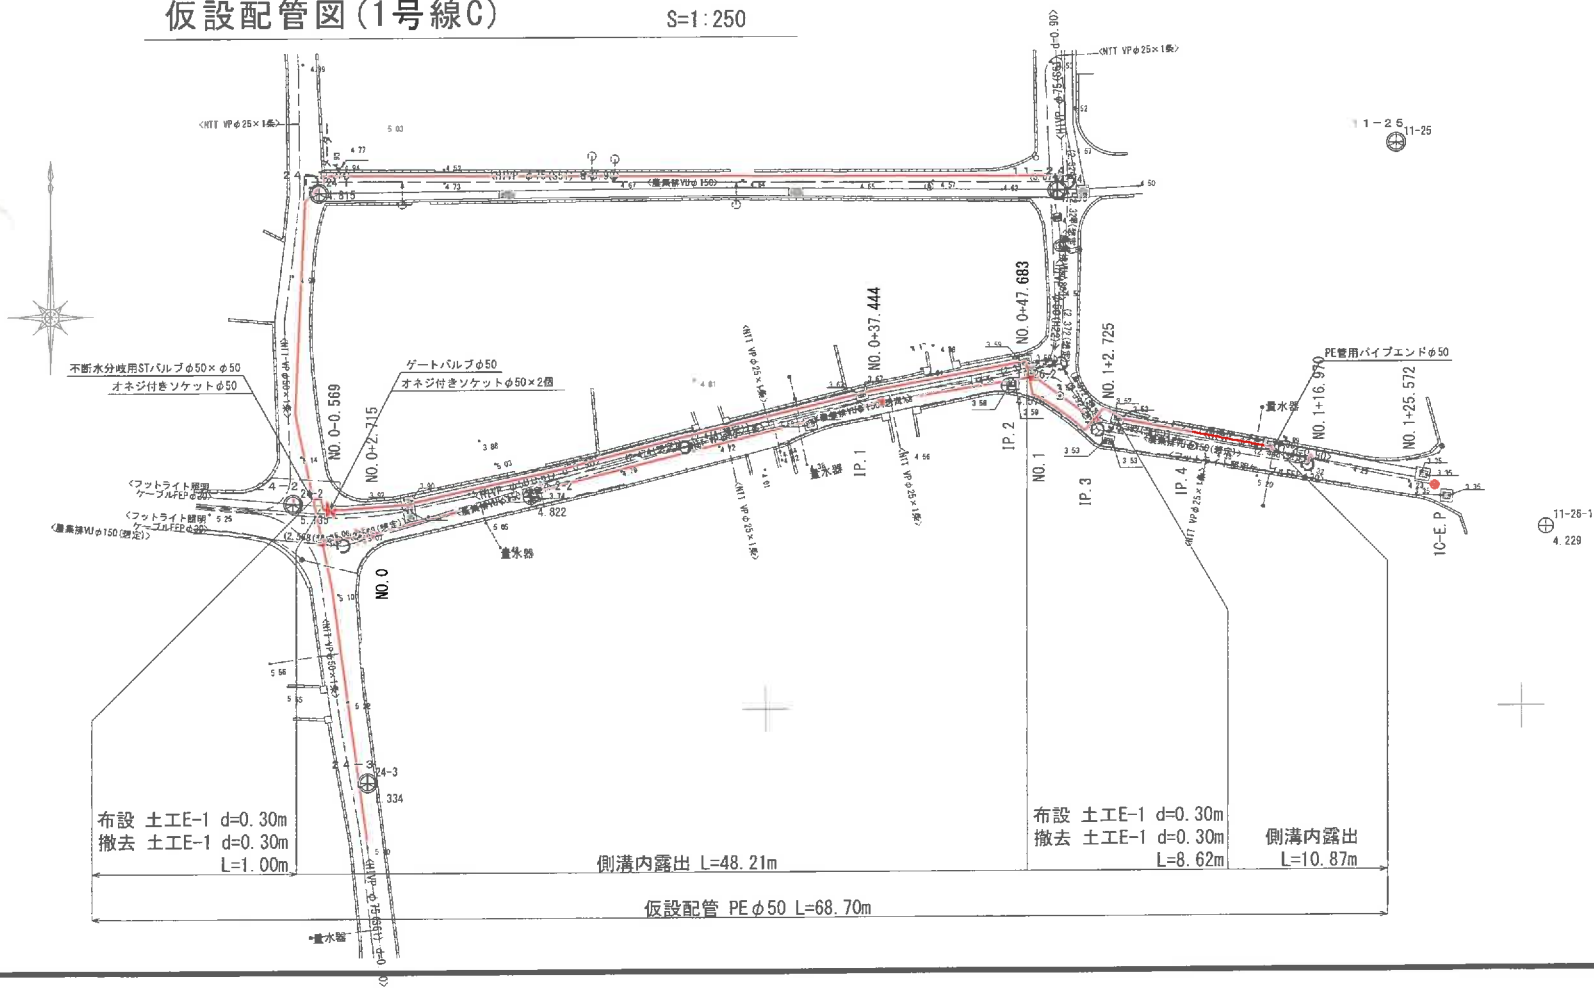

位置図



渡名喜村配水管路					
布設管工事実施設計業務委託					
位 置	渡名喜村渡名喜地区内				
図 種	仮設配管図(1号線C)				
縮 尺	図 示				
図面番号	77 葉 中 62				
村 長		副 村 長		担 当 課 長	課 員
沖 縄 県 渡 名 喜 村					

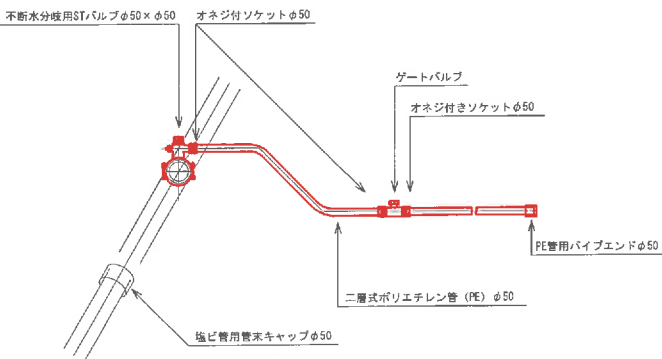


仮設管数量表

給 水 材 料		
名 称	数 量	
不連続分岐用STバルブφ50×φ50	1	個
ゲートバルブφ50	1	個
オネジ付きソケットφ50	3	個
二層式ポリエチレン管 (PE) φ50	箇所当り延長	m
PE管用パイプエンドφ50	1	個
塩ビ管用管末キャップφ50	1	個

仮設配管図 (13号線B 1/2)


S=1:250

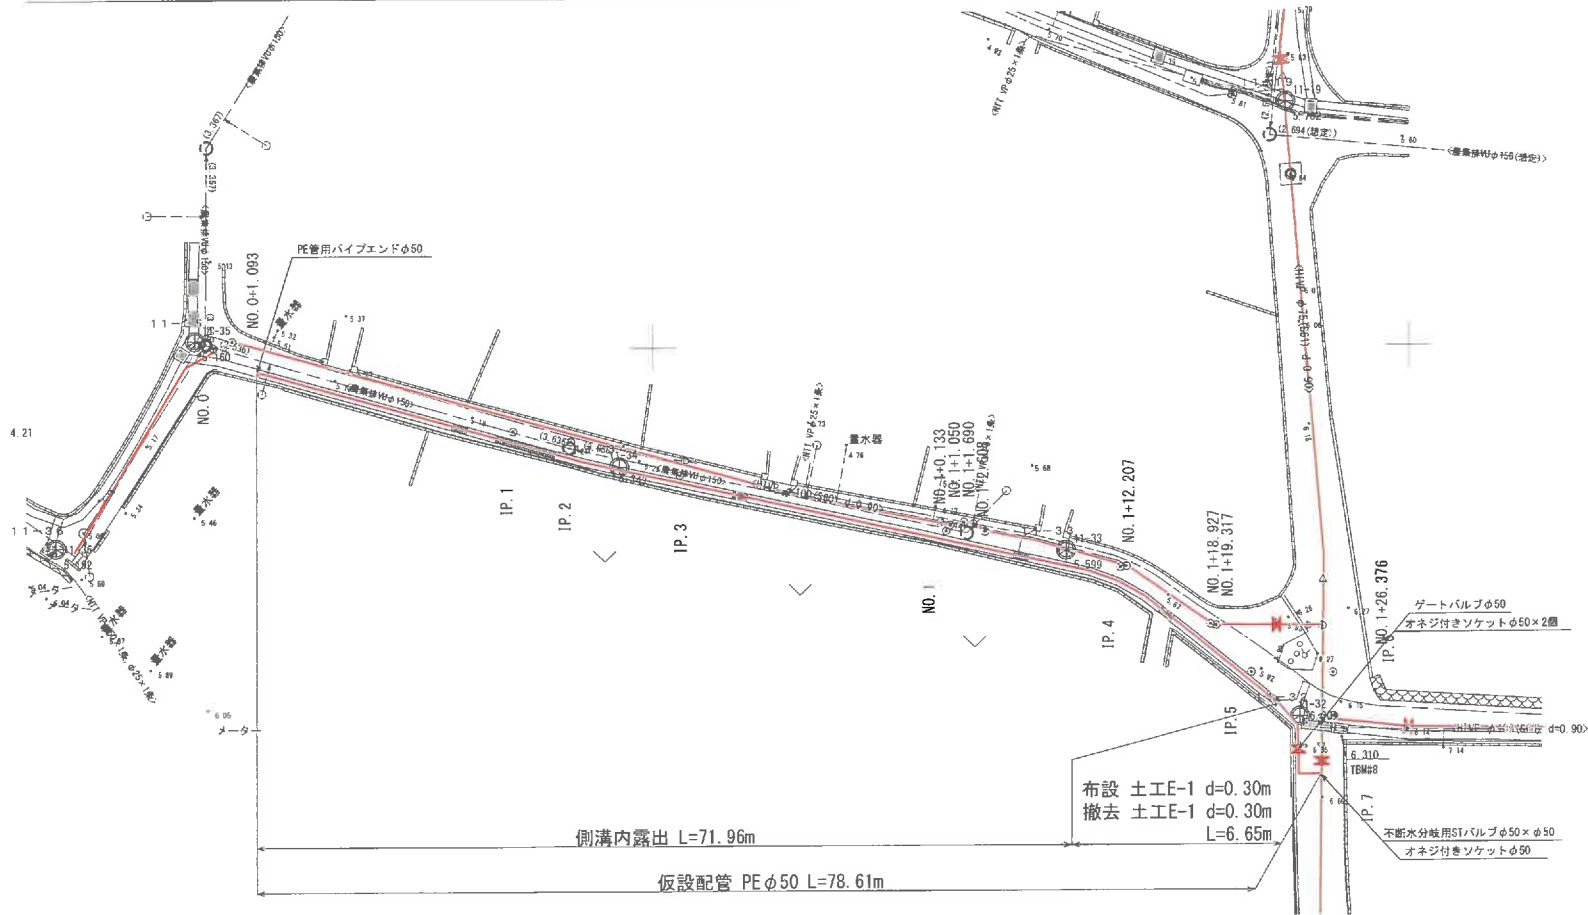

位置図



辻名喜村配水管路 布設替工事実施設計業務委託					
位 置		辻名喜村辻名喜地区内			
図 種		仮設配管図 (13号線B 1/2)			
縮 尺		図 示			
図面番号		77 葉中 63			
村 長		副 村 長	担 当 課 長	課 員	
沖 縄 県 辻 名 喜 村					

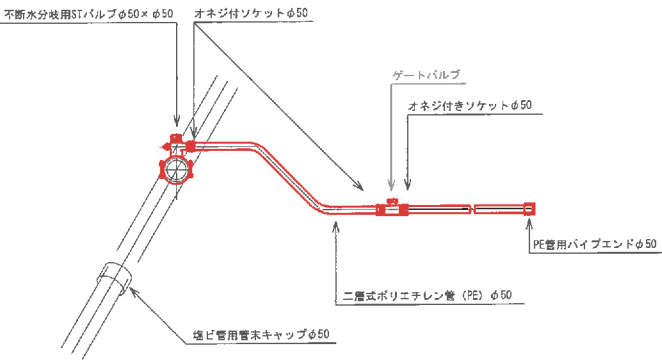


仮設管数量表 (φ100布設工事区間)

給 水 材 料		
名 称	数 量	
不断水分岐用STバルブφ50×φ50	1	個
ゲートバルブφ50	1	個
オネジ付ソケットφ50	3	個
二層式ポリエチレン管 (PE) φ50	箇所当り延長	m
PE管用パイプエンドφ50	1	個
塩ビ管用管末キャップφ50	1	個


仮設管数量表 (φ50布設工事区間)

給 水 材 料		
名 称	数 量	
HIVP用サドル分水栓φ75×φ50	1	個
PPメーター用ユニオンソケットφ50	1	個
ゲートバルブφ50	1	個
オネジ付ソケットφ50	2	個
二層式ポリエチレン管 (PE) φ50	箇所当り延長	m
PE管用パイプエンドφ50	1	個
塩ビ管用管末キャップφ75	1	個

仮設配管図 (13号線B 2/2)

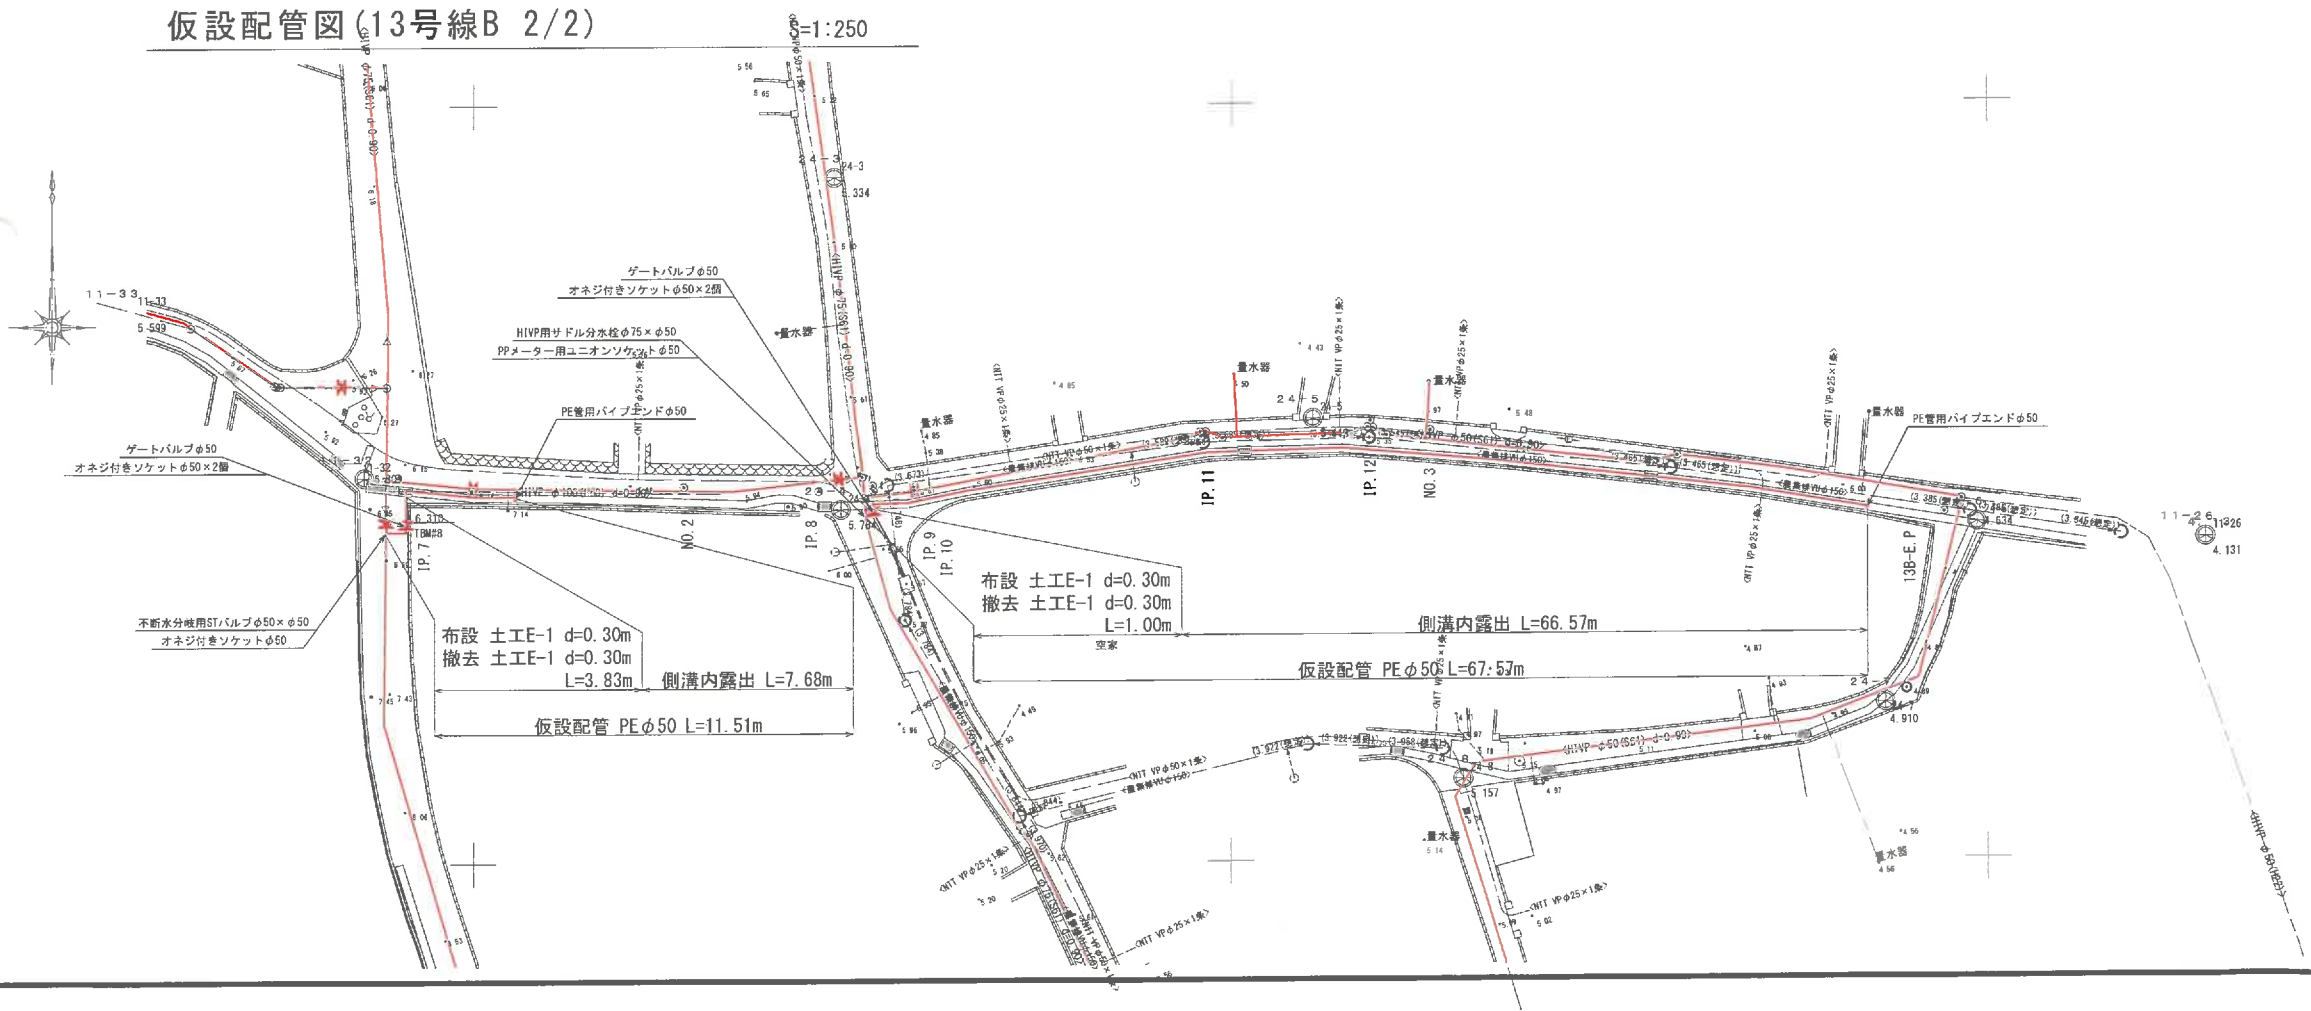



位置図

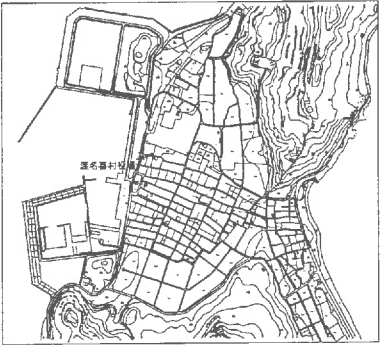

遠名喜村配水管図					
布設管工事実施設計業務委託					
位 置	遠名喜村 遠名喜地区内				
図 種	仮設配管図 (13号線B 2/2)				
縮 尺	図 示				
図面番号	77 葉中 64				
村 長	副 村 長	担 当 課 長	課 員		
沖 縄 県 渡 名 喜 村					

仮設配管図(14号線)

S=1:250

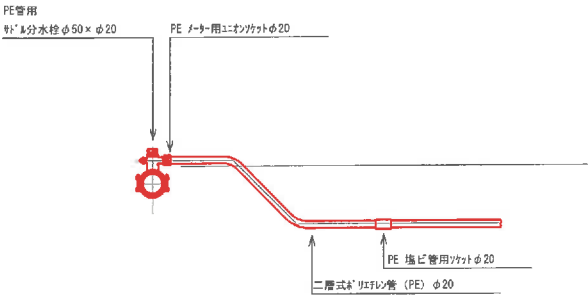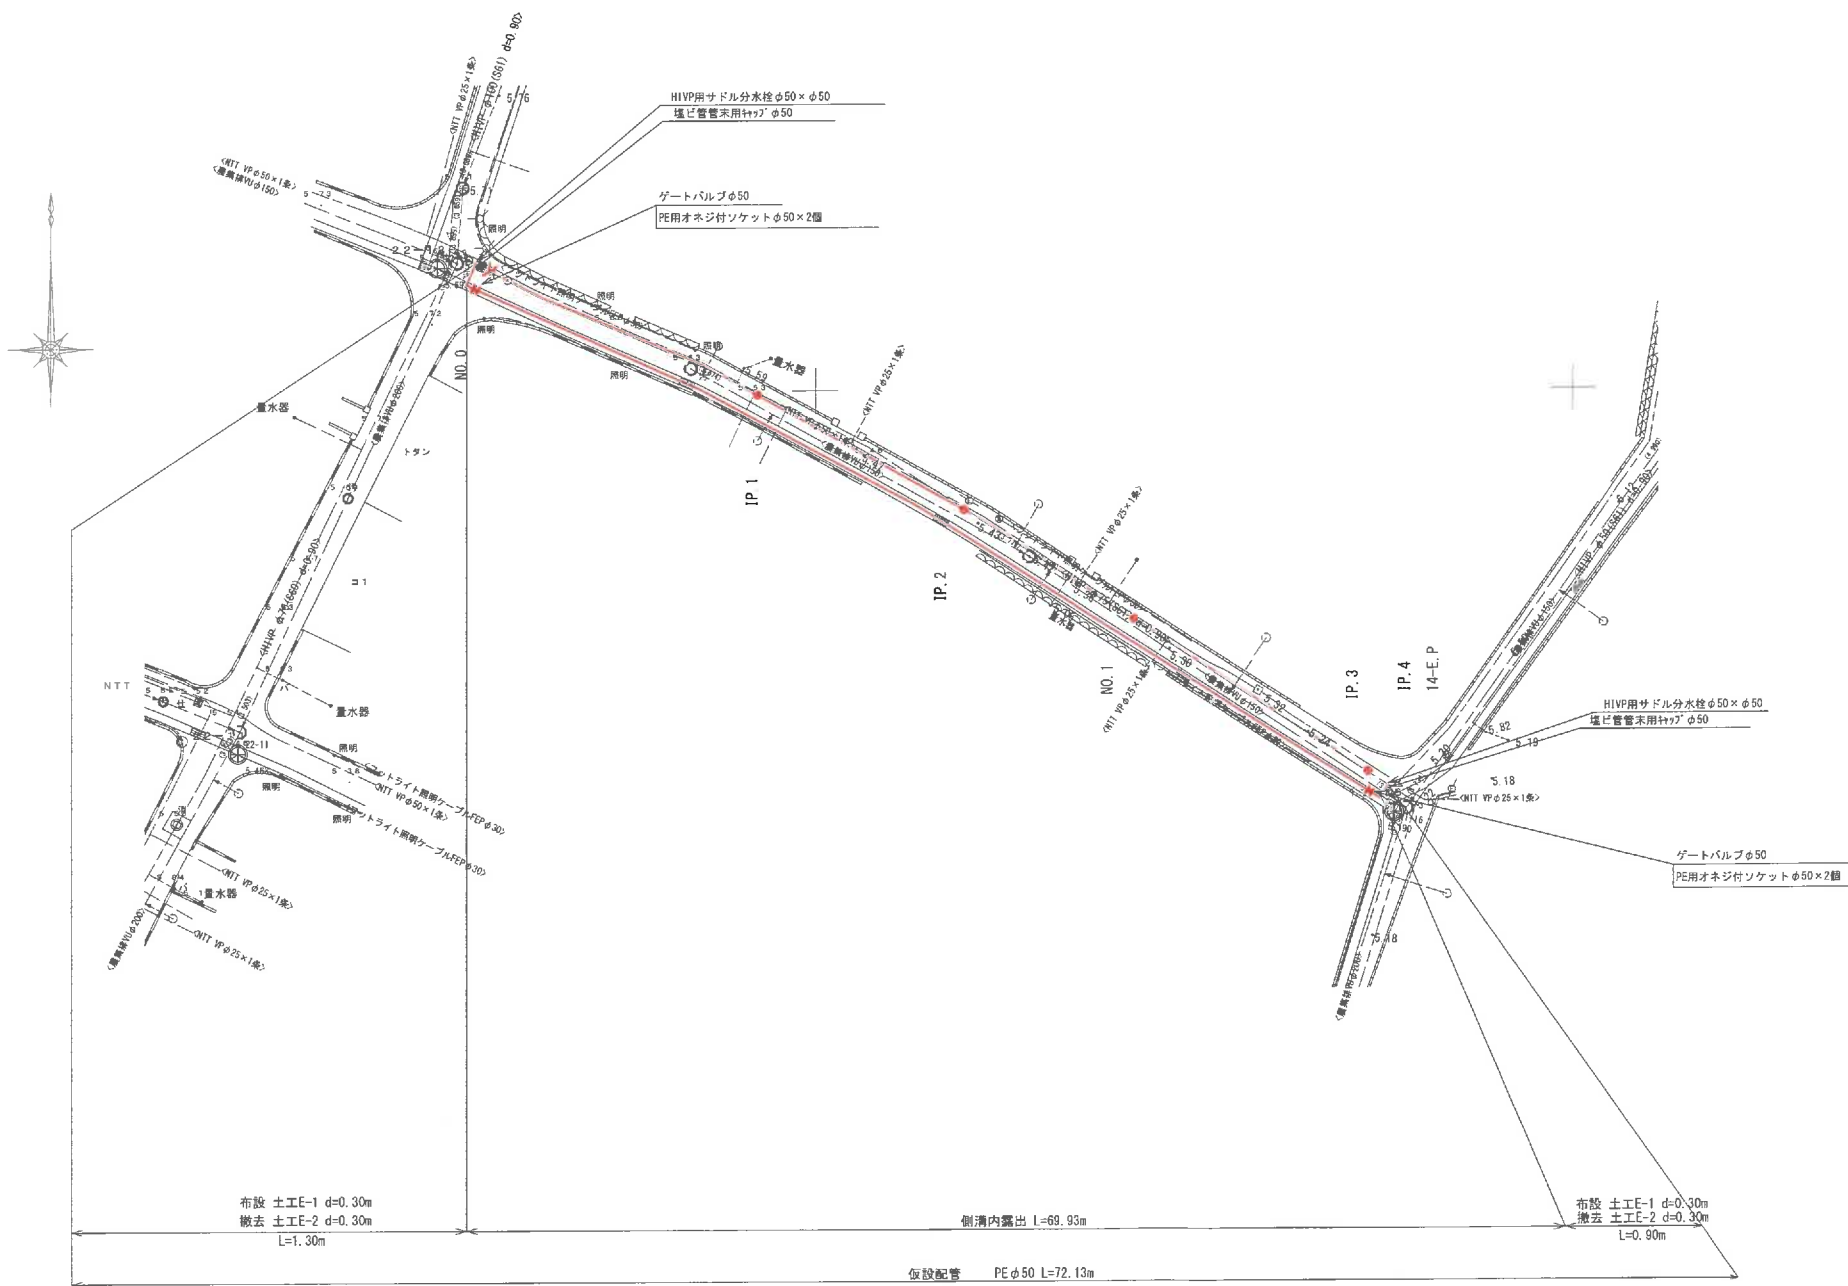


給水管数量表(1箇所当たり)

給水管数量表			
PE用 φ50 X φ20	PE ノーター用 エモンソケット φ20	PE 塩ビ管用 ソケット φ20	二層式 φ20 V型管
1	1	1	箇所当り延長



読名喜村配水管路			
布設替工事実施設計業務委託			
位置	読名喜村読名喜地区内		
図種	平面図縦断面図(14号線)		
縮尺	図示		
図面番号	77 葉中 65		
村長	副村長	担当課長	課員
沖縄県読名喜村			

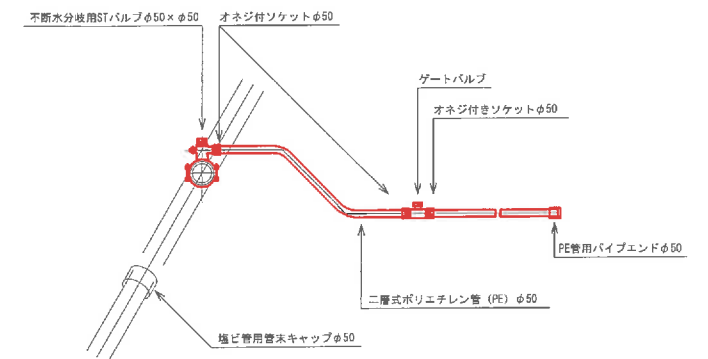


仮設管数量表

給 水 材 料	
名 称	数 量
不断水分岐用STバルブφ50×φ50	1 個
ゲートバルブφ50	1 個
オネジ付きソケットφ50	3 個
二層式ポリエチレン管 (PE) φ50	箇所当り延長 m
PE管用パイプエンドφ50	1 個
塩ビ管用盲キップφ50	1 個

仮設配管図(19号線)


S=1:250

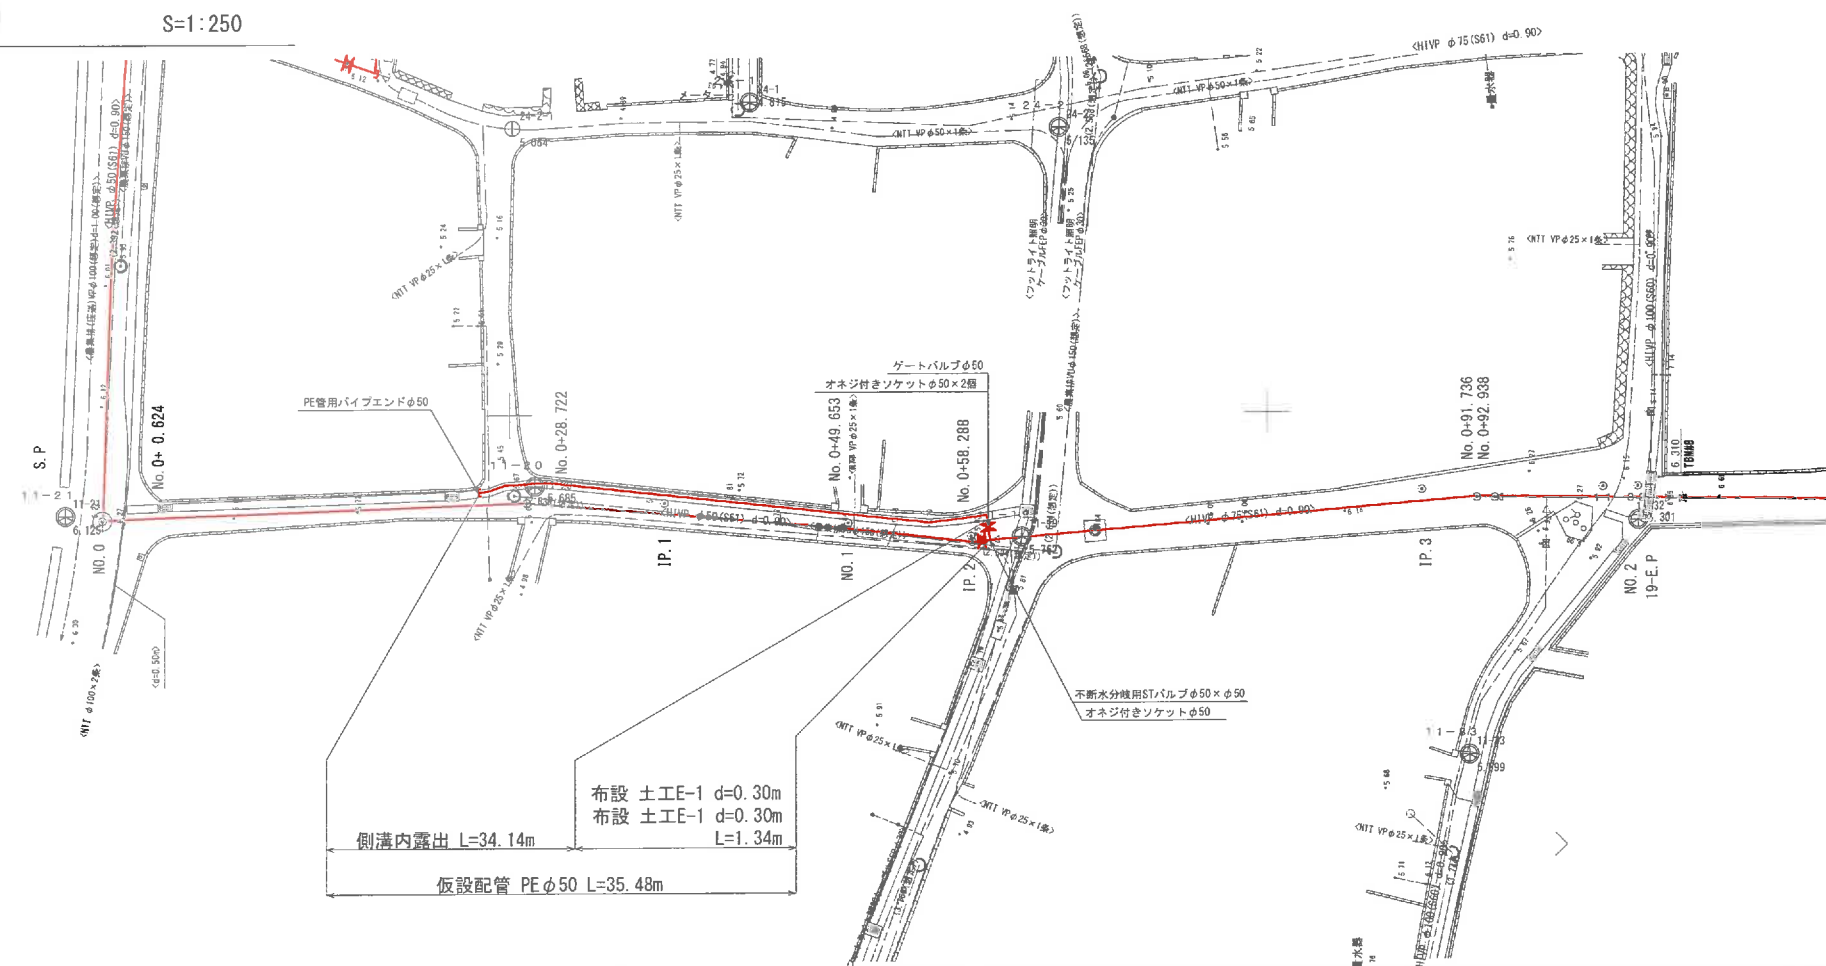

位置図



泣名喜村配水管路					
布設替工事実施設計業務委託					
位	置	泣名喜村泣名喜地区内			
図	種	仮設配管図(19号線)			
縮	尺	図 示			
図面番号		77 葉中 66			
村		副		担当	課
長		村		課	員
沖 縄 県 泣 名 喜 村					

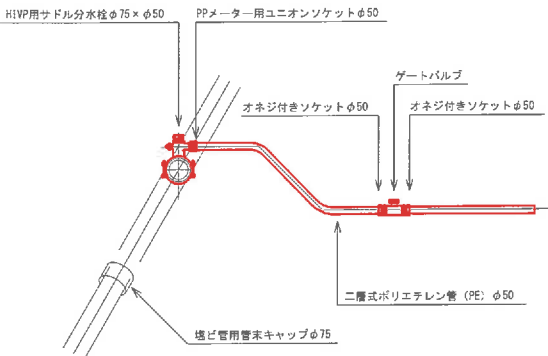


仮設管数量表

給 水 材 料	
名 称	数 量
HIVP用サドル分水栓φ75×φ50	2 個
PPメーター用ユニオンソケットφ50	2 個
ゲートバルブφ50	2 個
オネジ付きソケットφ50	4 個
二層式ポリエチレン管 (PE) φ50	箇所当り延長 m
塩ビ管用管末キャップφ75	2 個

仮設配管図 (20号線B)


S=1:250

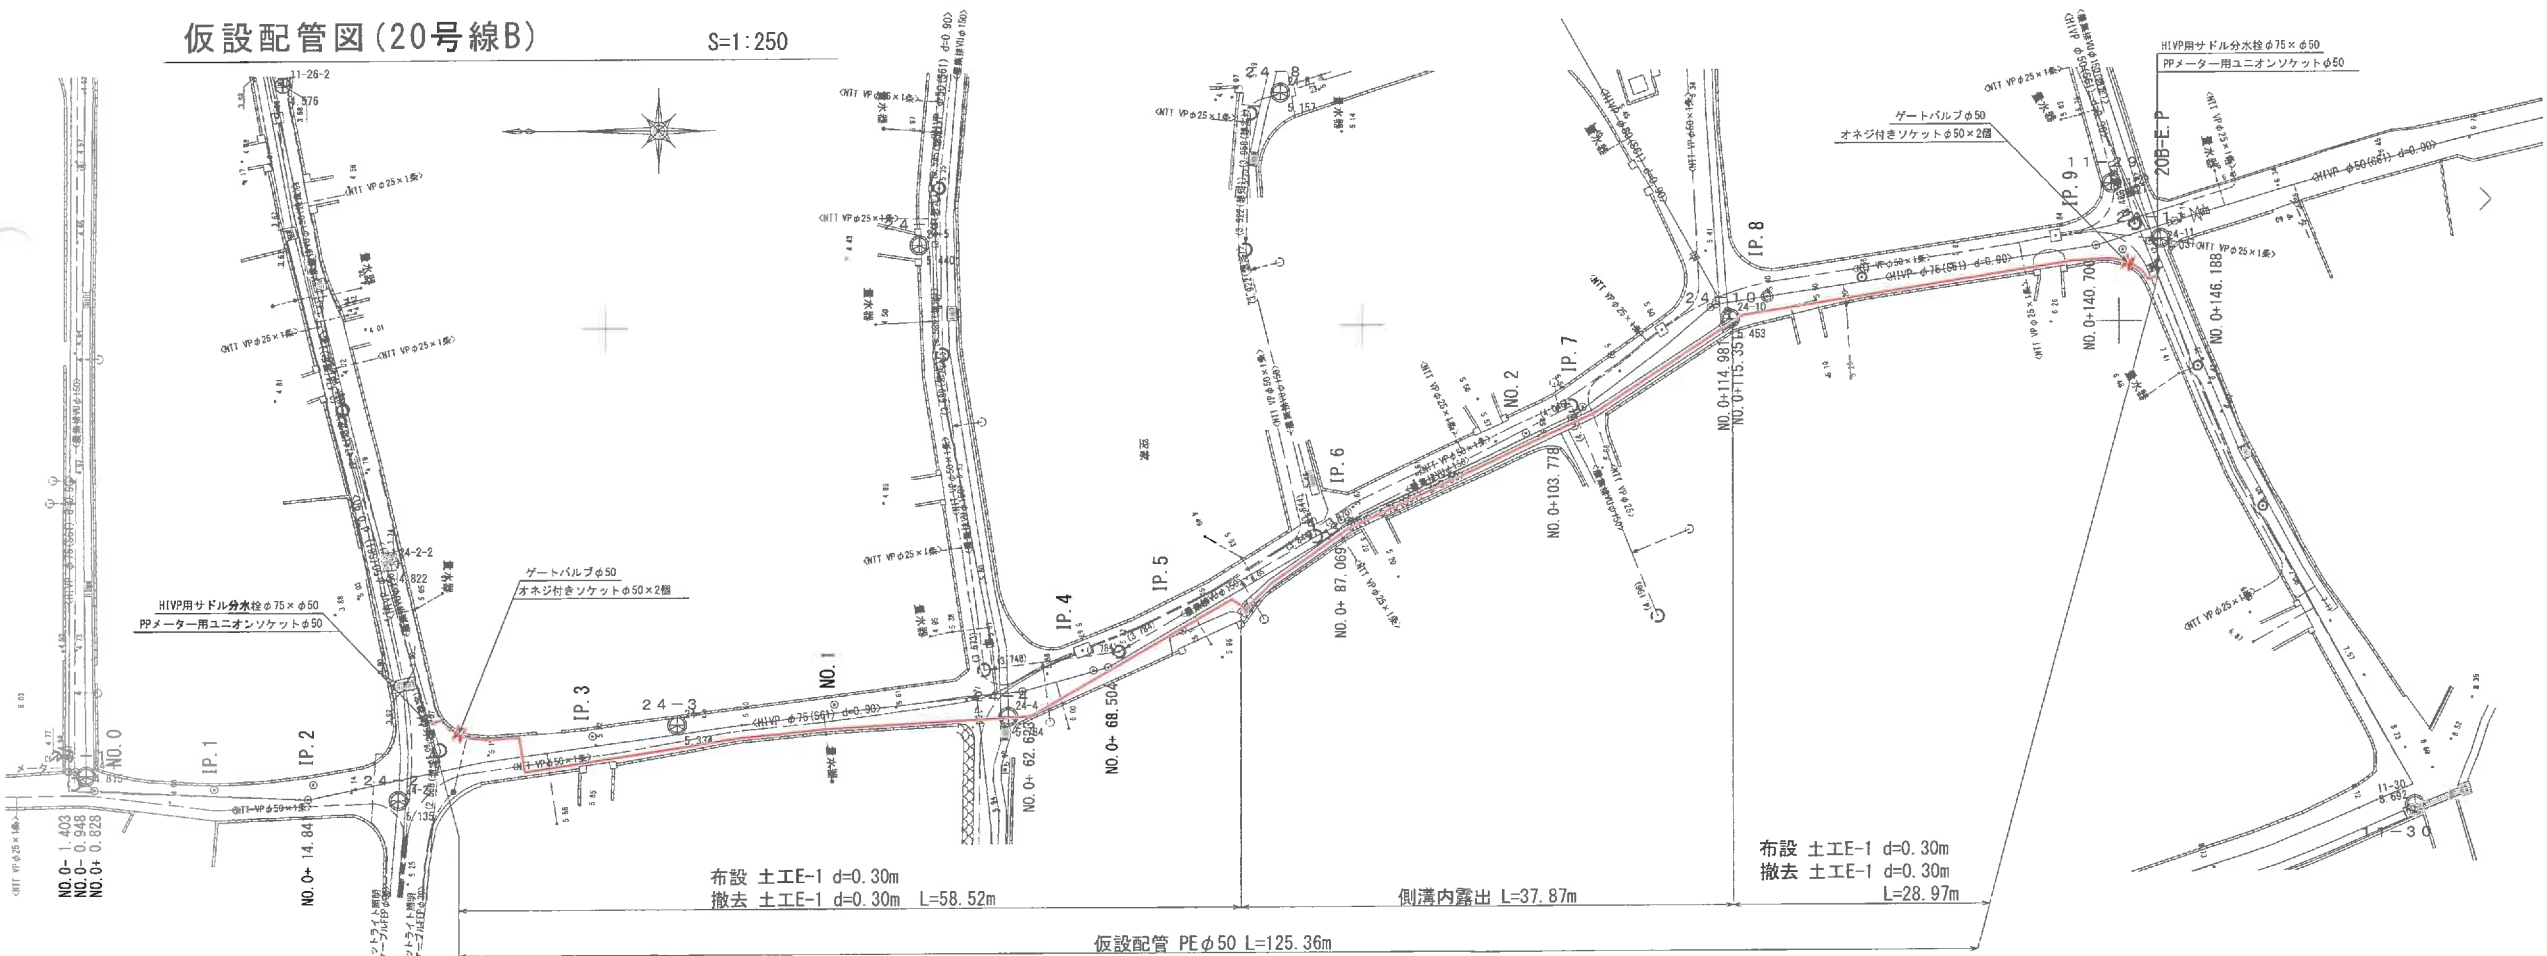

位置図



仮設配管工事実施設計業務委託	
位 置	瀬名喜村瀬名喜地区内
図 種	仮設配管図 (20号線B)
縮 尺	図 示
図面番号	77 案 中 67
村 長	副 村 長
担 当 課 長	課 員
沖 縄 県 瀬 名 喜 村	

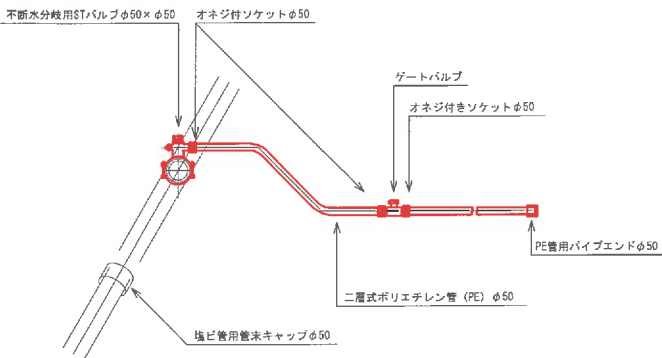


仮設管数量表

給 水 材 料	
名 称	数 量
不斷水分岐用STバルブφ50×φ50	1 個
ゲートバルブφ50	1 個
オネジ付きソケットφ50	3 個
二層式ポリエチレン管 (PE) φ50	箇所当り延長 m
PE管用パイプエンドφ50	1 個
塩ビ管用管末キャップφ50	1 個

仮設配管図(23号線)


S=1:250

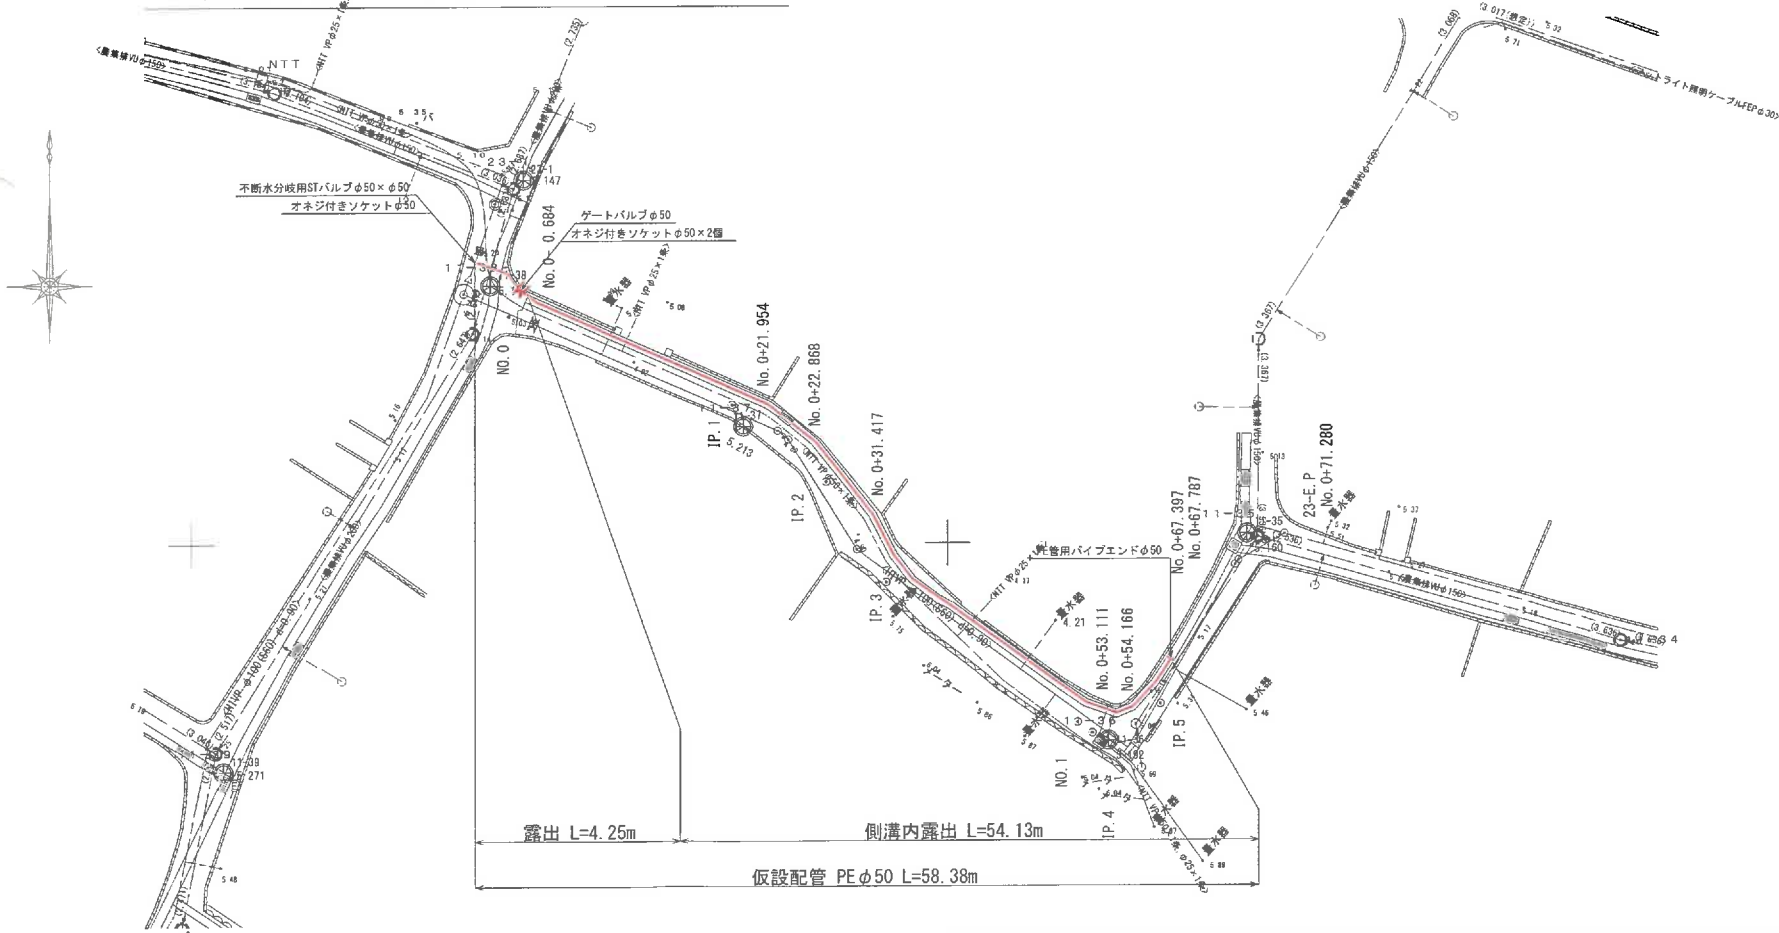

位置図



渡名喜村配水管路				
布設特工事実施設計業務委託				
位 置	渡名喜村渡名喜地区内			
図 種	仮設配管図(23号線)			
縮 尺	図 示			
図面番号	77 葉中 69			
村 長	副 村 長	担 当 課 長	課 員	
沖 縄 県 渡 名 喜 村				

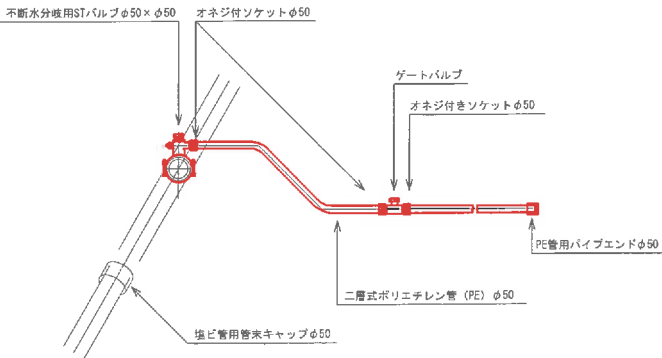


仮設管数量表

給 水 材 料		
名 称	数 量	
不斷水分岐用STバルブφ50×φ50	1	個
ゲートバルブφ50	1	個
オネジ付きソケットφ50	3	個
二層式ポリエチレン管 (PE) φ50	箇所当り延長	m
PE管用パイプエンドφ50	1	個
塩ビ管用管末キャップφ50	1	個

仮設配管図 (24号線)


S=1:250

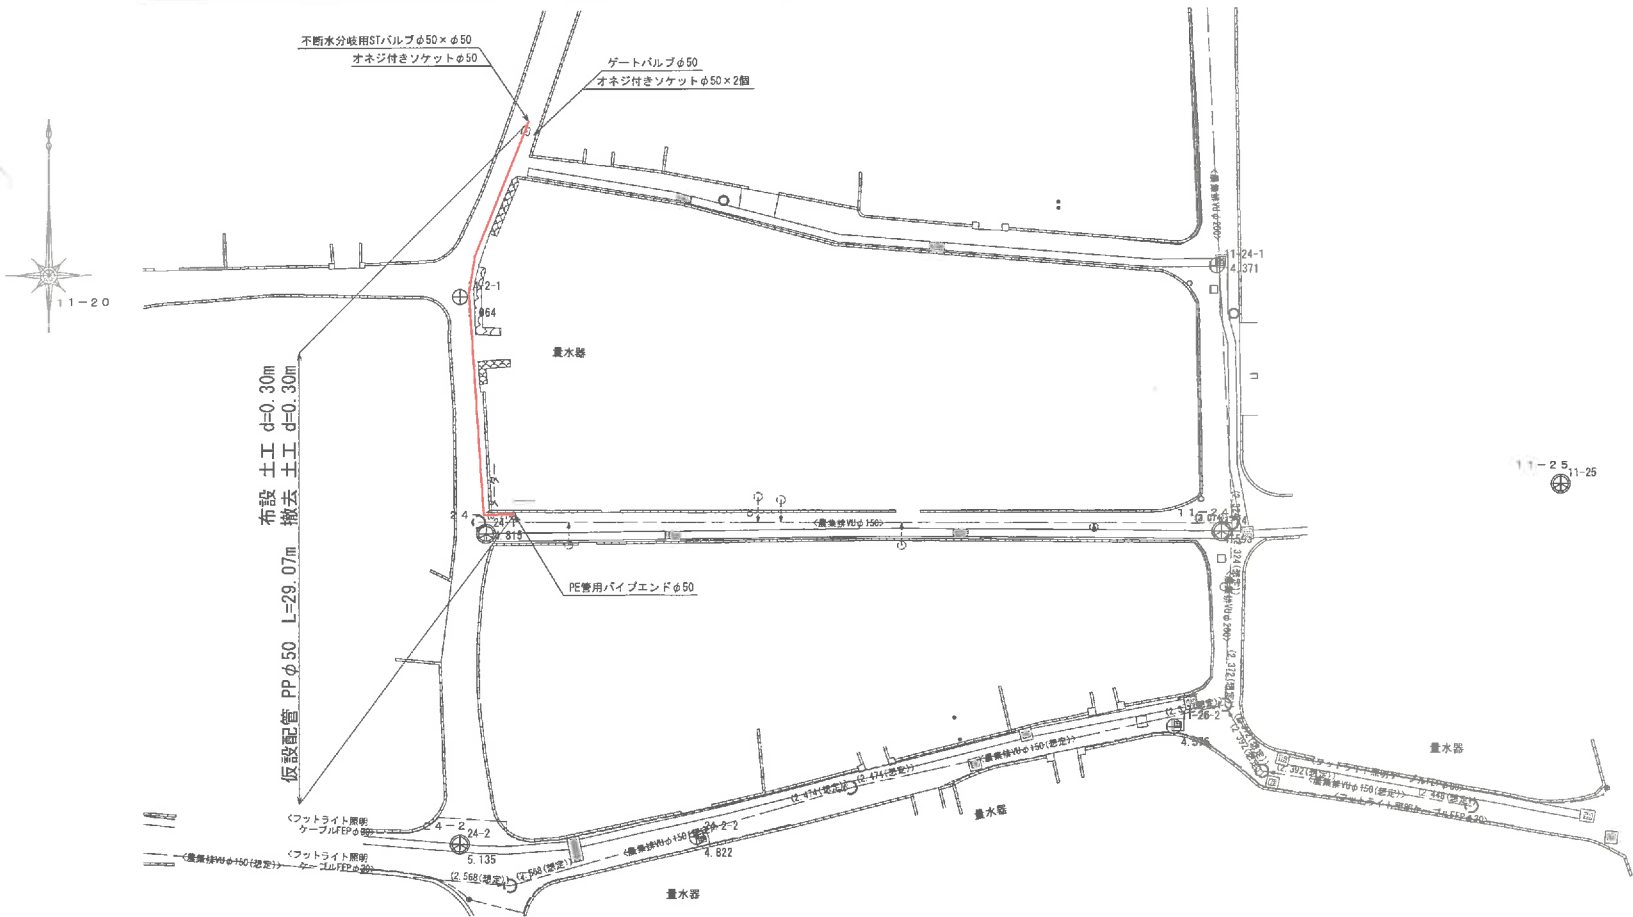

位置図



渡名喜村配水管路					
布設替工事実施設計業務委託					
位 置	渡名喜村渡名喜地区内				
図 種	仮設配管図 (24号線)				
縮 尺	図 示				
図面番号	77 葉 中 70				
村 長	副 村 長	担 当 課 長	課 員		
沖 縄 県 渡 名 喜 村					

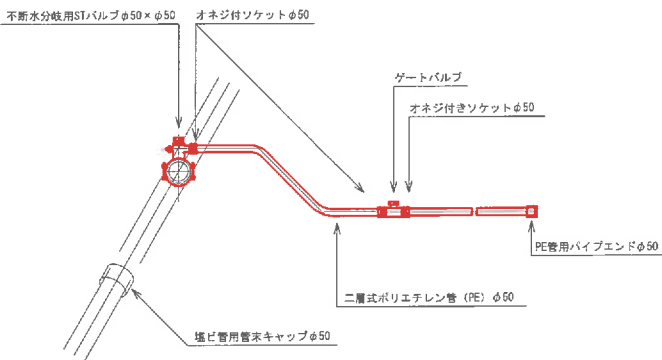


仮設管数量表

給 水 材 料	
名 称	数 量
不断水分岐用STバルブφ50×φ50	1 個
ゲートバルブφ50	1 個
オネジ付きソケットφ50	3 個
二層式ポリエチレン管 (PE) φ50	箇所当り延長 m
PE管用パイプエンドφ50	1 個
塩ビ管用管末キャップφ50	1 個

仮設配管図 (E路線)


S=1:250

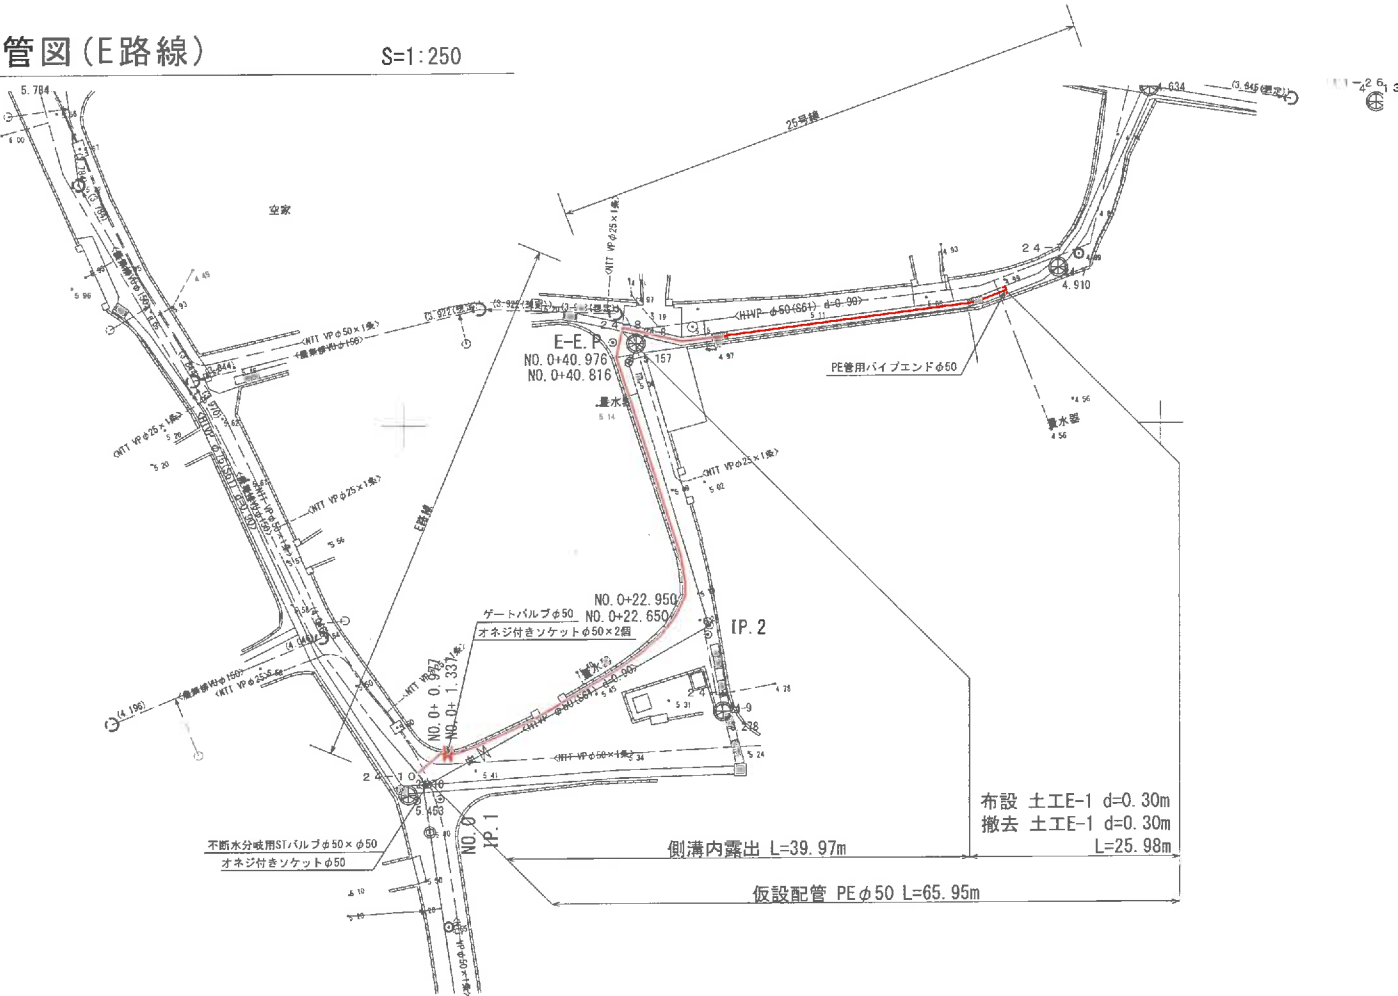

位置図



渡名喜村配水管路				
布設管工事実施設計業務委託				
位 置	渡名喜村渡名喜地区内			
図 種	仮設配管図 (E路線)			
縮 尺	図 示			
図面番号	77 葉 中 71			
村 長	副 村 長	担 当 課 長	課 員	
沖 縄 県 渡 名 喜 村				

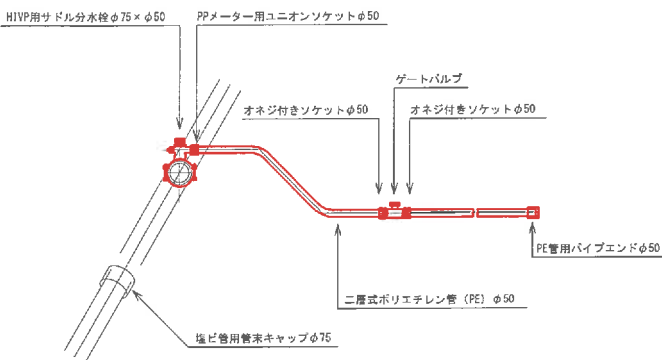


仮設管数量表

給 水 材 料	
名 称	数 量
HIVP用サドル分水栓φ75×φ50	1 個
PPメーター用ユニオンソケットφ50	1 個
ゲートバルブφ50	1 個
オネジ付きソケットφ50	2 個
二層式ポリエチレン管 (PE) φ50	箇所当り延長 m
PE管用パイプエンドφ50	1 個
塩ビ管用管末キャップφ75	1 個

仮設配管図 (29号線)


S=1:250

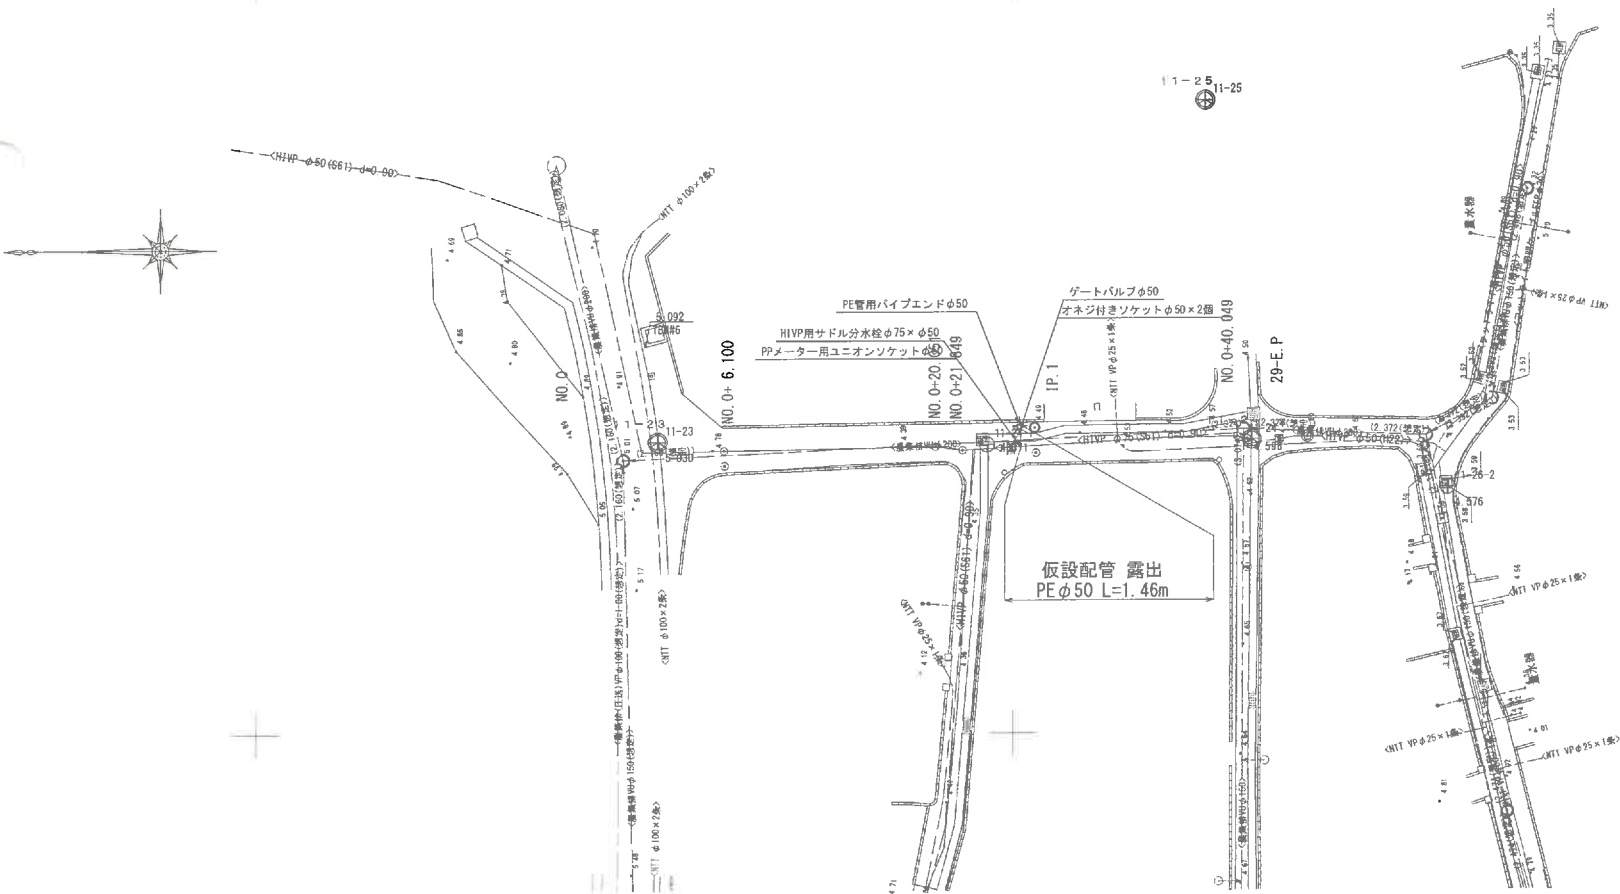

位置図



仮設配水管路	
施設工事業設計業務委託	
位 置	仮設配水管路敷設地区内
図 種	仮設配水管図 (29号線)
縮 尺	図 示
図面番号	77 第 72
村 長	副 村 長 担 当 課 長 課 員
沖 縄 県 渡 名 喜 村	

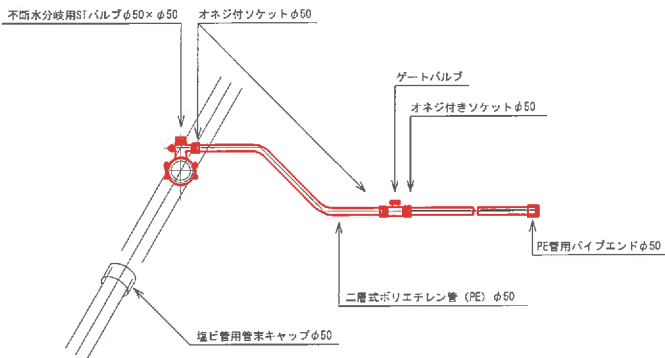


仮設管数量表

給 水 材 料	
名 称	数 量
不斷水分岐用STバルブφ50×φ50	1 個
ゲートバルブφ50	1 個
オネジ付きソケットφ50	3 個
二層式ポリエチレン管 (PE) φ50	箇所当り延長 m
PE管用パイプエンドφ50	1 個
塩ビ管用管末キャップφ50	1 個

仮設配管図 (30号線)

S=1:250

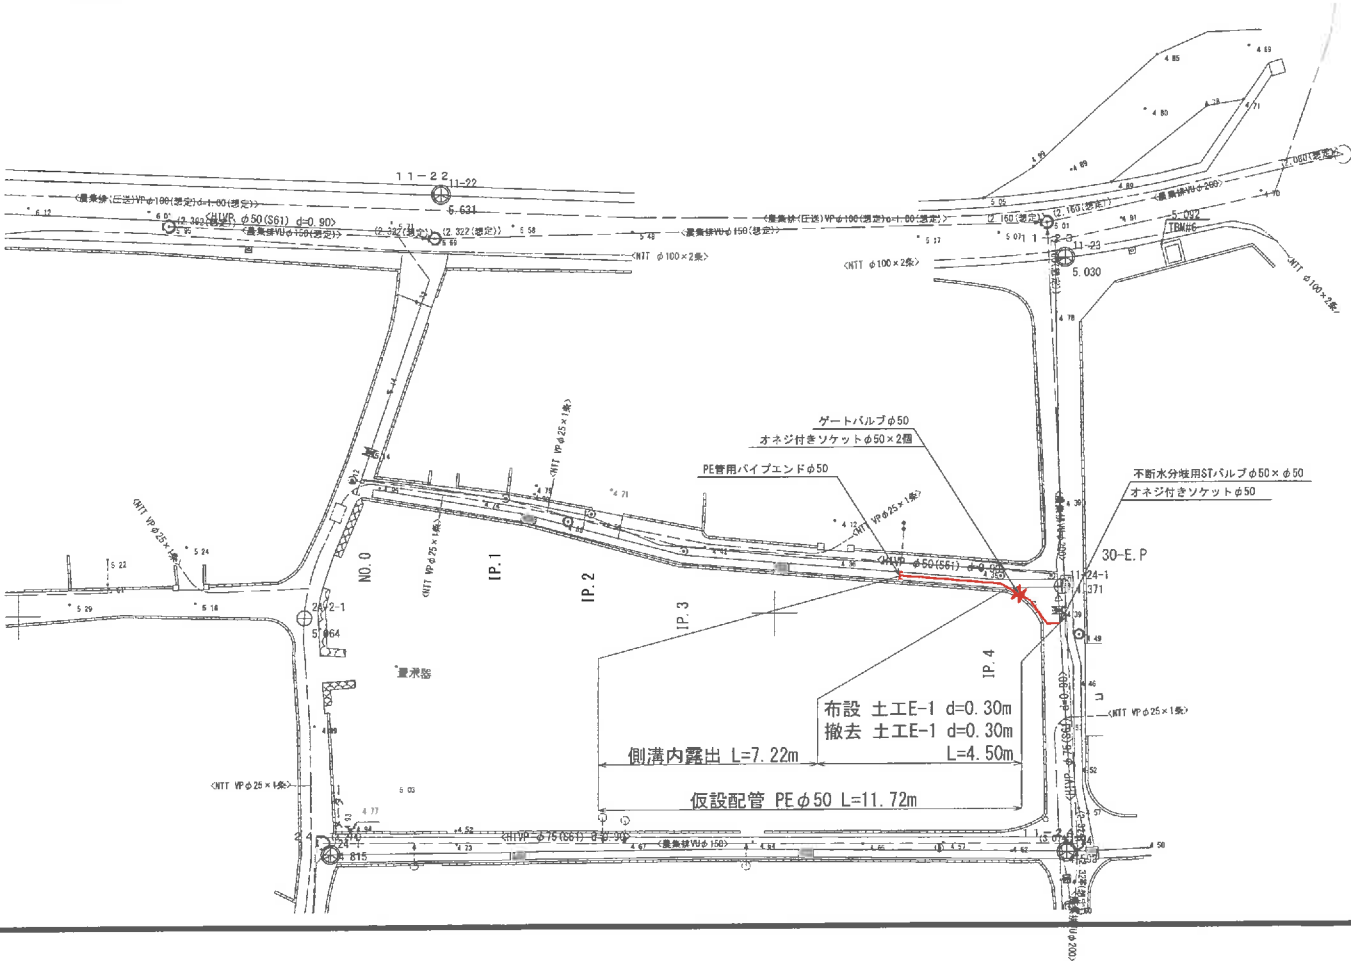


位置図



波名喜村配水管路				
布設替工事実施設計業務委託				
位 置	波名喜村波名喜地区内			
図 種	仮設配管図 (30号線)			
縮 尺	図 示			
図面番号	77 葉中 73			
村 長	副 村 長	担 当 課 長	課 員	
沖 縄 県 波 名 喜 村				

仮設配管標準図

S=NON

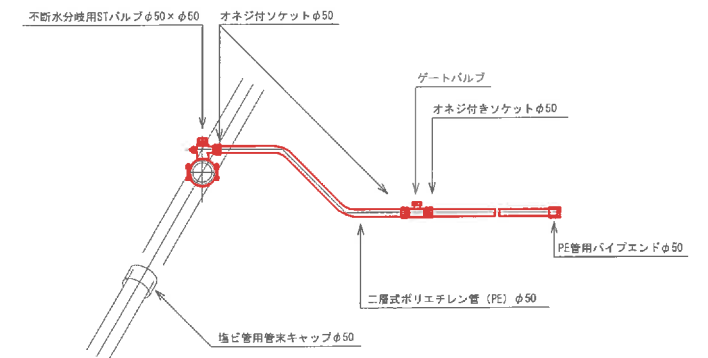


仮設管数量表

給 水 材 料	
名 称	数 量
不銹水岐用STバルブφ50×φ50	1 個
ゲートバルブφ50	1 個
オネジ付きソケットφ50	3 個
二層式ポリエチレン管 (PE) φ50	箇所当り延長 m
PE管用バイブエンドφ50	1 個
塩ビ管用管末キャップφ50	1 個

仮設配管図(D路線)

S=1:250

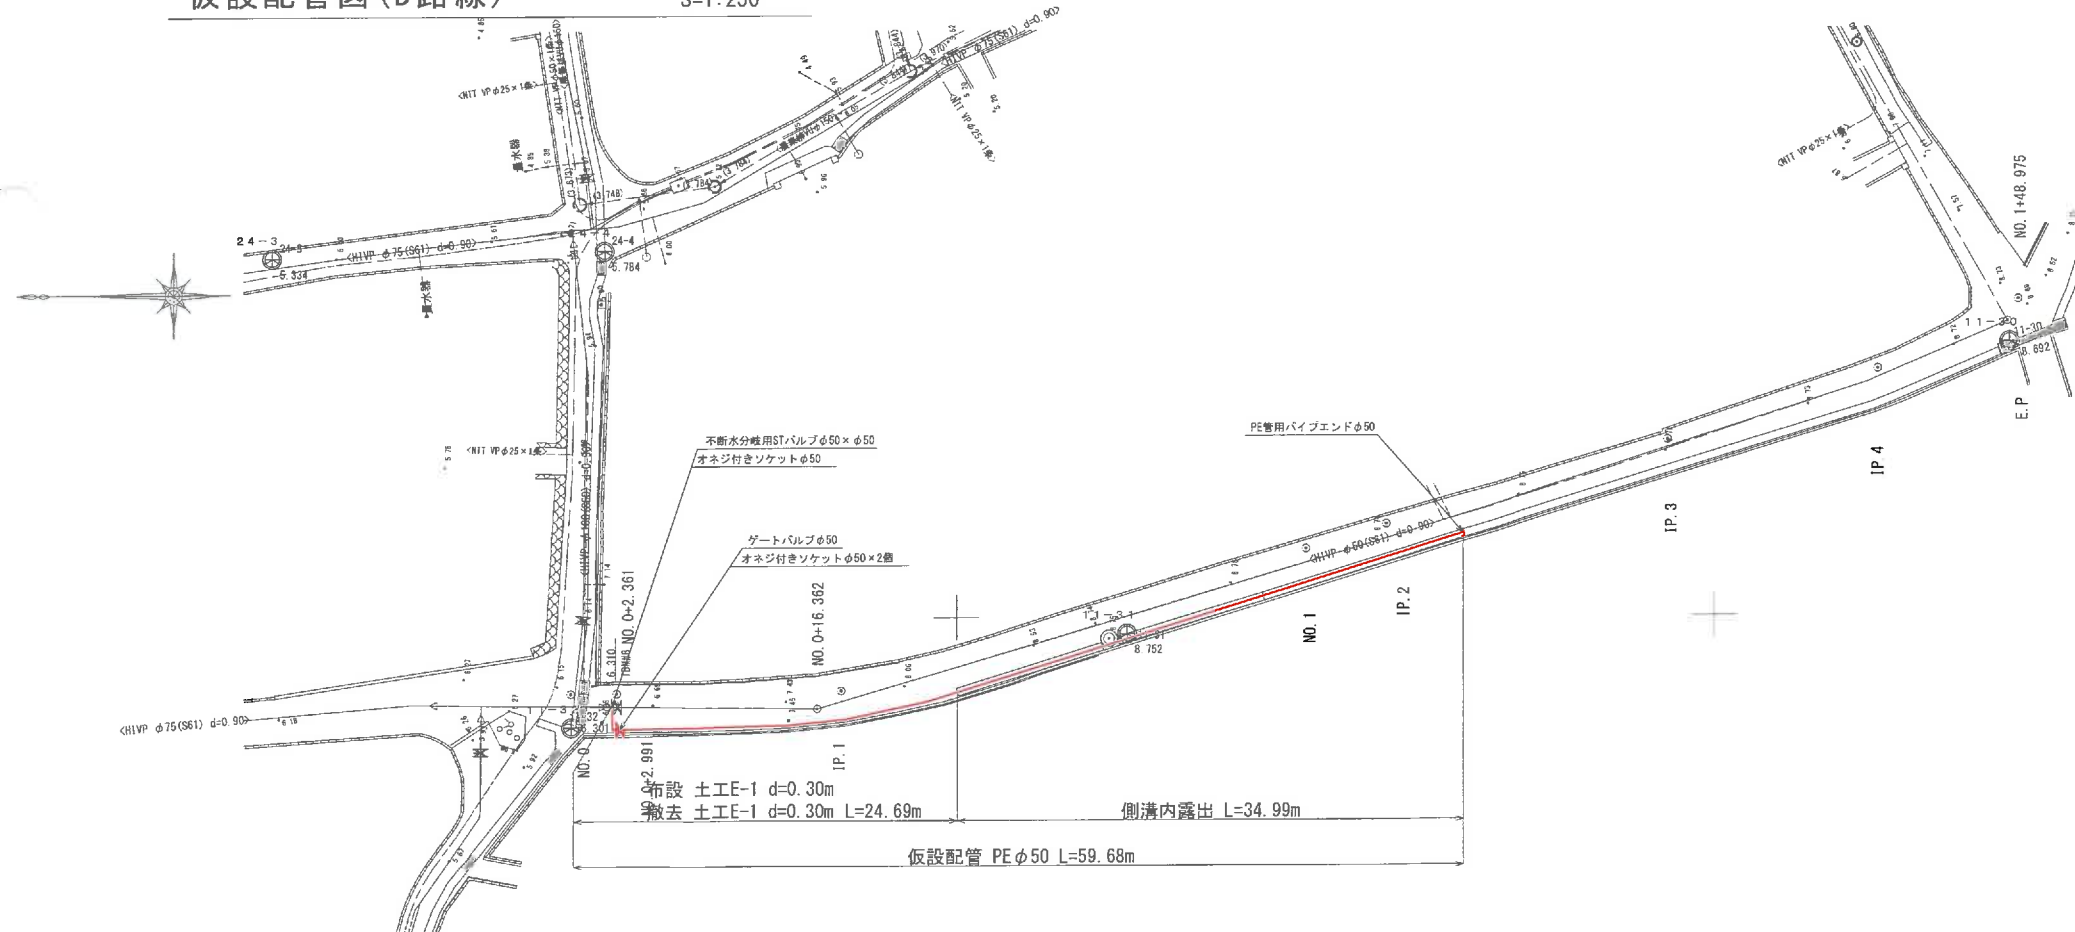


位置図



泣名喜村配水管路						
布設替工事実施設計業務委託						
位 置	泣名喜村泣名喜地区内					
図 種	仮設配管図 (D路線)					
縮 尺	図 示					
図面番号	77 葉中 74					
村 長		副 村 長		担当課長		課 員
沖 縄 県 渡 名 喜 村						

仮設配管標準図

S=NON

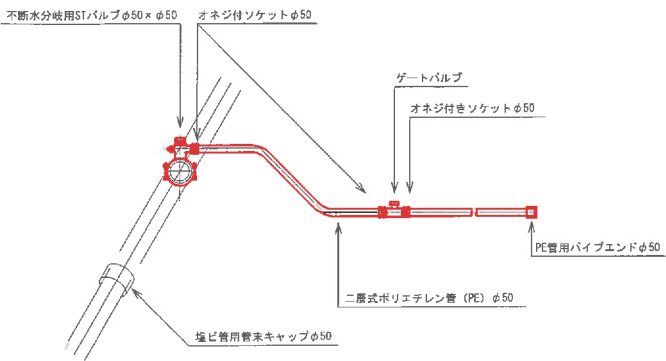


仮設管数量表

給 水 材 料		
名 称	数 量	
不断水分岐用STバルブφ50×φ50	1	個
ゲートバルブφ50	1	個
オネジ付ソケットφ50	3	個
二層式ポリエチレン管（PE）φ50	箇所当り延長	m
PE管用バイブエンドφ50	1	個
塩ビ管用管末キャップφ50	1	個

仮設配管図（F路線）

S=1:250

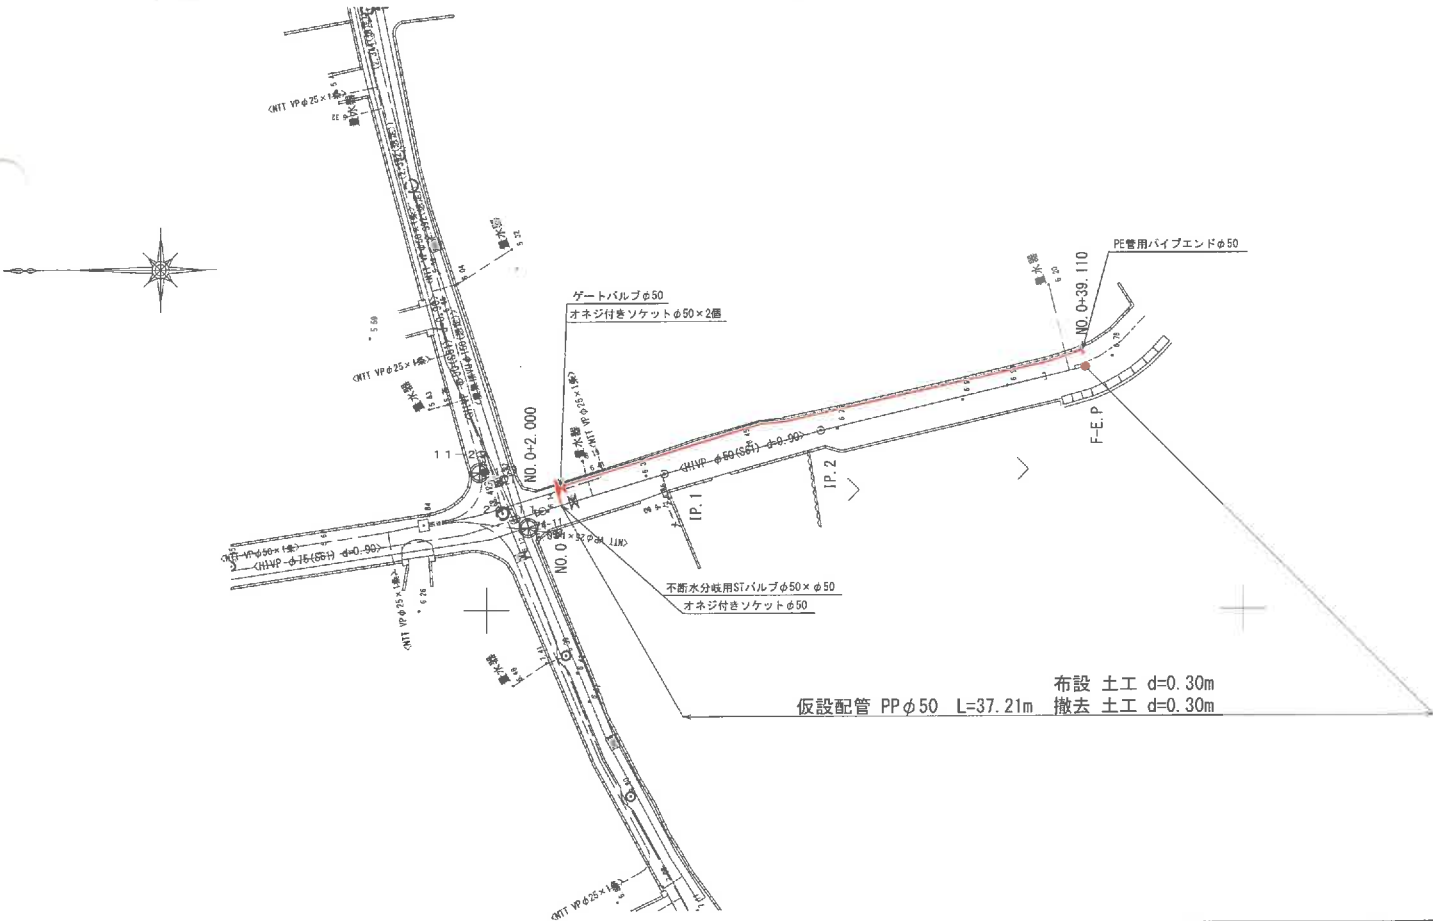

位置図



読名喜村配水管路					
布設管工事実施設計業務委託					
位 置	読名喜村読名喜地区内				
図 種	仮設配管図（F路線）				
縮 尺	図 示				
図面番号	77 葉中 75				
村 長		副 村 長		担 当 課 長	課 員
沖 縄 県 読 名 喜 村					


弁室標準図

S=1:10


仕切弁筐(φ50~φ150)

(浅層埋設対応型ねじ式)


d=0.60~0.70mの場合

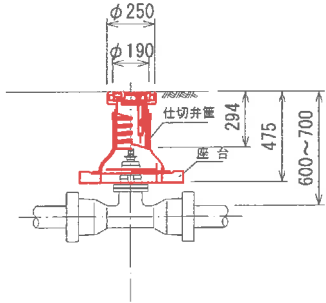

d=0.90mの場合

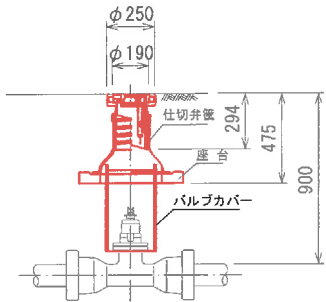


d=1.20mの場合

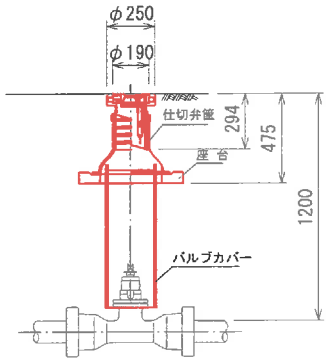


消火栓室(φ50~φ150)


d=0.60mの場合

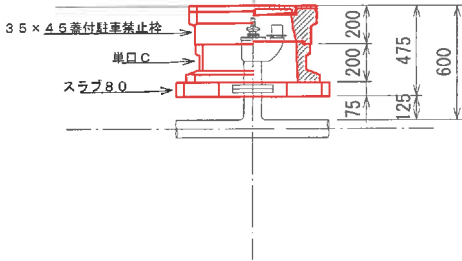

d=0.90mの場合

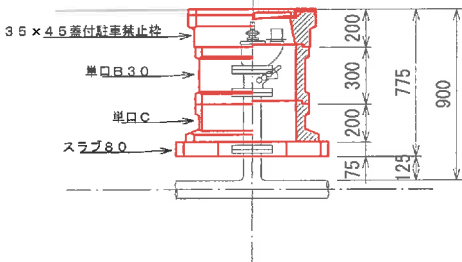


d=1.20mの場合

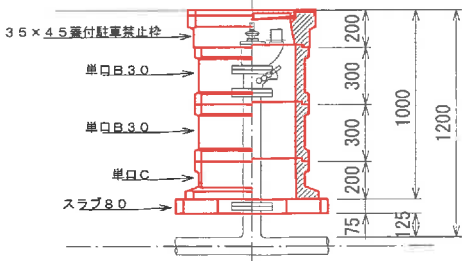


給水標準図

S=NON

断面図

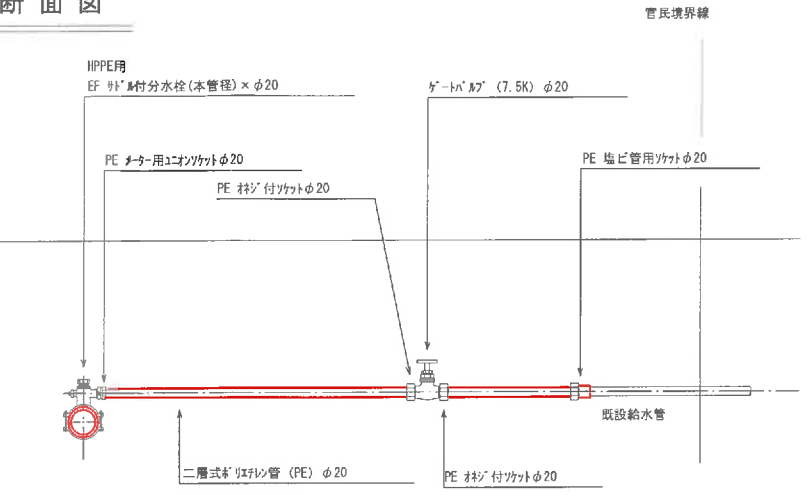

平面概要図

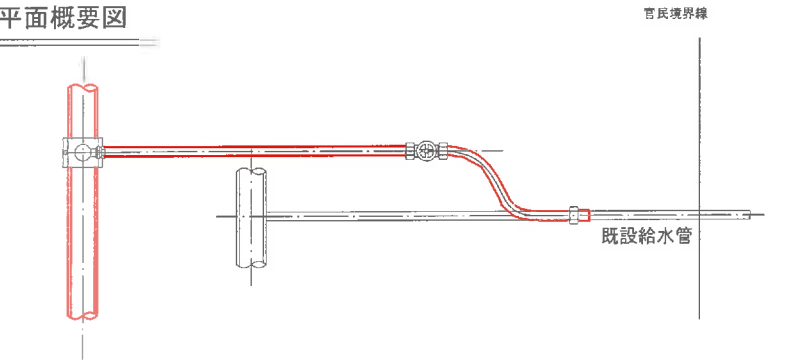

給水管数量表(1箇所当たり)

給水管材								
HPPE用 EF 付分分水栓				ゲートバルブ	PE 用 エモンソケット	PE 付 ソケット	PE 塩ビ管 用ソケット	二層式 ポリエチレン管
φ50 × φ20	φ75 × φ20	φ100 × φ20	φ150 × φ20	φ20	φ20	φ20	φ20	φ20
本管径に応じ1箇所につき1個				1	1	1	1	箇所当り延長

波名喜村配水管図					
施設管工事実施設計業務委託					
位置	波名喜村波名喜地区内				
図種	弁室・給水標準図				
縮尺	図示				
図面番号	77 葉中 76				
村長	副村長	担当課長	課長	課員	
沖縄県波名喜村					

S=1:25

図1

路肩 埋戻

表層: 再生密粒状アスコン (20)
路盤: 再生粗粒調整砕石

50 939 900 50 150 100 600 300 100 200

発生土
埋戻

発生土
埋戻

砂基礎
(発生土)

路肩幅 500

図1

表層:コンクリート(18-8-40)
路盤:再生粒度調整砕石

発生土
発生土
砂基礎
(発生土)
発生土
(発生土)

掘削幅 550

200
200
200
125
100
800

550

[illegible]

掘削機 埋戻

養護:コンクリート(18-8-40)
路盤:再生粒度調整砂

掘削幅 550

砂基礎
(径700)

掘削機

埋戻

925 900 500 100 200 114 171 125 100

[illegible]

Figure 1: Plan view of the experimental site. The diagram shows a rectangular area with dimensions. The total width is 989, divided into 900 and 89. The total height is 199, divided into 100 and 99. A central area is labeled "掘削" (excavation) and "埋戻" (backfill). A red box highlights a section labeled "掘削" and "埋戻" with dimensions 500 and 100. A smaller red box highlights a section labeled "掘削" and "埋戻" with dimensions 80 and 100. A label "砂基礎 (発生土)" (sand foundation (excavated soil)) is present. A label "掘削幅 550" (excavation width 550) is at the bottom.

源名喜村配水管路				
布設碧工事業施設計畫委託				
位	置	源名喜村源名喜地区内		
図	様	土工標準図		
縮	尺	図 示		
図面番号		77 集中 77		
村		副 村 長	担 当 課 長	課 員
長				
沖 縄 県 波 名 喜 村				