

業 務 名 : 令和元年度 渡名喜村配水管路布設替工事
 位 置 : 渡名喜村渡名喜地区内


図 面 目 録



図面番号	図面説明	図面番号	図面説明
32 葉中 1	平面図縦断面(西ノ底2号線 1/3)	32 葉中 31	ドレン管標準図
32 葉中 2	平面図縦断面(西ノ底2号線 2/3)	32 葉中 32	土工標準図
32 葉中 3	平面図縦断面(西ノ底2号線 3/3)		
32 葉中 4	平面図縦断面(5号線 1/3)		
32 葉中 5	平面図縦断面(5号線 2/3)		
32 葉中 6	平面図縦断面(5号線 3/3)		
32 葉中 7	平面図縦断面(15号線 1/2)		
32 葉中 8	平面図縦断面(15号線 2/2)		
32 葉中 9	平面図縦断面(27号線B)		
32 葉中 10	平面図縦断面(27号線D)		
32 葉中 11	配管詳細図(西ノ底2号線 1/2)		
32 葉中 12	配管詳細図(西ノ底2号線 2/2)		
32 葉中 13	配管詳細図(5号線 1/2)		
32 葉中 14	配管詳細図(5号線 2/2)		
32 葉中 15	配管詳細図(15号線 1/2)		
32 葉中 16	配管詳細図(15号線 2/2)		
32 葉中 17	配管詳細図(27号線B)		
32 葉中 18	配管詳細図(27号線D)		
32 葉中 19	横断面(西ノ底2号線)		
32 葉中 20	横断面(5号線)		
32 葉中 21	横断面(15号線)		
32 葉中 22	横断面(27号線B)		
32 葉中 23	横断面(27号線D)		
32 葉中 24	仮設配管図(5号線 1/2)		
32 葉中 25	仮設配管図(5号線 2/2)		
32 葉中 26	仮設配管図(15号線 1/2)		
32 葉中 27	仮設配管図(15号線 2/2)		
32 葉中 28	仮設配管図(27号線B)		
32 葉中 29	仮設配管図(27号線D)		
32 葉中 30	弁室・給水標準図		

配水管縦断面図(西ノ底2号農道線 1/3)

V:1:100
H:1:250

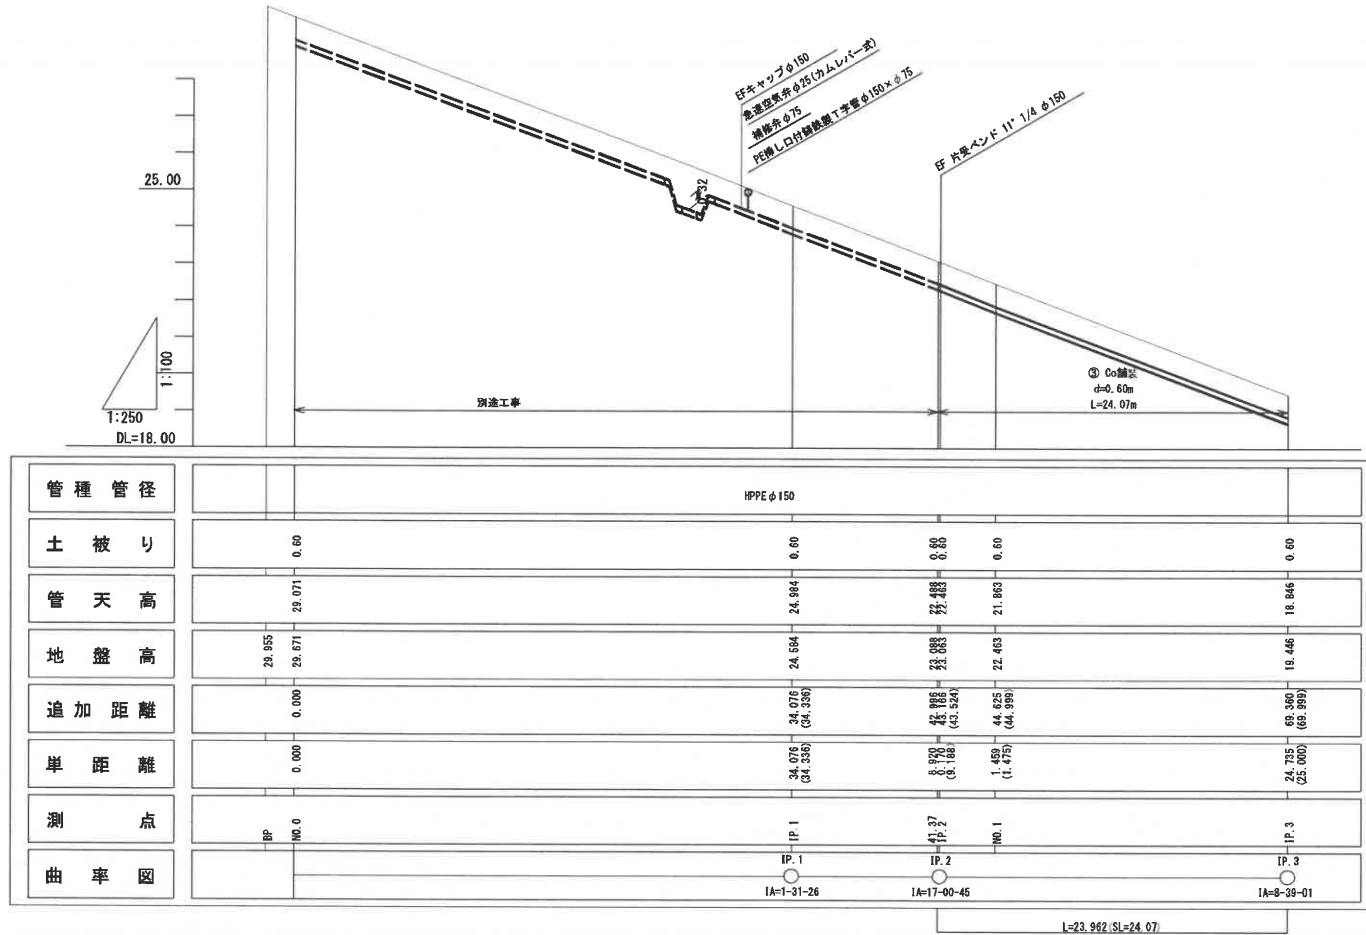


西ノ底2号農道線

測点名	X座標	Y座標
BP	41602.574	-35408.53
IP.1	41573.636	-35423.59
IP.2	41565.613	-35427.49
IP.3	41539.674	-35431.6
IP.4	41524.03	-35431.68
IP.5	41435.297	-35435.62
IP.6	41425.334	-35443.04
IP.7	41413.942	-35544.99
EP	41413.368	-35551.55

配水管平面図(西ノ底2号農道線 1/3)

S=1:250

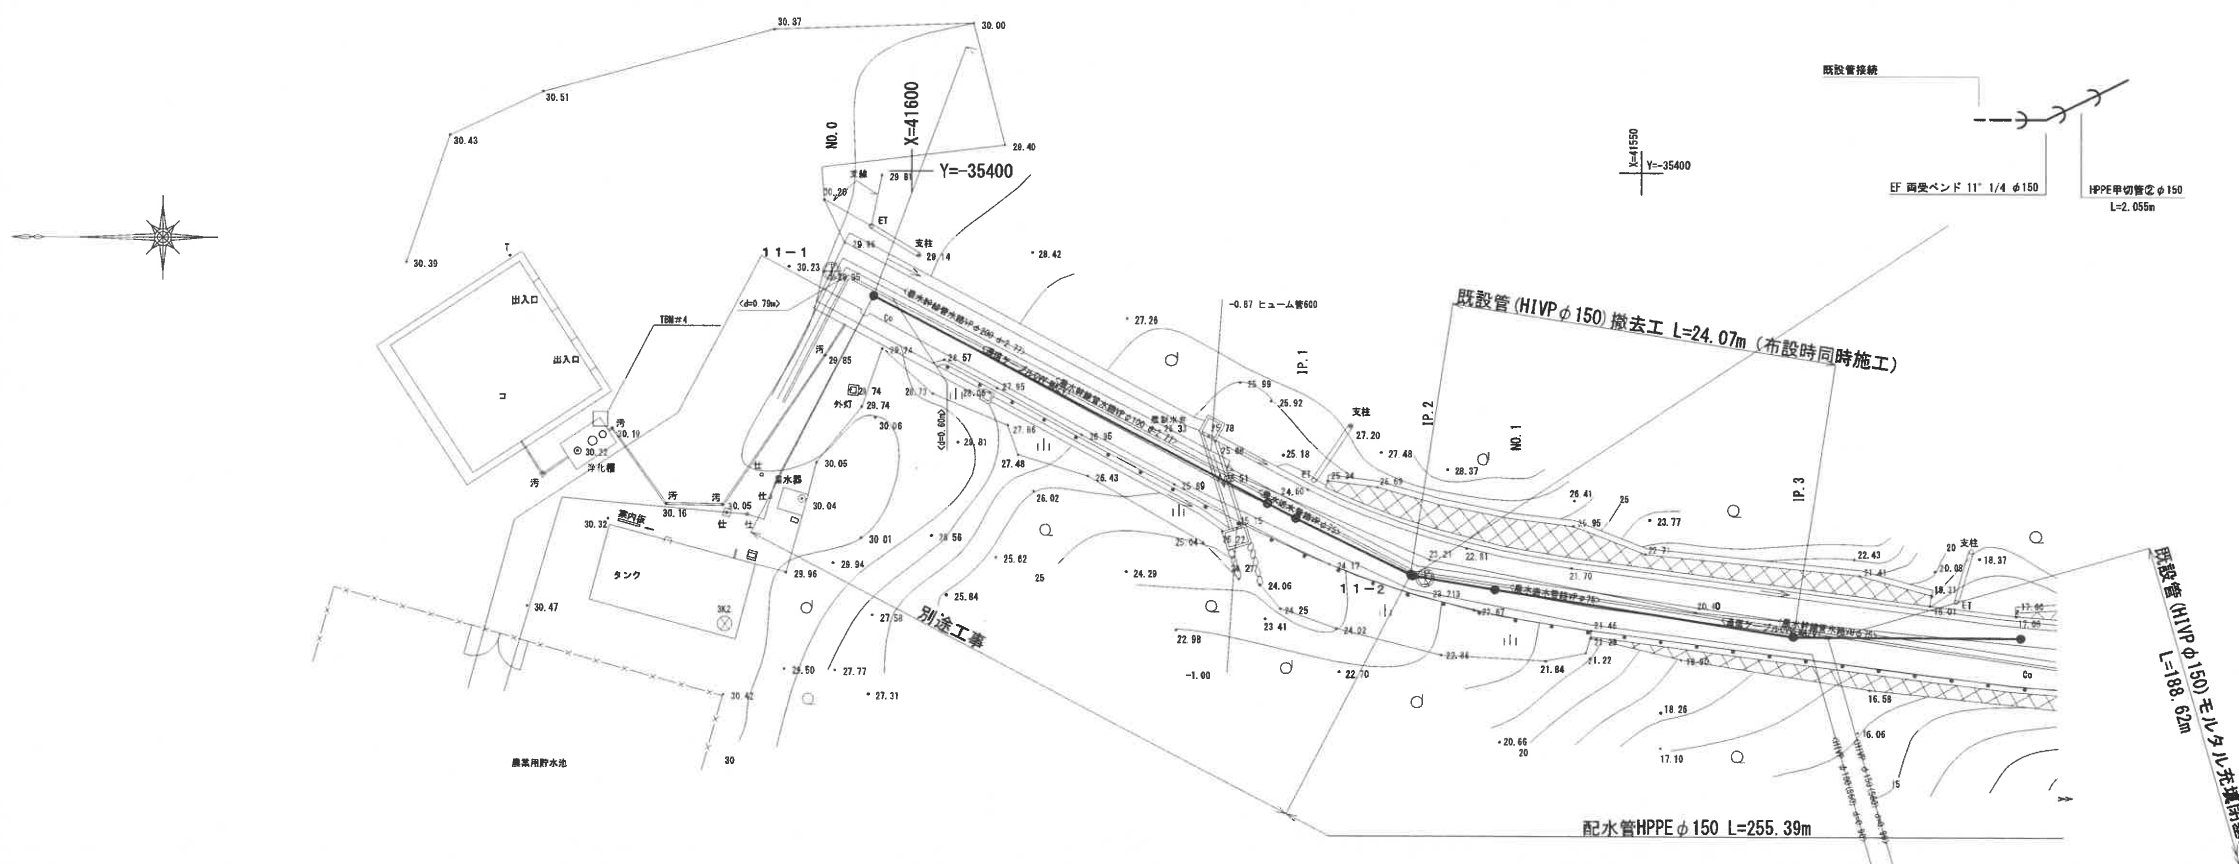

凡 例

	ソフトシール仕切弁
	地下式消火栓
	空気弁

位 置 図




平成30年度高名郷村配水管路布設工事

位 置	高名郷村高名郷地区内		
図 種	平面図縦断面図(西ノ底2号農道線 1/3)		
縮 尺	図 示		
図面番号	32 葉中 1		
村 長	副 村 長	担 当 課 長	課 員
沖 縄 県 高 名 郷 村			

配水管縦断面図(西ノ底2号農道線 2/3)

V=1:100
H=1:250

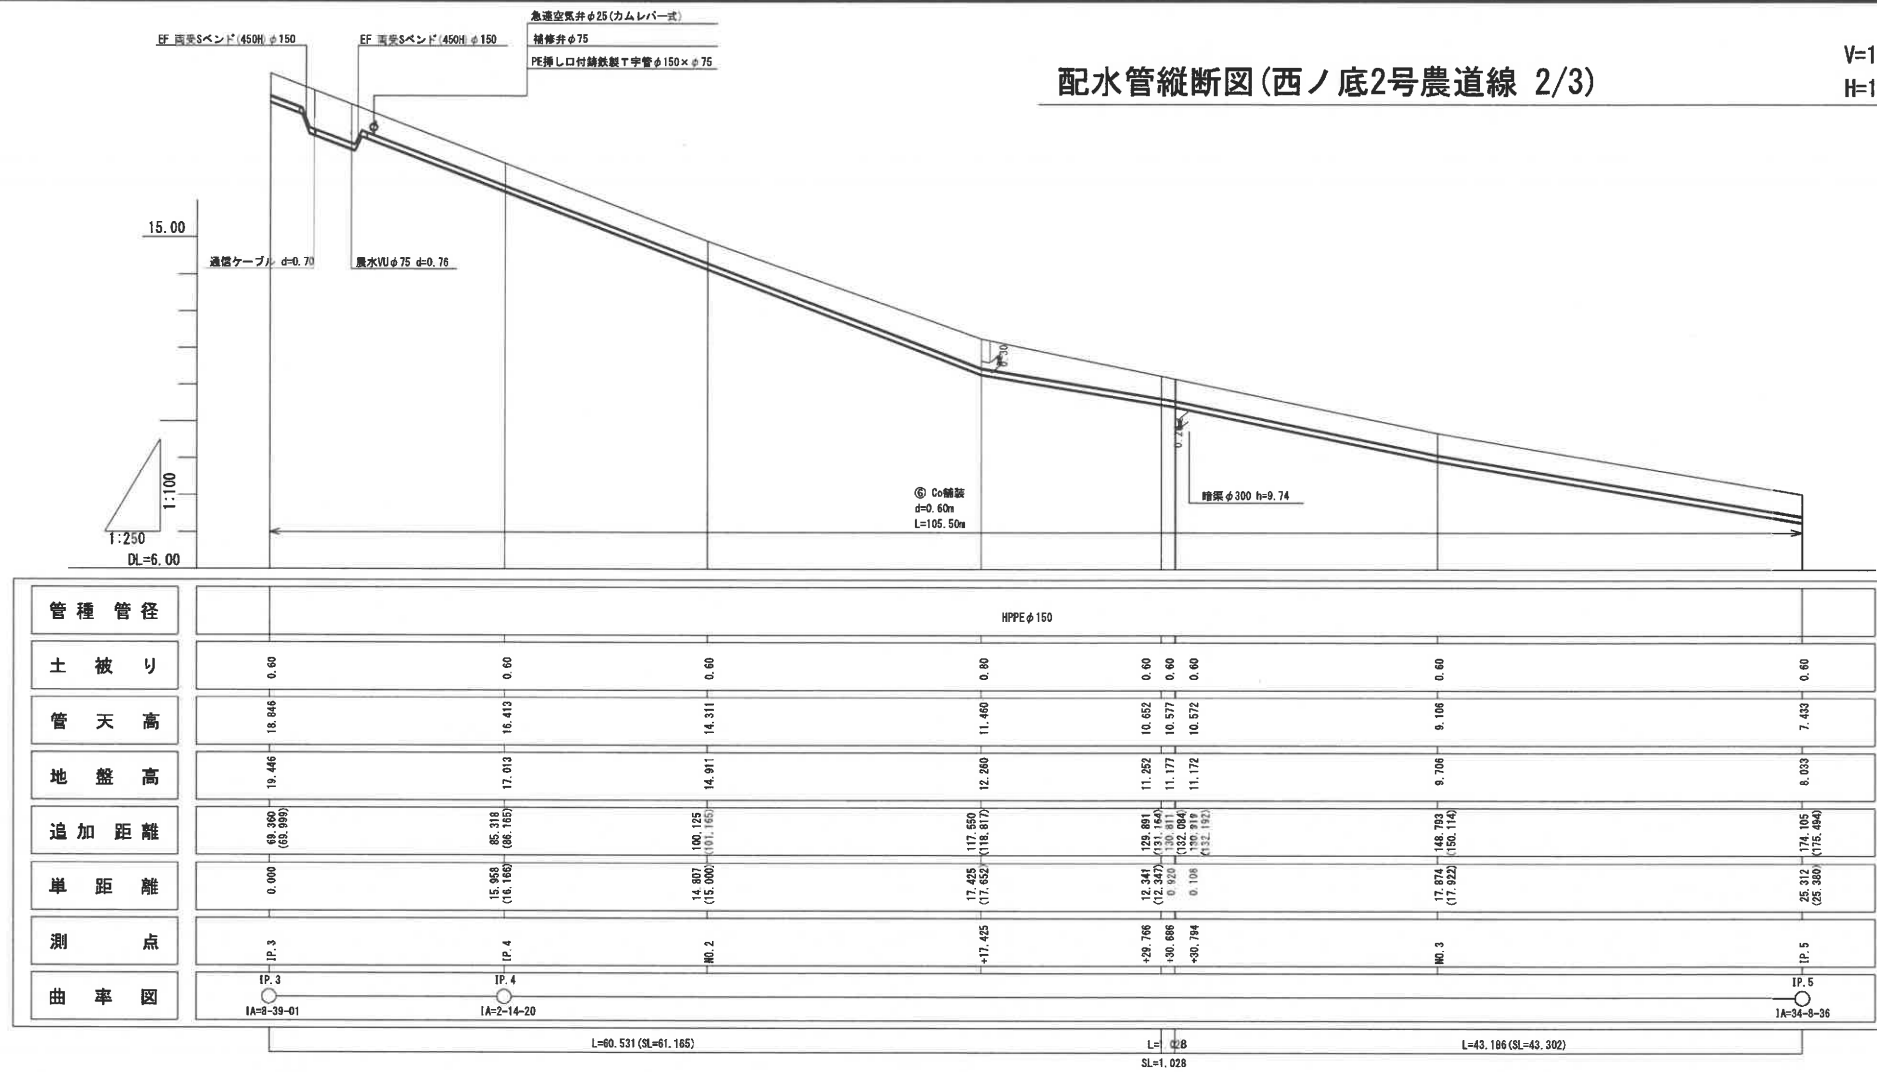


西ノ底2号農道線

測点名	X座標	Y座標
BP	41602.574	-35408.53
IP.1	41573.636	-35423.59
IP.2	41565.613	-35427.49
IP.3	41539.574	-35431.6
IP.4	41534.03	-35431.68
IP.5	41435.297	-35435.62
IP.6	41425.334	-35443.04
IP.7	41413.942	-35544.99
EP	41413.368	-35551.55

配水管平面図(西ノ底2号農道線 2/3)

S=1:250

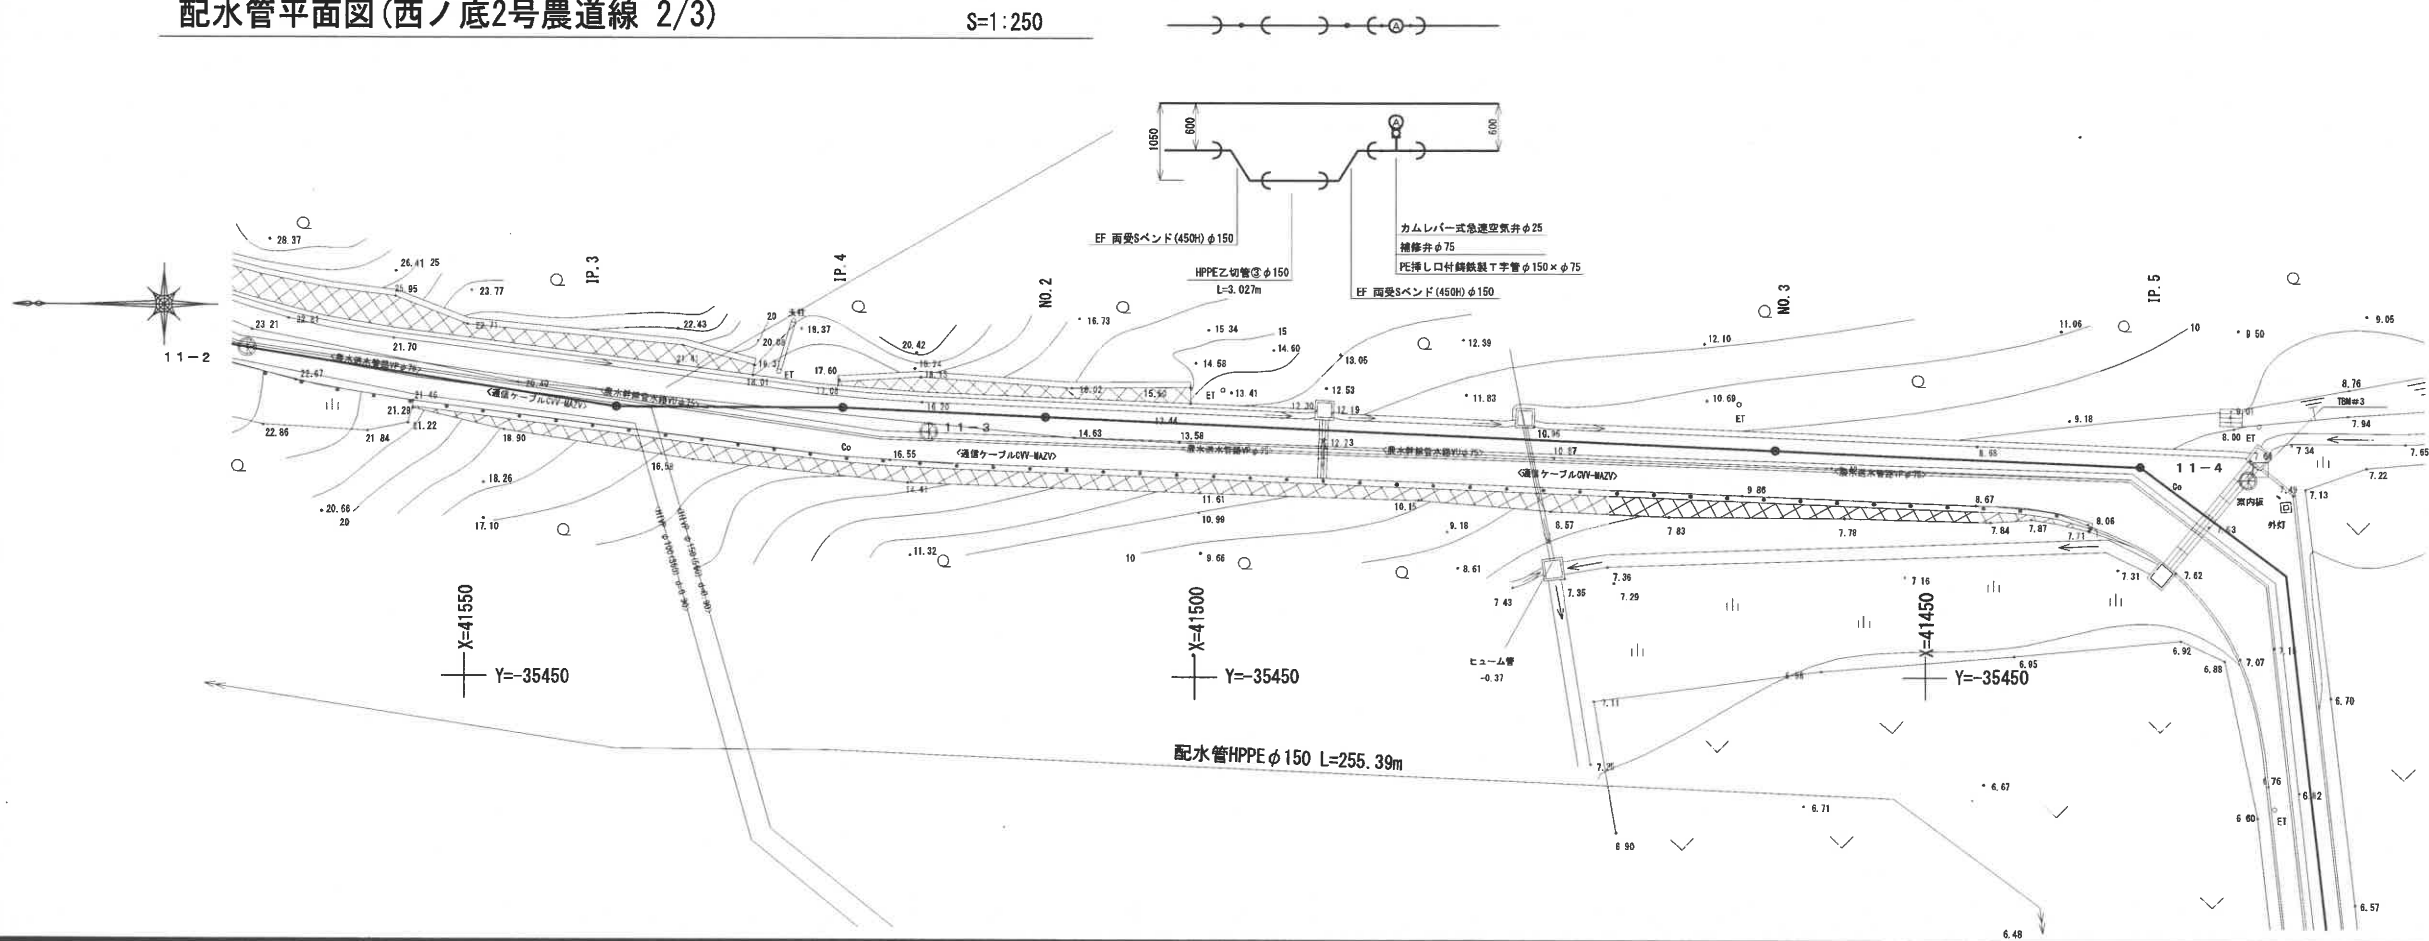

凡例

	ソフトシール仕切弁
	地下式消火栓
	空気弁

位置図




平成30年度波名喜村配水管路布設替工事


位置	波名喜村波名喜地区内		
図種	平面図縦断面図(西ノ底2号農道線 2/3)		
縮尺	図示		
図面番号	32 葉中 2		
村長	副村長	担当課長	課員
沖縄県波名喜村			

配水管縦断図(西ノ底2号農道線 3/3)

V=1:100
H=1:250

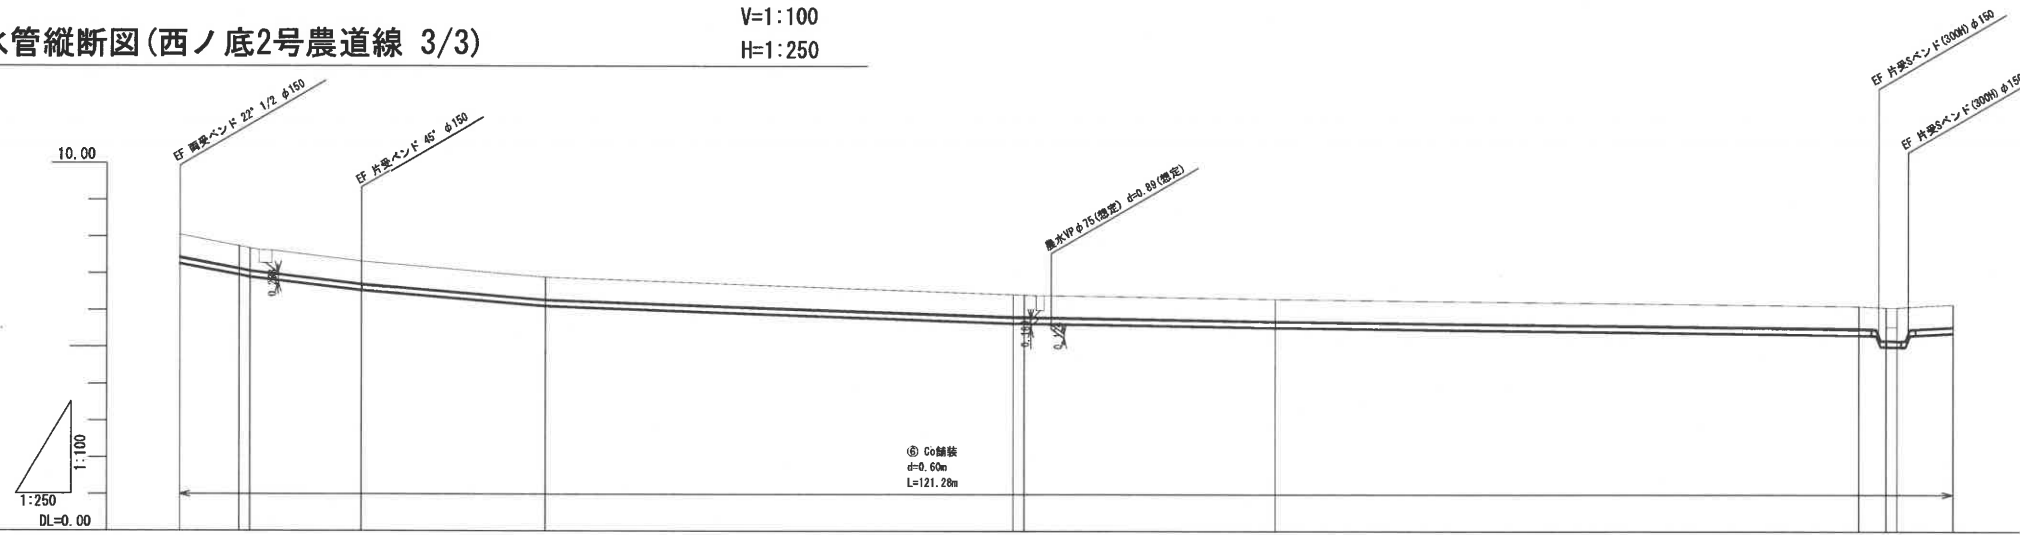


管種 管径	HPPE φ150									
土 被 り	0.00	0.00	0.00	0.00	0.00	0.00	0.00	0.00	0.00	0.00
管 天 高	7.433	7.134	7.072	6.707	6.283	5.825	5.820	5.708	5.546	5.183
地 盤 高	8.032	7.734	7.673	7.312	6.889	6.431	6.426	6.308	6.146	5.783
追 加 距 離	174.108	177.776	178.538	186.278	200.785	220.778	231.538	249.985	282.841	301.513
単 距 離	0.000	3.671	0.760	7.842	14.407	20.991	0.740	18.449	32.955	6.872
測 点	IP.5	+28.983	+28.743	IP.6	NO.4	+20.991	+20.751	NO.5	IP.7	+42.001
曲 率 図	IA=34-38		IA=46-56-23						IA=3-10-58	
	L=3.671	L=0.760		L=52.240 (SL=52.255)		L=0.760		L=64.853 (SL=64.853)		L=1.000m
	SL=3.681	SL=0.760				SL=0.760				

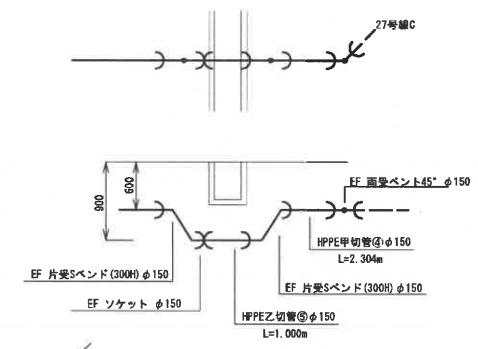

配水管平面図(西ノ底2号農道線 3/3)

S=1:250

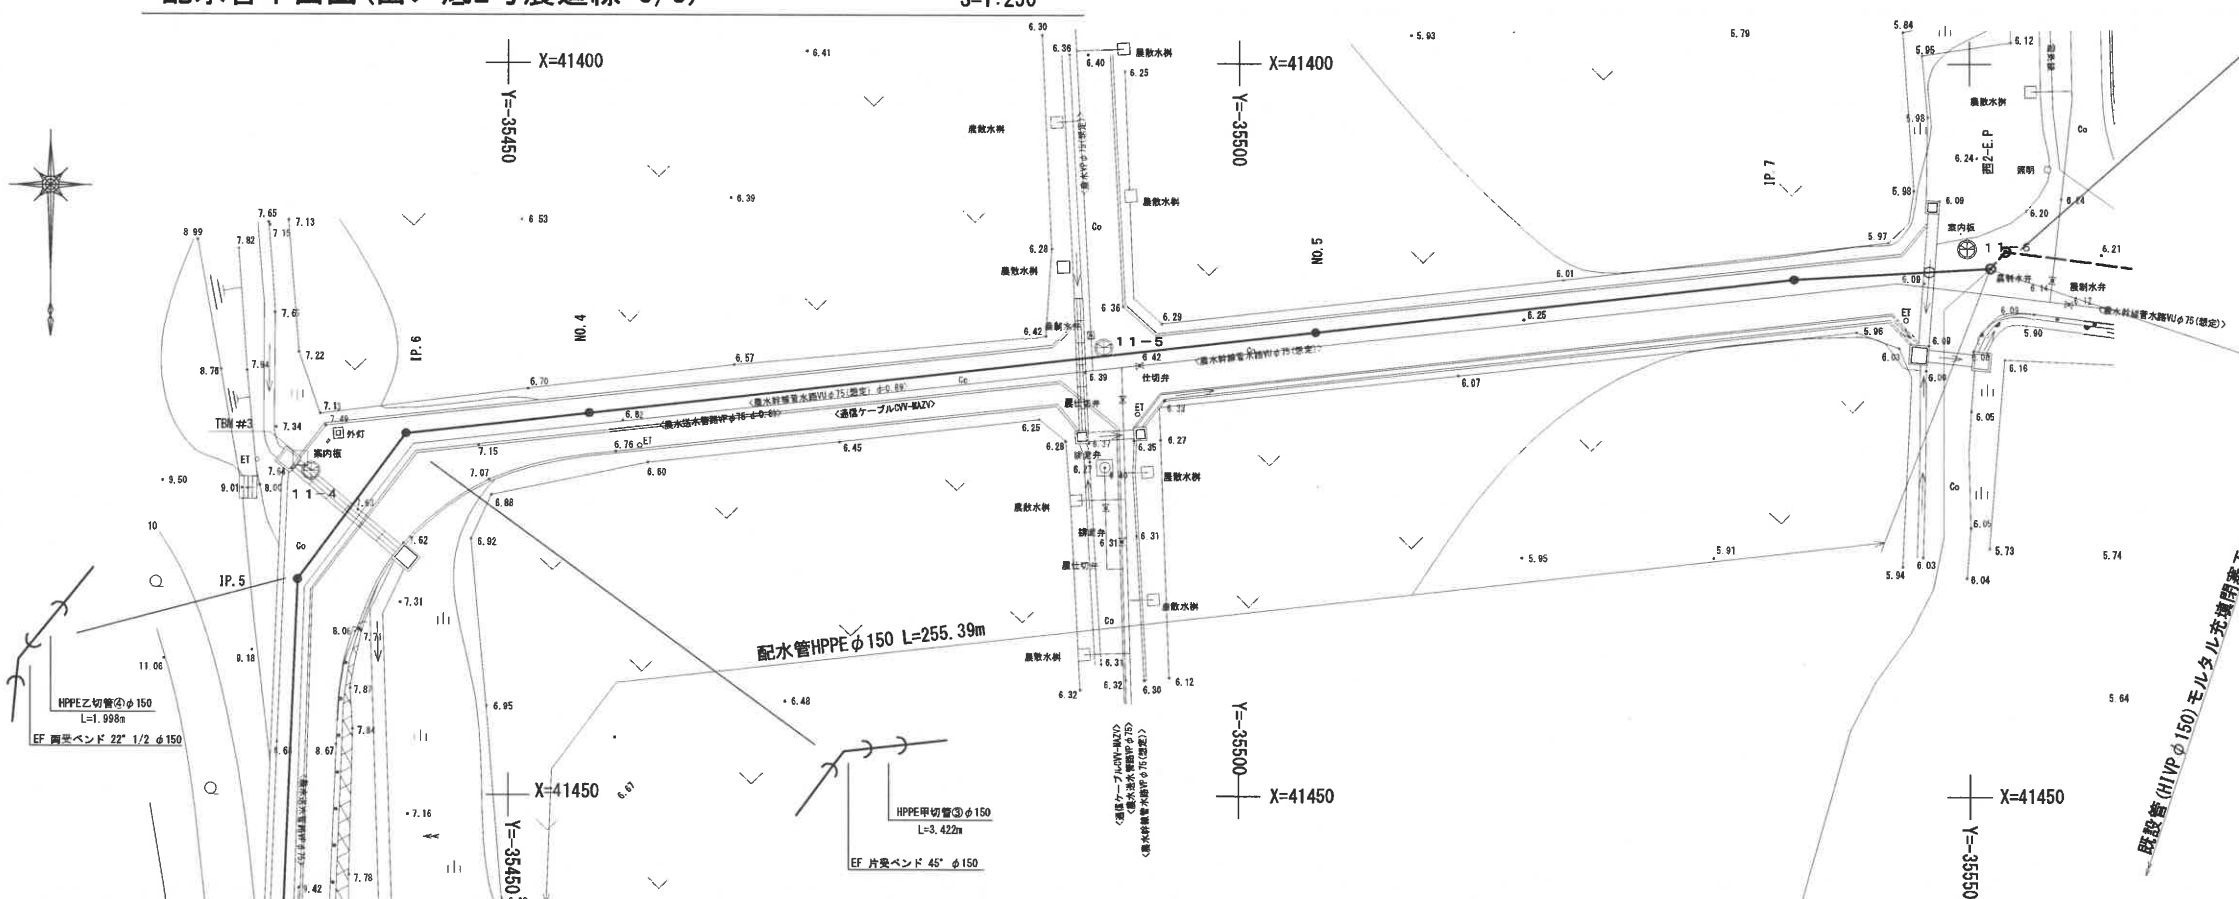

凡 例

	ソフトシール仕切弁
	地下式消火栓
	空気弁



西ノ底2号農道線


測点名	X座標	Y座標
BP	41602.574	-35408.53
IP.1	41573.636	-35423.59
IP.2	41565.613	-35427.49
IP.3	41539.574	-35431.6
IP.4	41524.03	-35431.68
IP.5	41435.297	-35435.62
IP.6	41425.334	-35443.04
IP.7	41414.719	-35538.028
EP	41413.970	-35551.455

平成30年度波名喜村配水管路布設工事


位 置	波名喜村波名喜地区内		
図 種	平面図縦断図(西ノ底2号農道線 3/3)		
縮 尺	図 示		
図面番号	32 葉中 3		
村 長	副 村 長	担 当 課 長	課 員
沖縄県波名喜村			

配水管縦断面図(5号線 1/3)

V:1:100
H:1:250

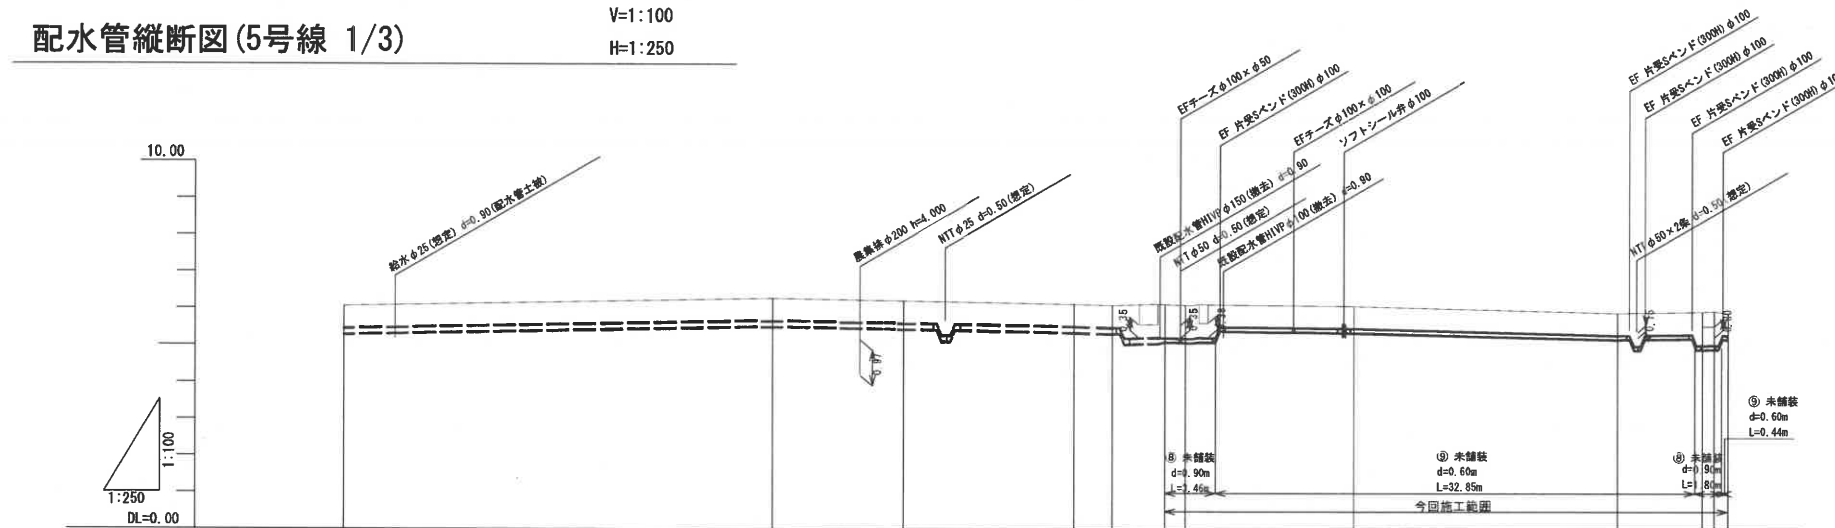


管種 管径		HPPE φ150				HPPE φ100					
土 被 り			0.90	0.90	0.50	0.00	0.00	0.00	0.00		
管 天 高			5.219	5.203	5.475	5.295	5.327	5.235	5.294		
地 盤 高			6.119	6.103	6.075	5.855	5.927	5.835	5.894		
追 加 距 離			0.000	1.394	12.930	30.971	37.378	38.100	39.222		
単 距 離			0.000	1.394	11.536	18.041	6.407	0.754	1.092		
測 点	NO.2	IP.4	IP.5	NO.3	IP.6	BP.5 (φ6.250)	IP.7	IP.8	IP.9	NO.4	
曲 率 図							IA=1-01-47	IA=7-25-26	IA=3-18-50	IA=1-28-50	IA=5-17-34

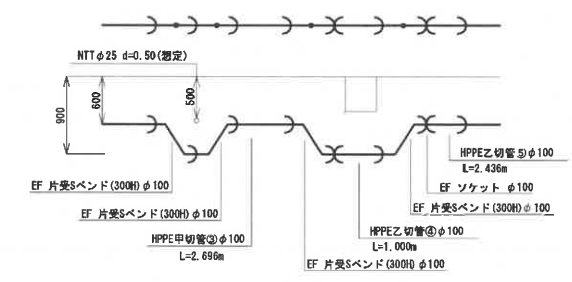

配水管平面図(5号線 1/3)

S:1:250

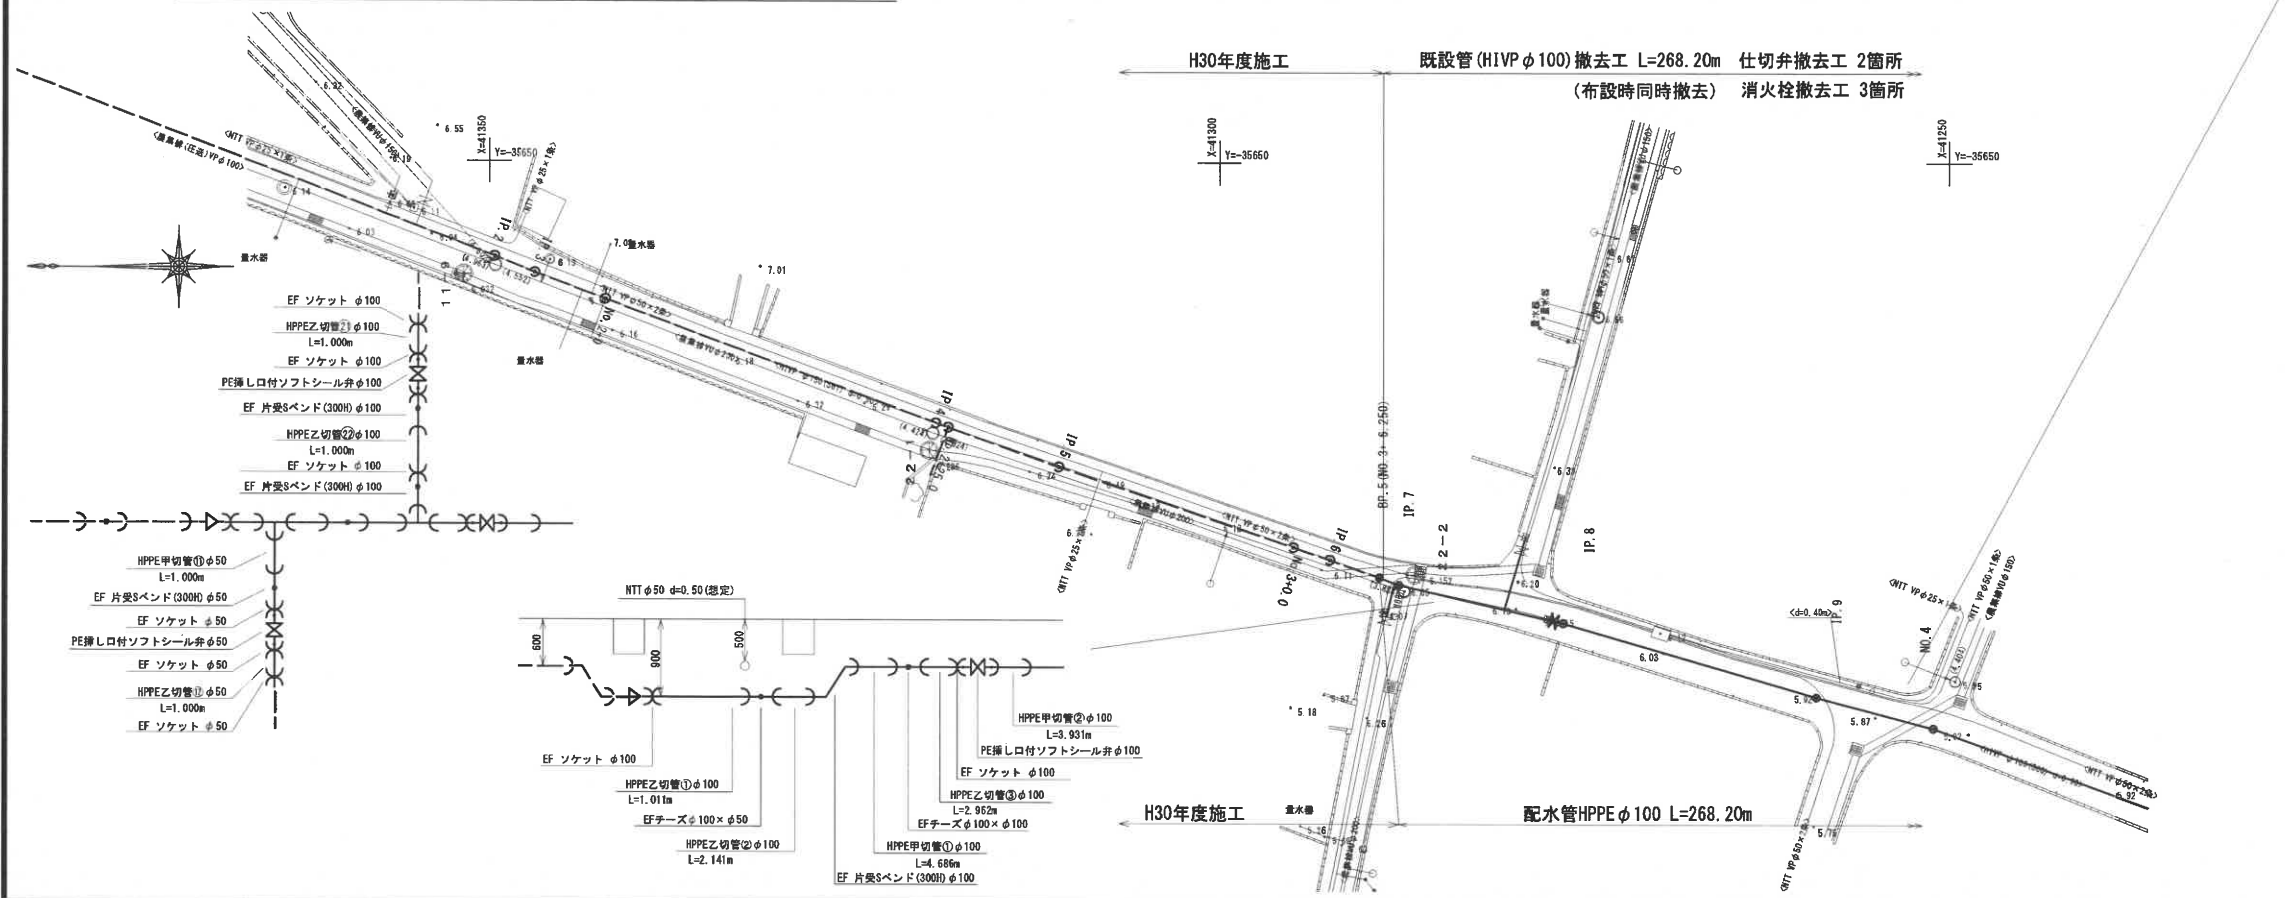


測点名	X座標	Y座標
BP.5	41288.986	-35678.306
IP.7	41287.580	-35678.795
IP.8	41276.438	-35681.385
IP.9	41259.117	-35686.428
No.4	41251.136	-35688.528




波名喜村配水管路			
布設替工事実施設計業務委託			
位 置	波名喜村波名喜地区内		
図 種	平面図縦断面図(5号線 1/3)		
縮 尺	図 示		
図面番号	32 葉中 4		
村 長	副 村 長	指 図 課 長	課 員
沖縄県波名喜村			

配水管縦断図(5号線 2/3)

V:1:100
H:1:250

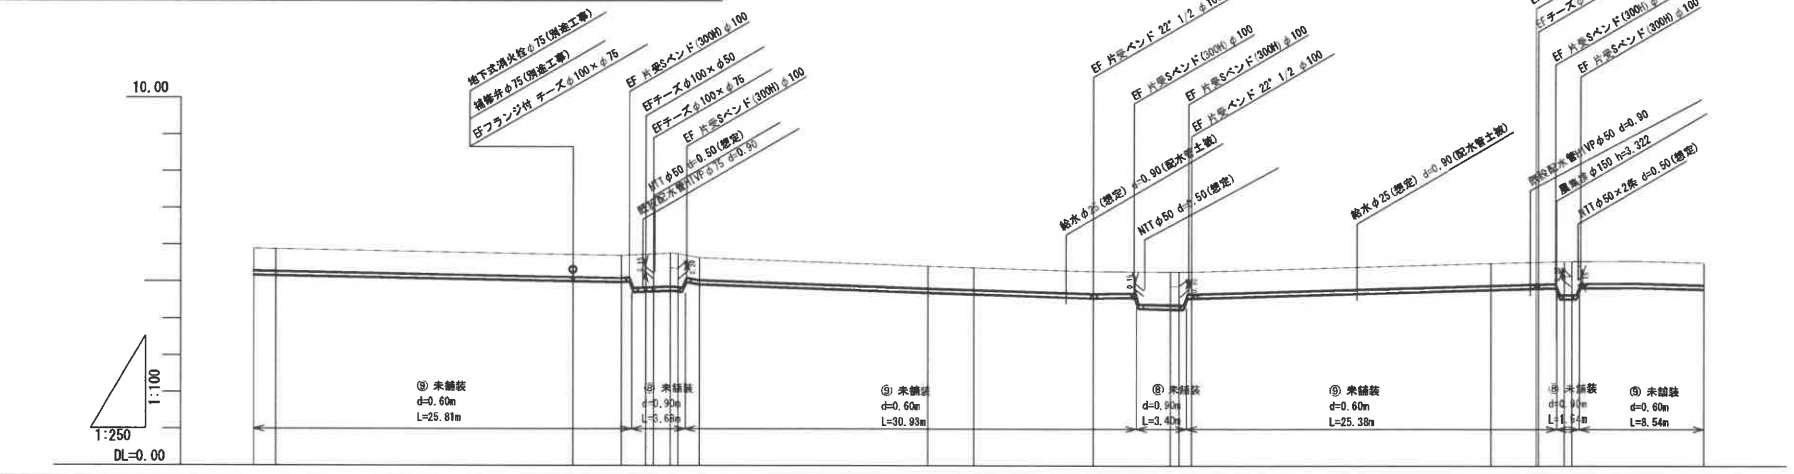



管種	管径	HPPEφ100																			
土被り		0.00	0.00	0.00	0.00	0.00	0.00	0.00	0.00	0.00	0.00	0.00	0.00	0.00	0.00	0.00	0.00	0.00	0.00	0.00	
管天高		5.234	5.127	5.001	4.885	4.769	4.653	4.537	4.421	4.305	4.189	4.073	3.957	3.841	3.725	3.609	3.493	3.377	3.261	3.145	
地盤高		5.884	5.777	5.700	5.584	5.468	5.352	5.236	5.120	4.994	4.878	4.762	4.646	4.530	4.414	4.298	4.182	4.066	3.950	3.834	
追加距離		38.222	51.051	54.364	57.677	61.000	64.323	67.646	70.969	74.292	77.615	80.938	84.261	87.584	90.907	94.230	97.553	100.876	104.200	107.523	
単距離		0.000	21.829	3.313	3.313	3.313	3.313	3.313	3.313	3.313	3.313	3.313	3.313	3.313	3.313	3.313	3.313	3.313	3.313	3.313	
測点		NO.4	IP.10	IP.10	IP.10	IP.10	IP.10	IP.10	IP.10	IP.10	IP.10	IP.10	IP.10	IP.10	IP.10	IP.10	IP.10	IP.10	IP.10	IP.10	
曲率図		1A=5-17-34	1A=3-15-30	1A=7-14-3																	

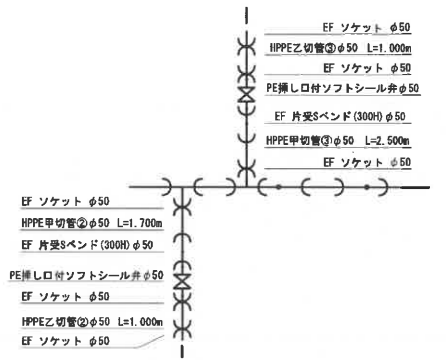

配水管平面図(5号線 2/3)

S:1:250

既設管(HIPPφ100)撤去 L=267.14m 仕切弁撤去工 2箇所 消火栓撤去工 3箇所

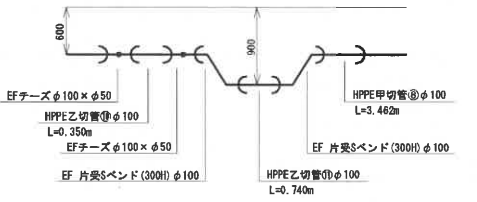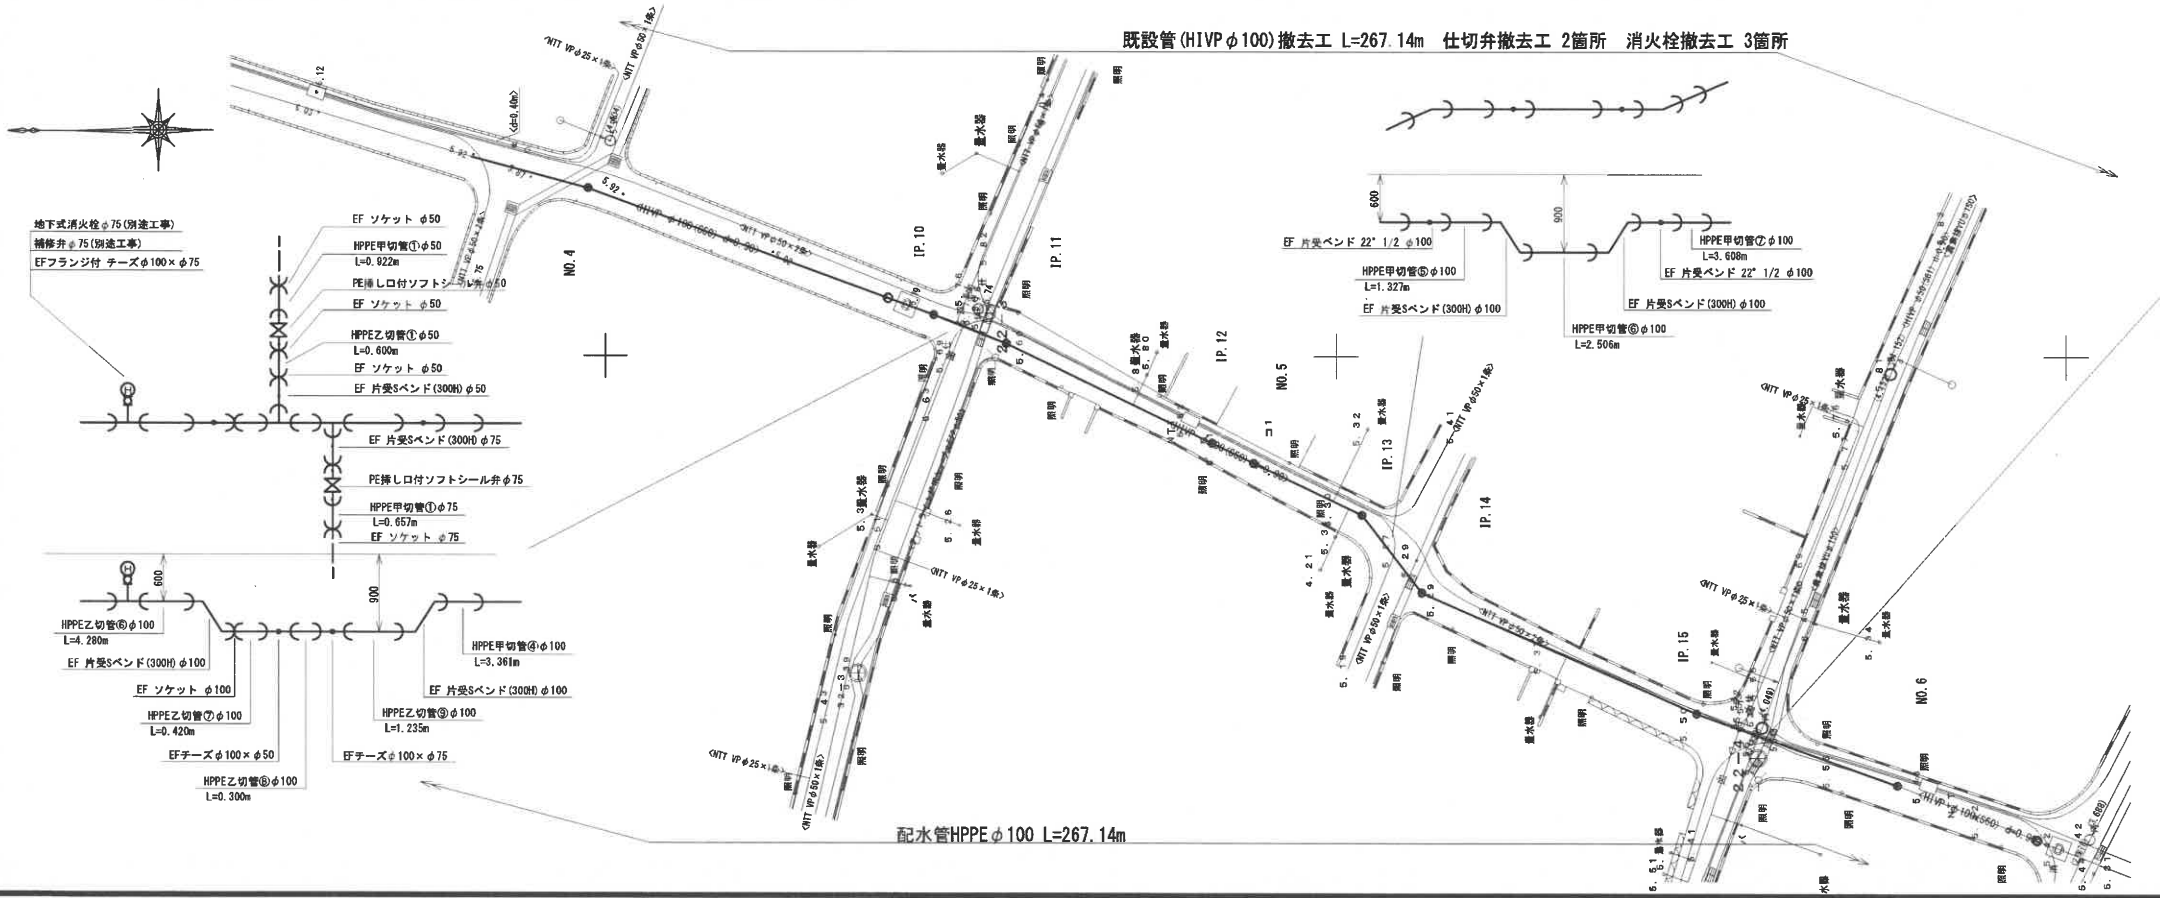

位置図



波名喜村配水管路			
布設工事実施設計業務委託			
位置	波名喜村波名喜地区内		
図種	平面図縦断図(5号線 2/3)		
縮尺	図示		
図面番号	32 葉中 5		
村長	副村長	担当課長	課員
沖縄県波名喜村			