
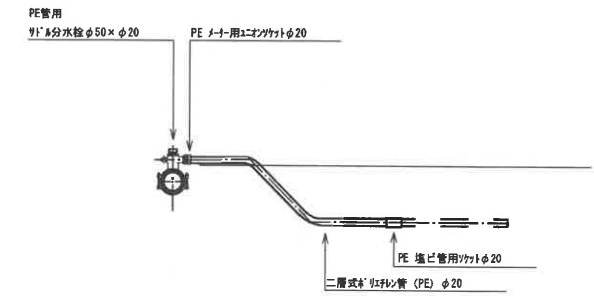


仮設配管図(5号線 1/2)

S=1:250

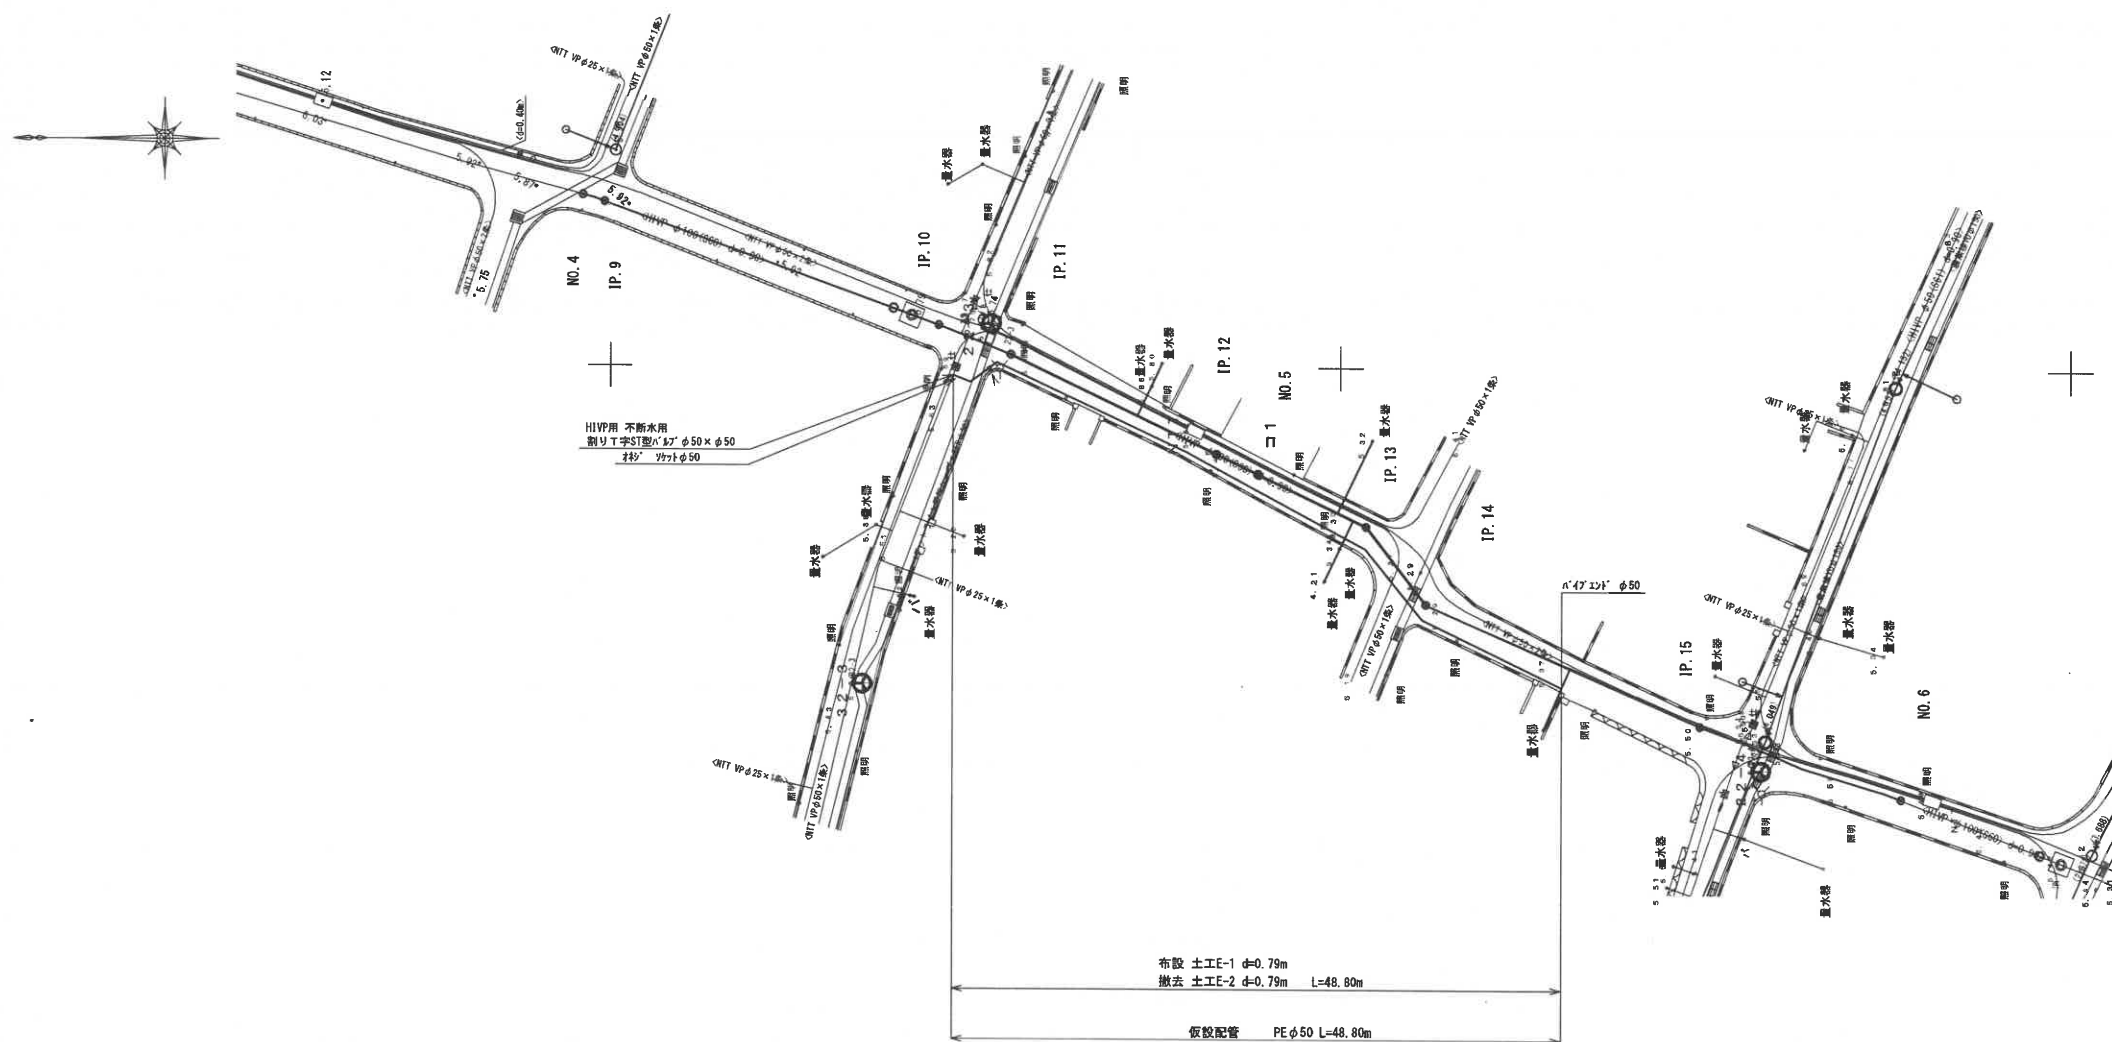


給水管数量表(1箇所当たり)

給水管材			
PE用 90°分水器 φ50 Xφ20	PE ノー用 エボリヤット φ20	PE 塩ビ管用 ヲット φ20	二層式 塩ビ管 φ20
1	1	1	箇所当り延長

位置図



波名喜村配水管路				
布設工事実施設計業務委託				
位置	波名喜村波名喜地区内			
図種	仮設配管図(5号線 1/2)			
縮尺	図示			
図番号	32 葉中 24			
村長	副村長	担当課長	課員	
沖縄県波名喜村				

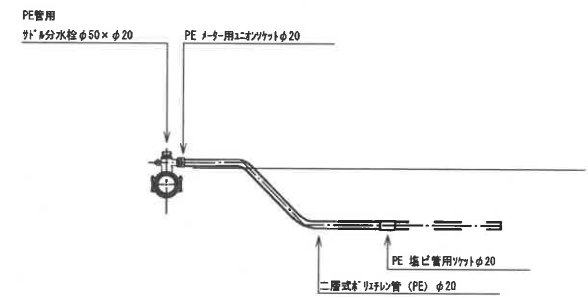


給水管数量表 (1箇所当たり)

給水材料			
PE用 φ50 Xφ20	PEノーマル用 ユニオナット φ20	PE継ぎ管用 ユニオナット φ20	二層式 φ20 PEリシフト管
1	1	1	箇所当り延長

仮設配管図 (5号線 2/2)


S=1:250

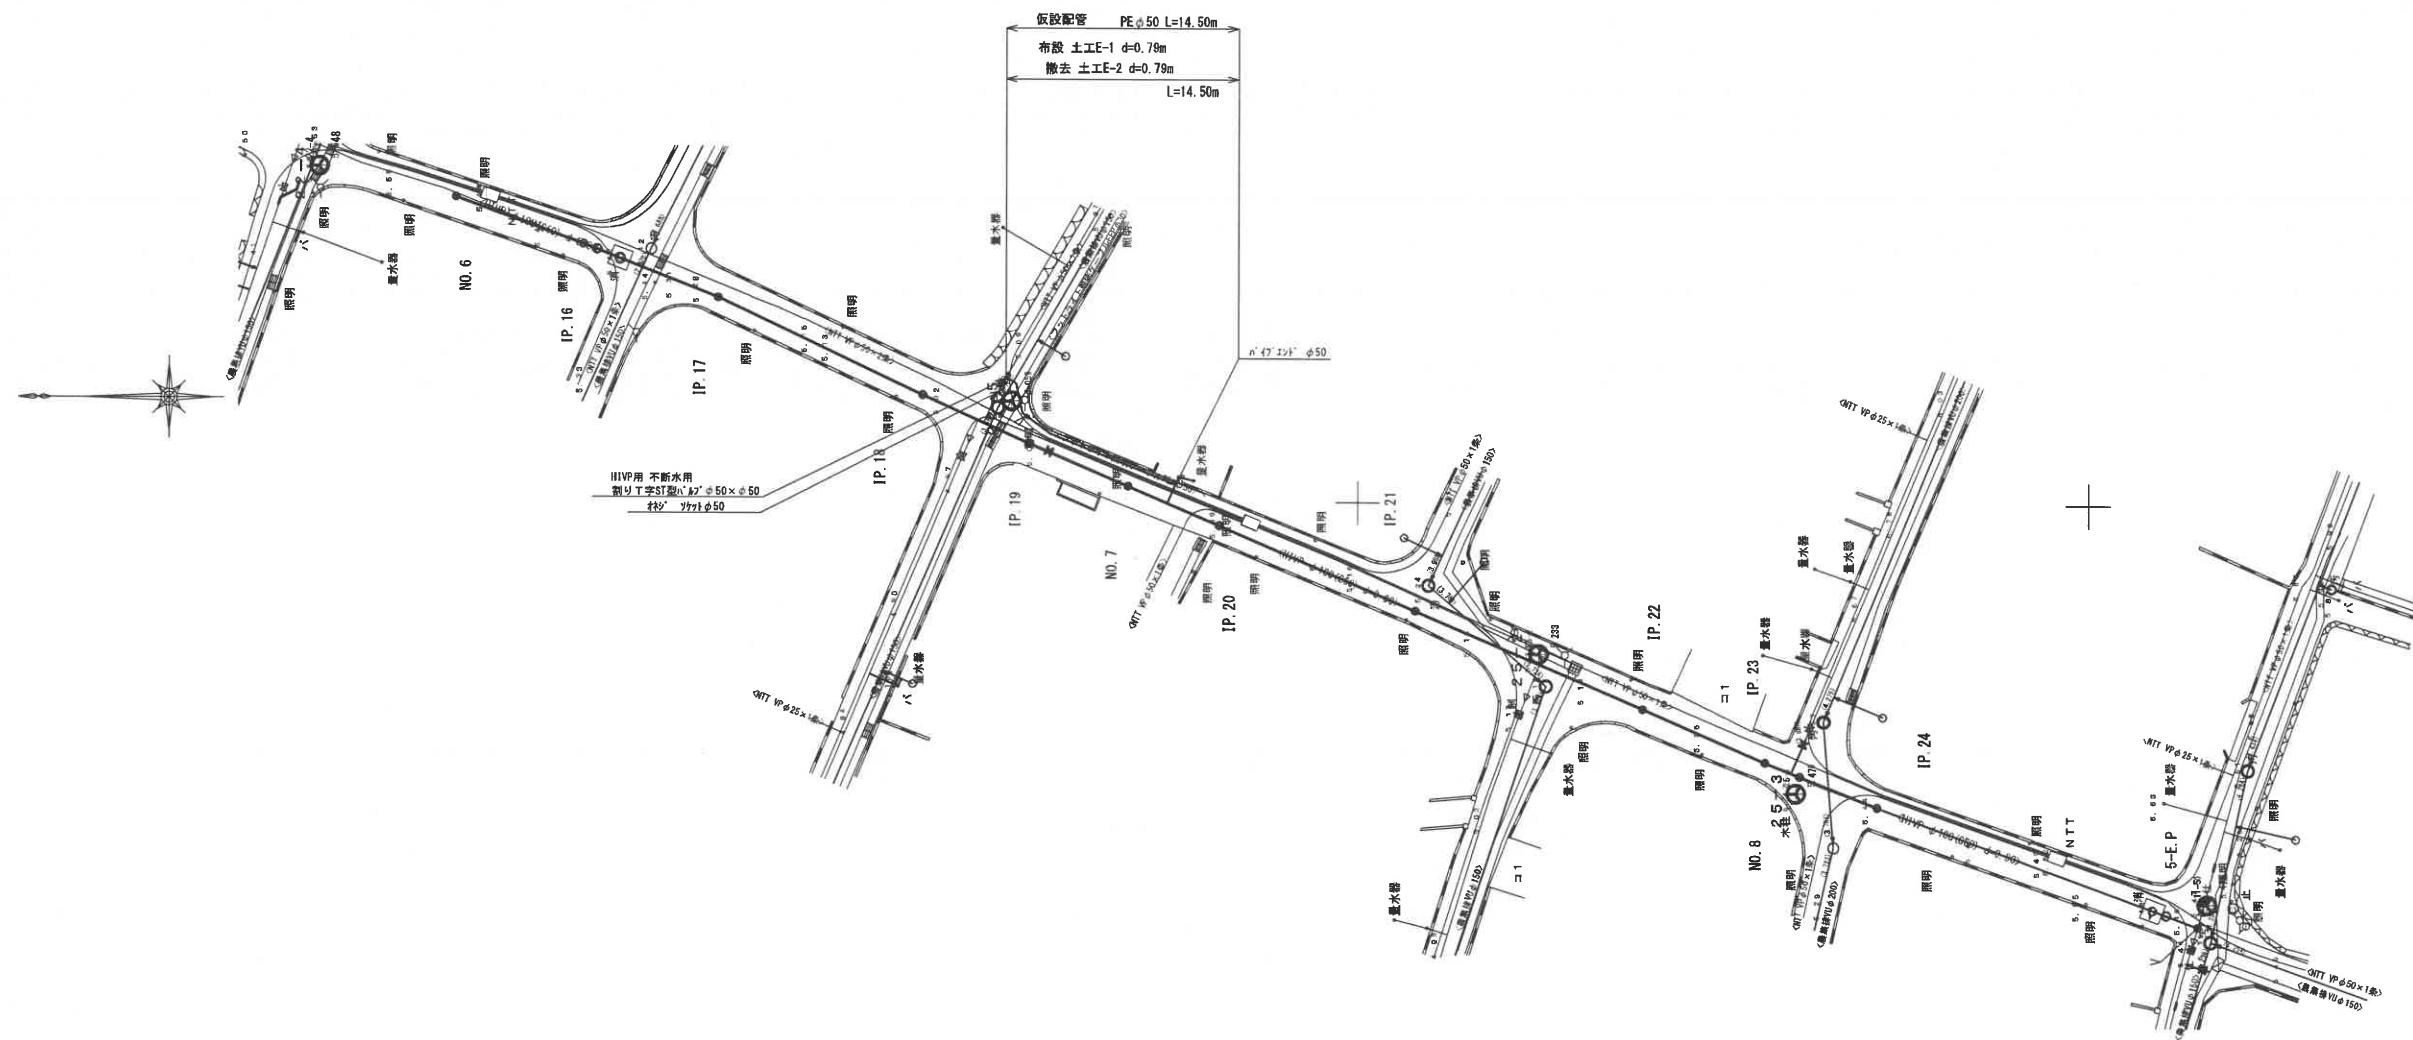

位置図



波名喜村配水管路			
布設管工事実施設計業務委託			
位置	波名喜村波名喜地区内		
図種	仮設配管図(5号線 2/2)		
縮尺	図示		
図面番号	32 葉中 25		
村長	副村長	担当課長	課員
沖縄県波名喜村			

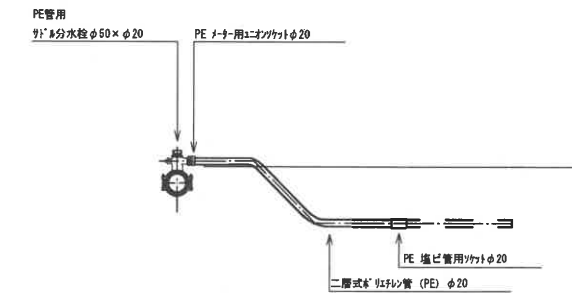


給水管数量表(1箇所当たり)

給水管材料			
PE用 別付分水栓 φ50 Xφ20	PEノリ用 エポキシ剤 φ20	PE塩ビ管 用ワット φ20	二層式 塩ビ管 φ20
1	1	1	箇所当り延長

仮設配管図(15号線 1/2)


S=1:250

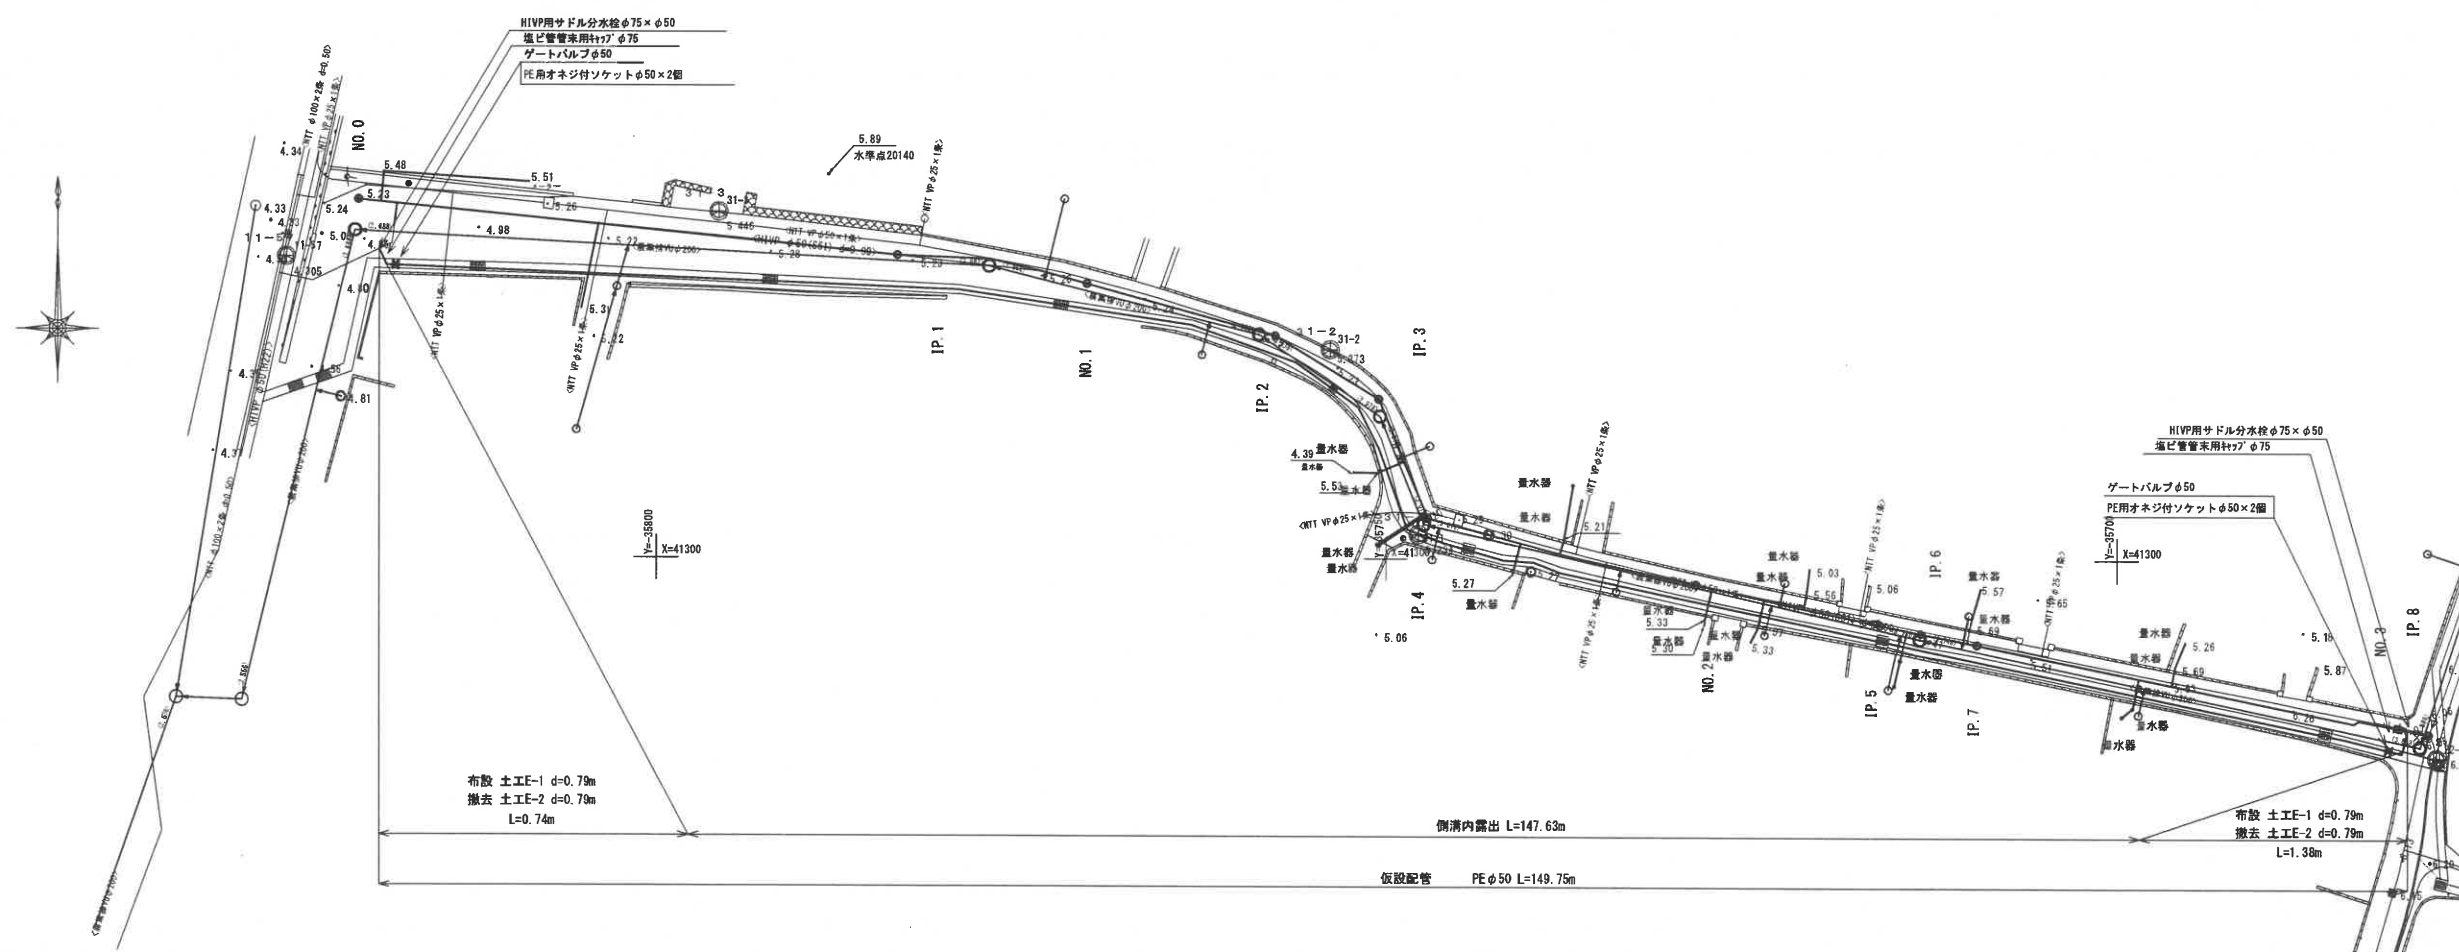

位置図



波名喜村配水管路			
布設型工事実施設計業務委託			
位置	波名喜村波名喜地区内		
図種	仮設配管図(15号線 1/2)		
縮尺	図示		
図面番号	32 葉中 26		
村長	副村長	担当課長	課員
沖縄県波名喜村			

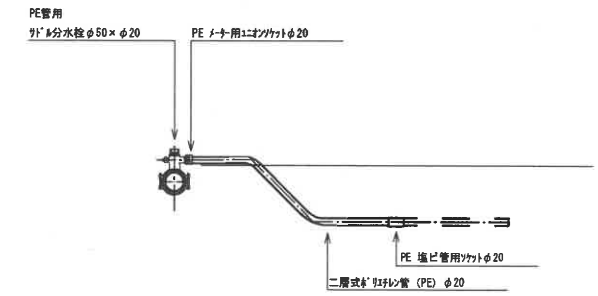


給水管数量表(1箇所当たり)

給水材料			
PE用 付分水栓 φ50 Xφ20	PEメーター用 エネツケット φ20	PE塩ビ管用 ツケット φ20	二層式 ポリエチレン管 φ20
1	1	1	箇所当り延長

仮設配管図(15号線 2/2)

S=1:250

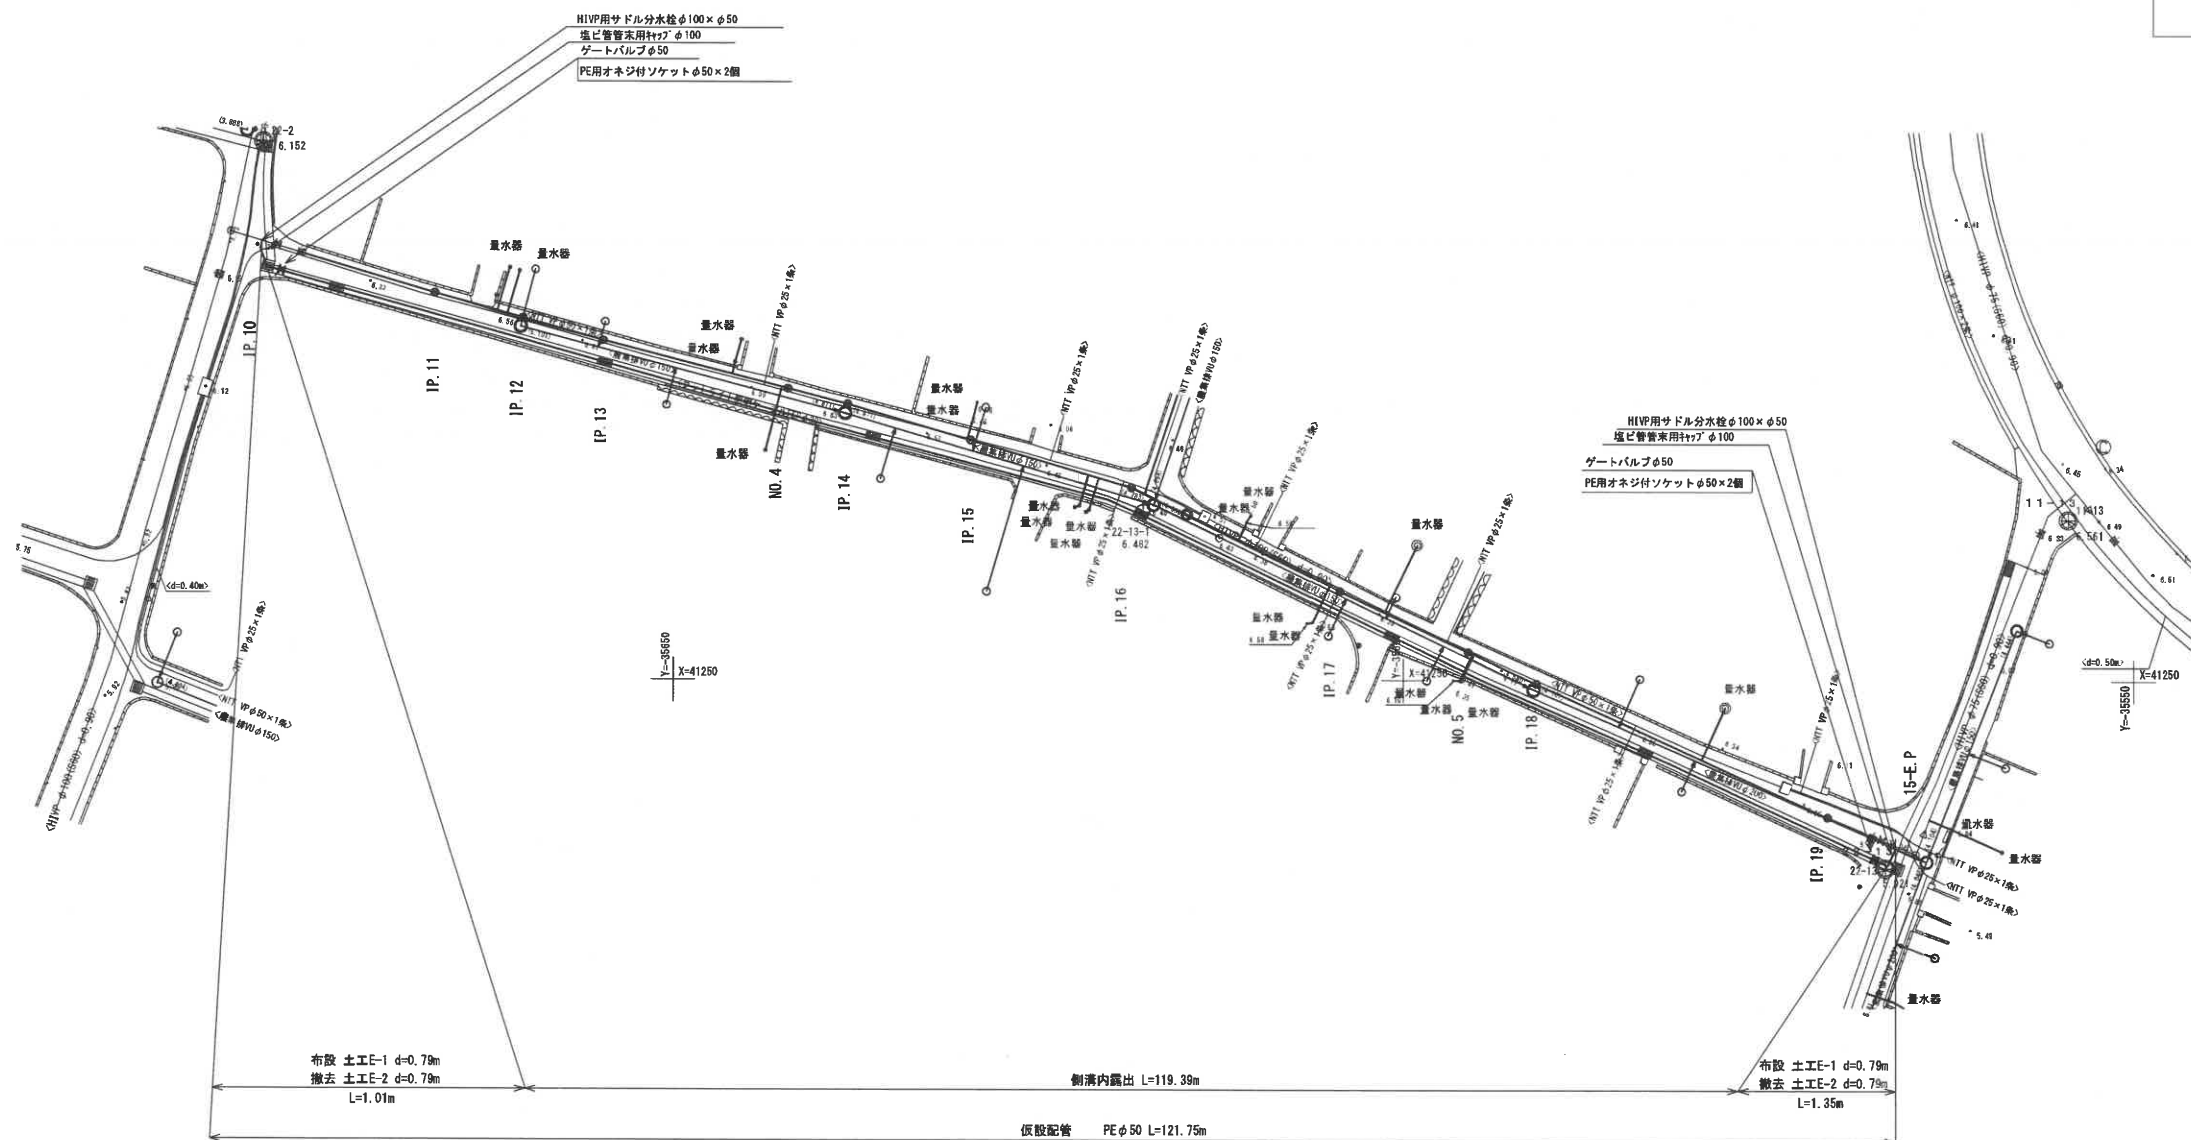


位置図



波名喜村配水管路			
布設管工事実施設計業務委託			
位置	波名喜村波名喜地区内		
図種	仮設配管図(15号線 2/2)		
縮尺	図示		
図面番号	32 業中 27		
村長	副村長	担当課長	課員
沖縄県波名喜村			

仮設給水標準図

S=NON

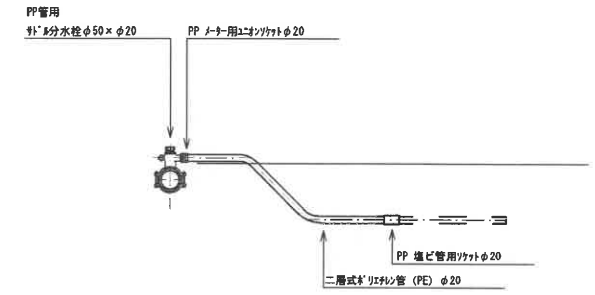

給水管数量表(1箇所当たり)




給水管材			
PP用 付分分水栓 φ50 X φ20	PP ノーナー用 ユニオンソケット φ20	PP 塩ビ管用 ソケット φ20	二層式 ポリプロピレン管 φ20
1	1	1	平均2.00m

仮設配管平面図(27号線B)

S=1:250



凡例

	ソフトシール仕切弁
	地下式消火栓
	空気弁

位置図



波名喜村配水管路				
布設工専実施設計業務委託				
位置	波名喜村波名喜地区内			
図種	仮設配管平面図(27号線B)			
縮尺	図示			
図面番号	32 葉中 28			
村長	副村長	担当課長	課員	
沖縄県波名喜村				