


給水管数量表 (1箇所当たり)

給水管材			
PP用 計付分水栓 φ50 X φ20	PPメーター用 ユニオンナット φ20	PP 塩ビ管用 ナット φ20	二層式 塩ビ管 φ20
1	1	1	平均2.00m

仮設配管平面図 (27号線D2)

S=1:250

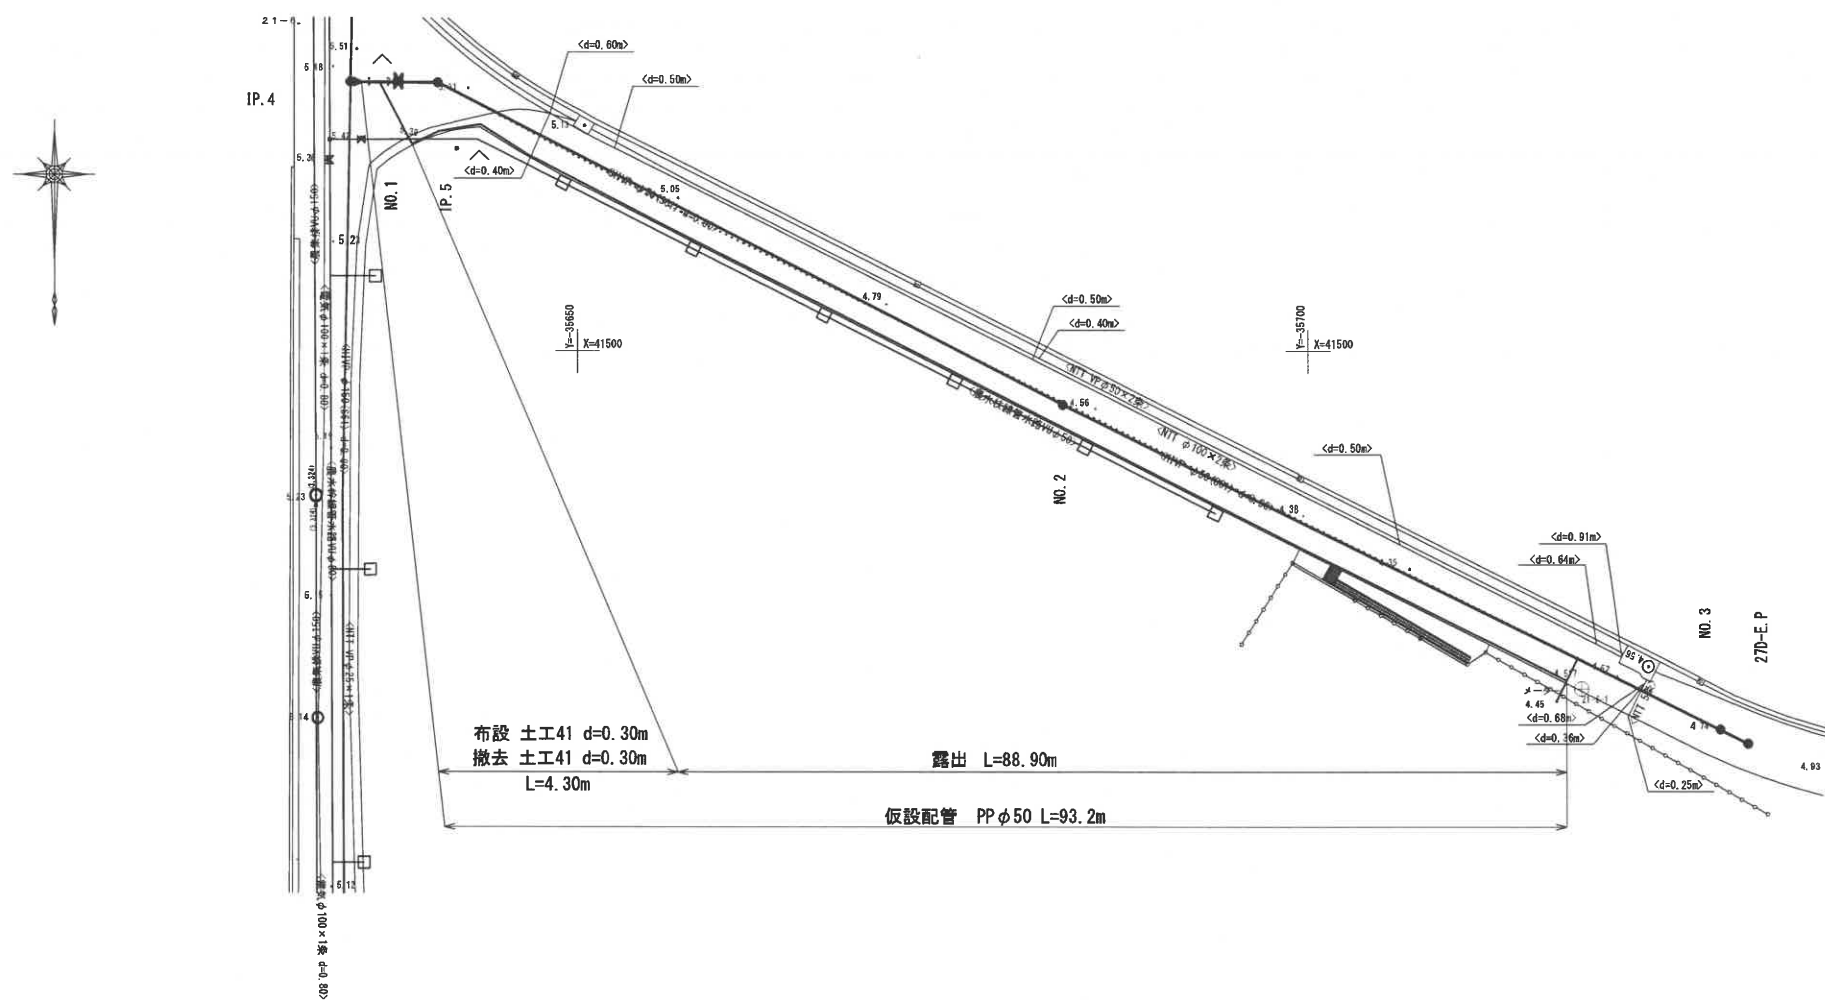

凡例

	ソフトシール仕切弁
	地下式消火栓
	空気弁

位置図



波名喜村配水管路 布設管工事実施設計業務委託			
位置	波名喜村波名喜地区内		
図種	仮設配管平面図 (27号線D2)		
縮尺	図示		
図面番号	32 葉中 29		
村長	副村長	担当課長	課員
沖縄県波名喜村			


弁室標準図

S=1:10


仕切弁篋 (φ50~φ150)

(浅層埋設対応型ねじ式)


d=0.60~0.70mの場合

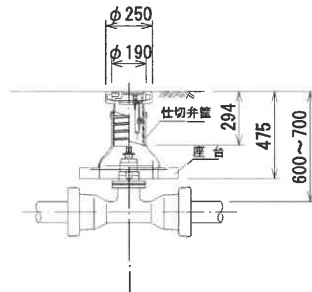

d=0.90mの場合

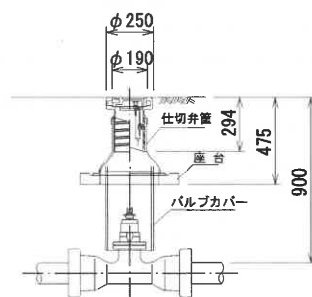


d=1.20mの場合

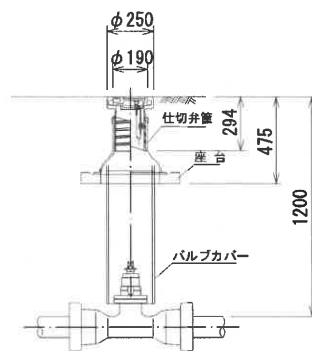


消火栓室 (φ50~φ150)


d=0.60mの場合

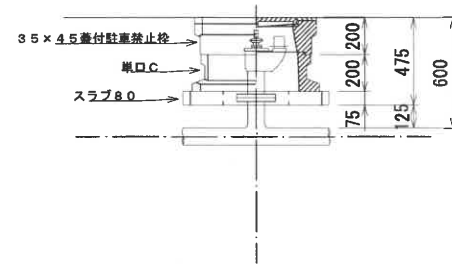

d=0.90mの場合

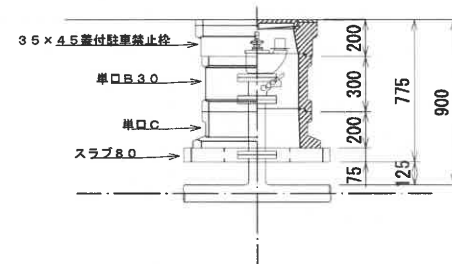


d=1.20mの場合

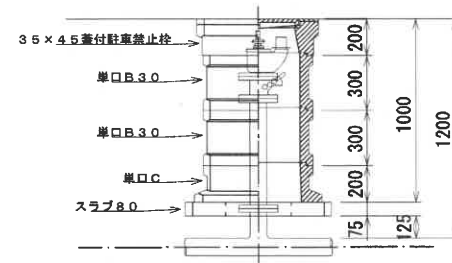


給水標準図

S=NON

断面図

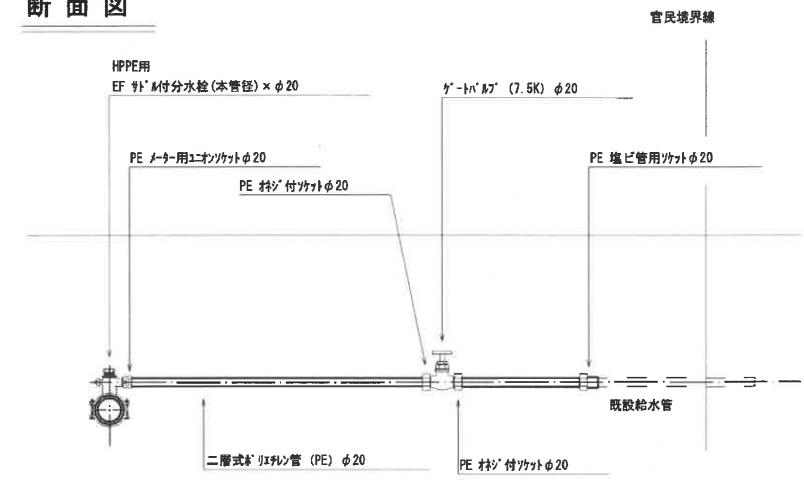

平面概要図

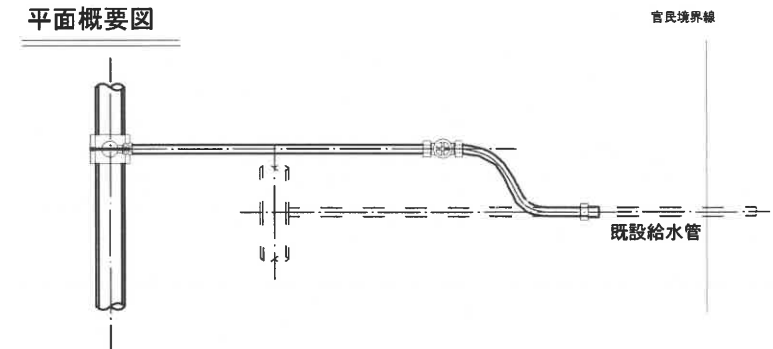

給水管数量表 (1箇所当たり)


給水管数量表									
HPPE用 EF付分水栓		φ75 Xφ20	φ100 Xφ20	φ150 Xφ20	φ20	φ20	φ20	φ20	φ20
φ50	φ20								
1	1	1	1	1	1	1	1	1	1
本管径に応じ1箇所につき1個									

波名喜村配水管路				
市設管工事実施設計業務委託				
位置	波名喜村波名喜地区内			
図種	弁室・給水標準図			
縮尺	図示			
図面番号	32 葉中 30			
村長	副村長	担当課長	課長	課員
沖縄県波名喜村				

ドレン管標準図

S=NON

断面図

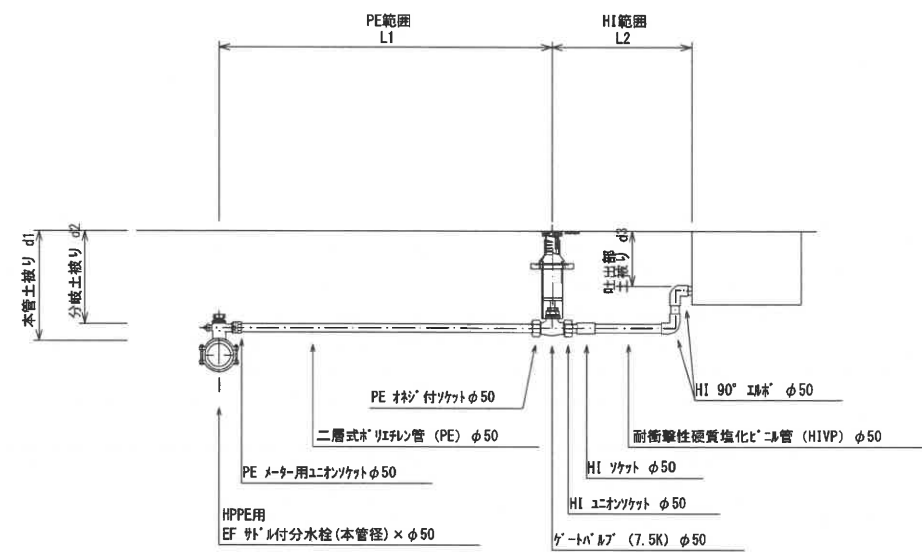

ドレン数量表(1箇所当たり)


番号	分岐位置	本管径	本管土被り d1	分岐土被り d2	吐出部土被り d3	PE範囲 延長L1	HI範囲 延長L2	土工No	ゲ-トノ分枝栓		PEメ-タ-用 ユニオンソケット φ50	PE分岐ソケット φ50	ゲ-トノ (10K) φ50	仕切弁きよ φ50	HI ユニオンソケット φ50	HI ソケット φ50	HI 90°エルボ φ50
									φ150 × φ50	φ50 × φ50							
①	西ノ底1号線 No. 2+45.00	φ150	0.60	0.49	0.30	1.00	0.30	13	1		1	1	1	1	1	1	2

平成30年度波名喜村配水管路布設工事				
位置	波名喜村波名喜地区内			
図種	ドレン管標準図			
縮尺	図示			
図面番号	32 葉中 31			
村長	副村長	担当課長	課員	
沖縄県波名喜村				


土工標準図

S=1:25


1 本設 (Co舗装) H=1.20m

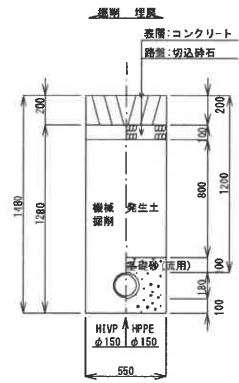


2 本設 (Co舗装) H=0.90m

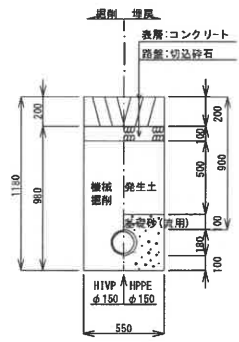


3 本設 (Co舗装) H=0.60m

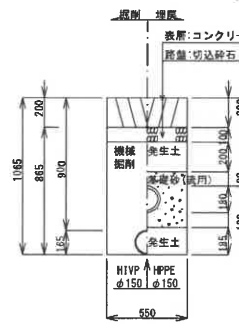


4 本設 (Co舗装) H=1.20m

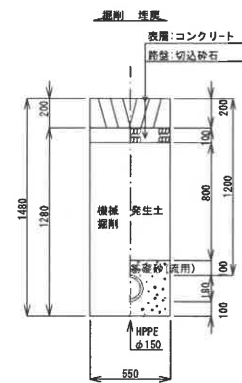


5 本設 (Co舗装) H=0.90m

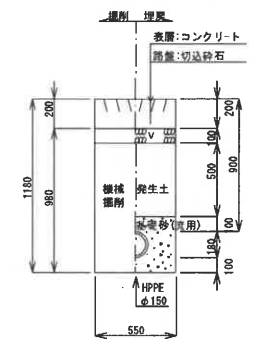


6 本設 (Co舗装) H=0.60m

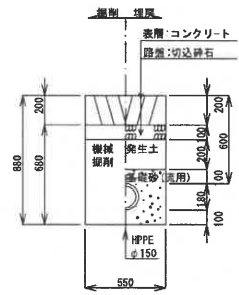


7 本設 (未舗装) H=1.20m

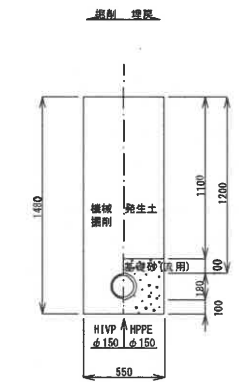


8 本設 (未舗装) H=0.90m

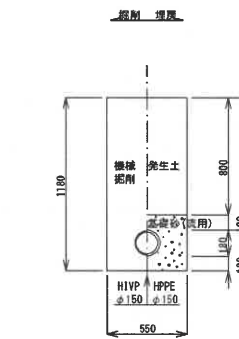


9 本設 (未舗装) H=0.60m

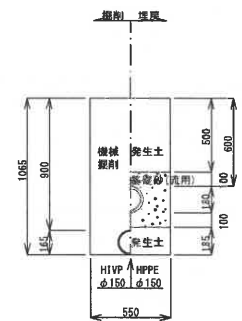


11 本設 (未舗装) H=0.60m

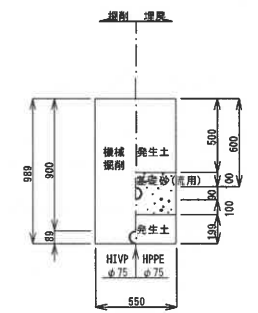


13 ドレン設置 (Co舗装) H=0.49m

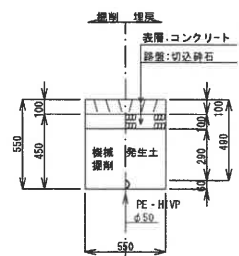


38 仮設 (未舗装) H=0.79m

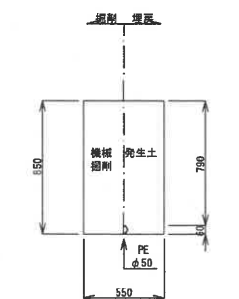

40 仮設給水 (未舗装) H=0.30m

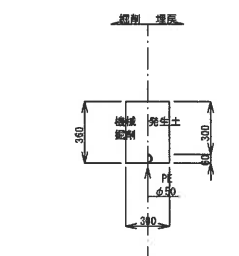

41 仮設給水 (舗装) H=0.30m

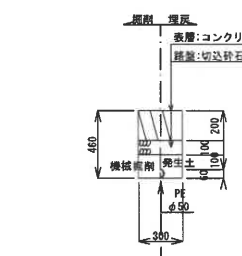

平成30年度渡名喜村配水管路布設工事				
位 置	渡名喜村渡名喜地区内			
図 種	土工標準図			
縮 尺	図示			
図面番号	32 葉中 32			
村 長	副 村 長	担 当 課 長	課 員	
沖 縄 県 渡 名 喜 村				